



Żeromskiego 1

Żeromskiego 3

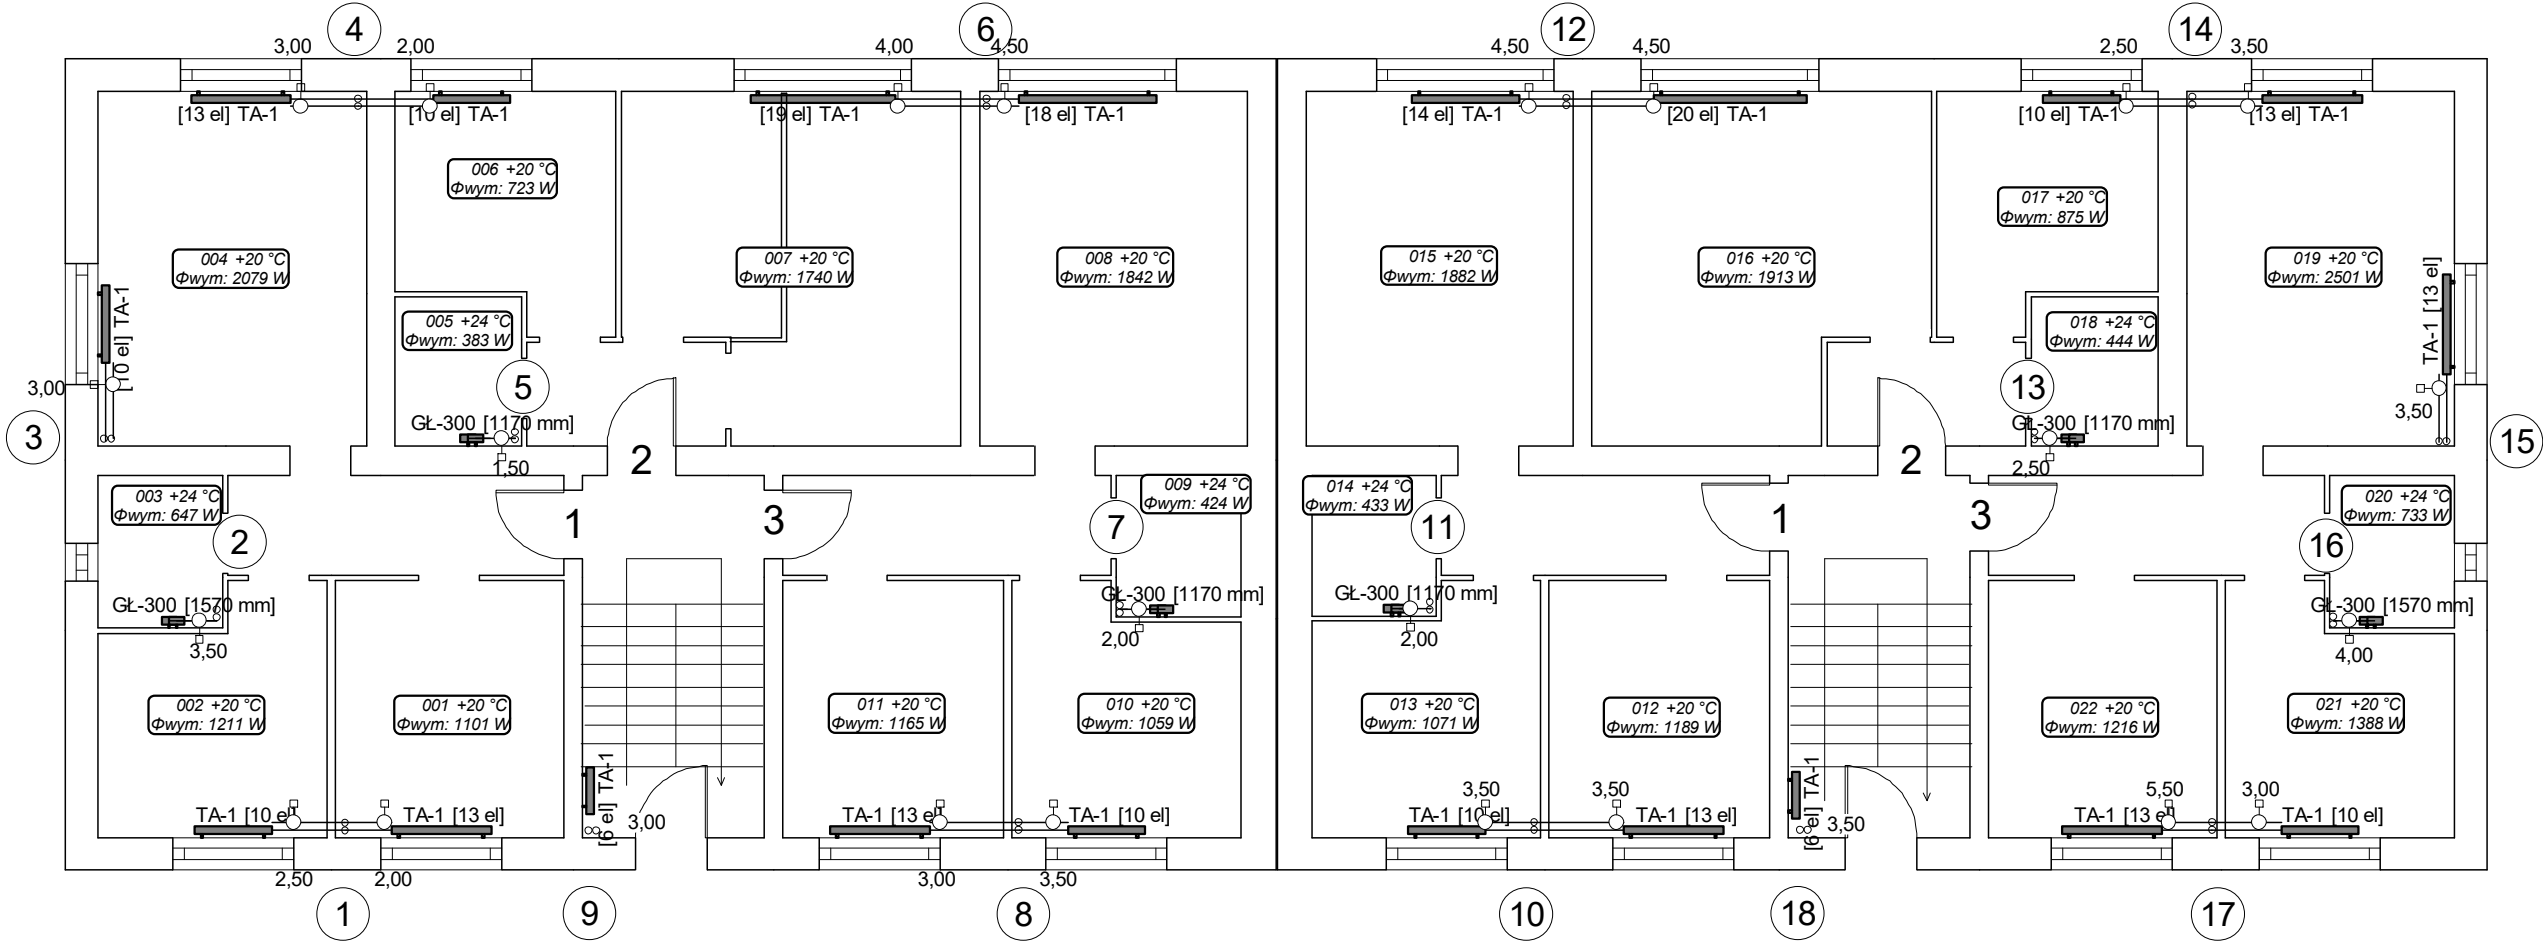

INSTALSYSTEM Magdalena Żydzik		
ul. Ślaska 16, 44-105 Gliwice, tel. 503-107-104		
Temat	Projekt remontu instalacji c.o. w budynku przy ul. Żeromskiego 1-3 w Jastrzębiu Zdroju	Faza PW
Tytuł rys.	Rzut parteru	Data 07-2023
Inwestor	Wspólnota mieszkaniowa budynku prz ul. Żeromskiego 1-3 w Jastrzębiu Zdroju	Skala 1:100
Opracowała	Alicja Domka	Nr rys. 02
Projektowała	mgr inż. Magdalena Żydzik upr. bud. nr SLK/5351/POOS/14	

Żeromskiego 3

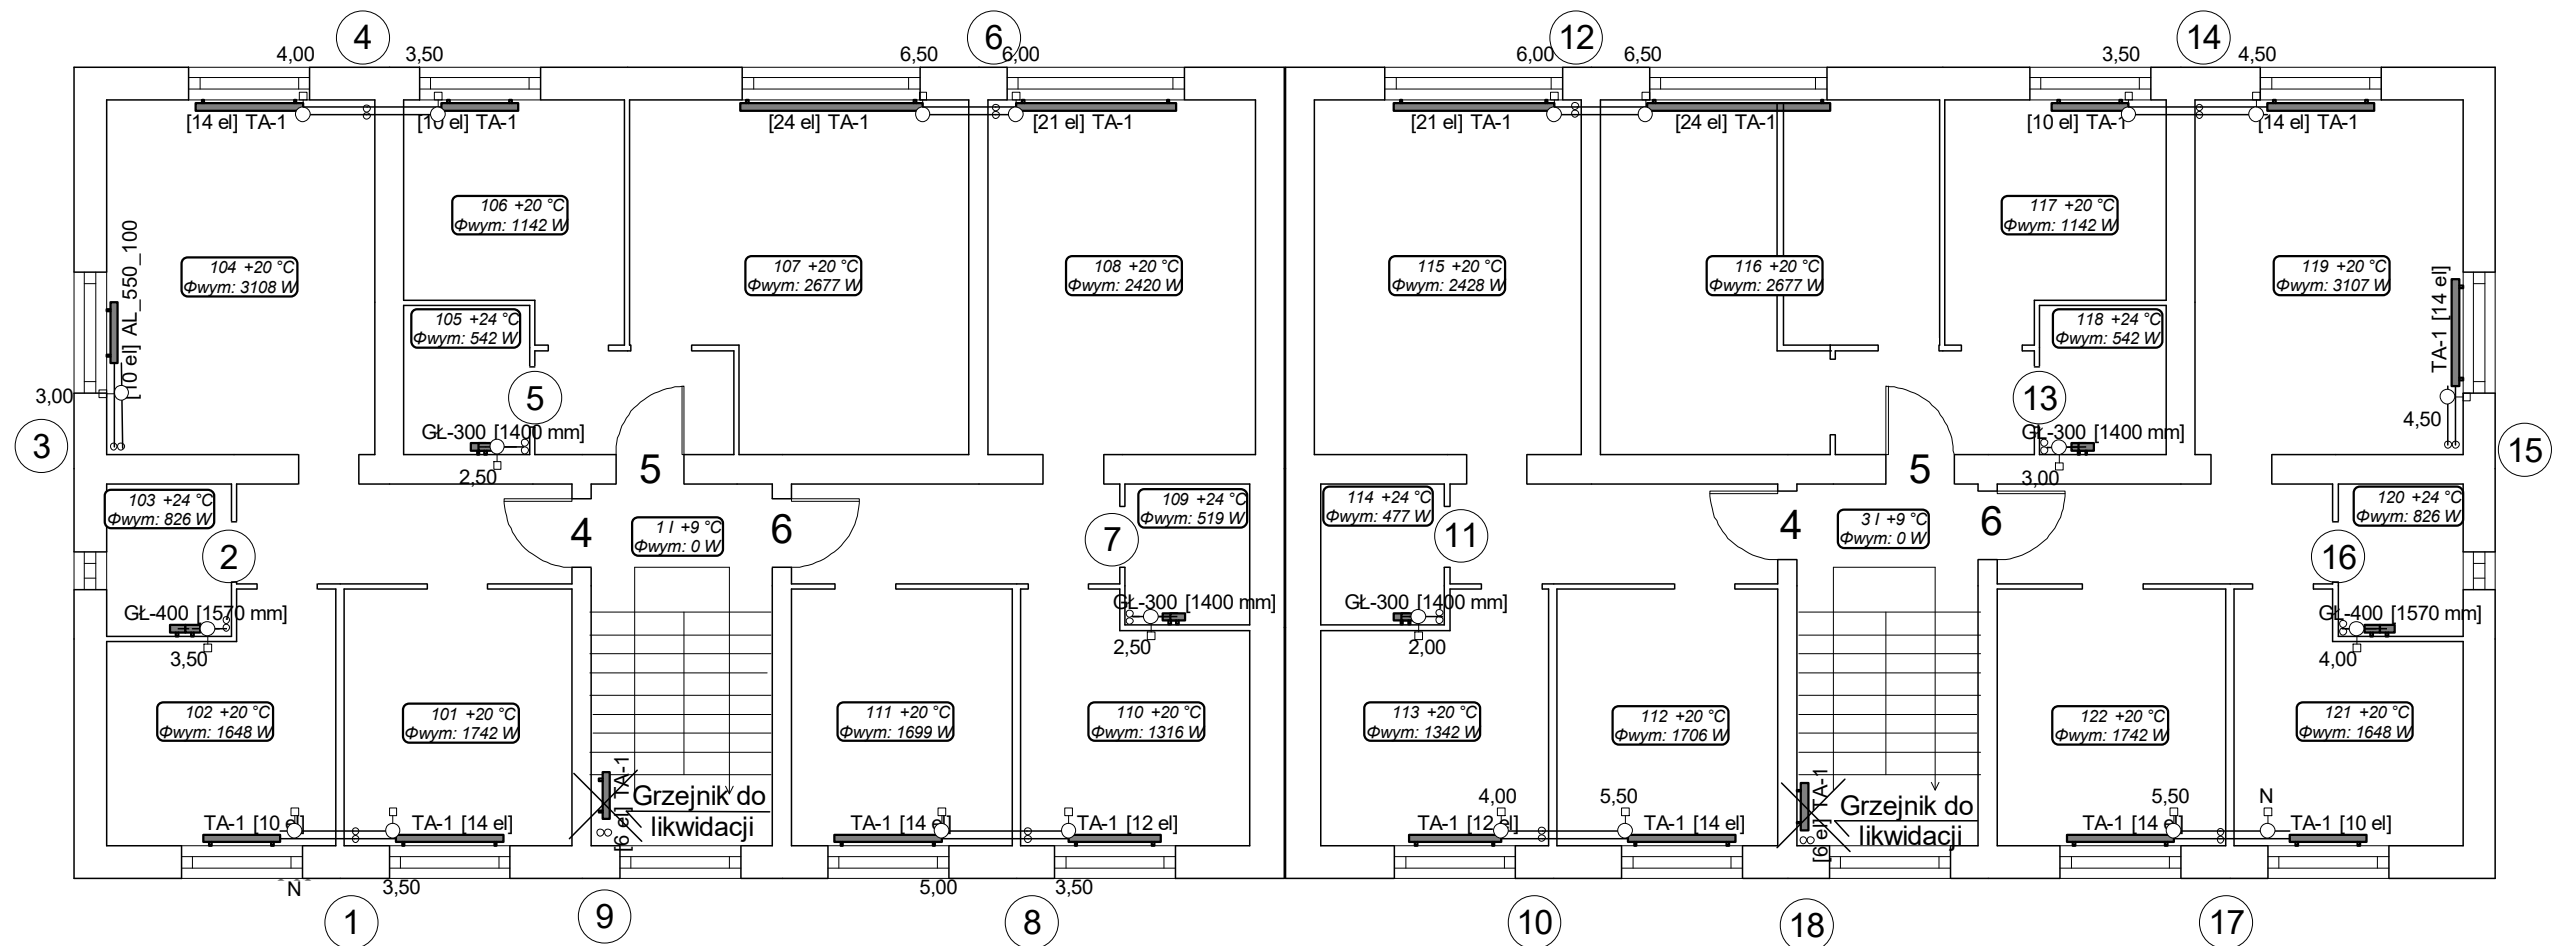


INSTALSYSTEM Magdalena Żydzik ul. Ślaska 16, 44-105 Gliwice, tel. 503-107-104		
Temat	Projekt remontu instalacji c.o. w budynku przy ul. Żeromskiego 1-3 w Jastrzębiu Zdroju	Faza PW
Tytuł rys.	Rzut I pietra	Data 07-2023
Inwestor	Wspólnota mieszkaniowa budynku prz ul. Żeromskiego 1-3 w Jastrzębiu Zdroju	Skala 1:100
Opracowała	Podpis	Nr rys. 03
Alicja Domka	Podpis	
Projektowała	mgr inż. Magdalena Żydzik upr. bud. nr SLK/5351/POOS/14	

Instal-therm HCR V4.A0. Projekt: Żeromskiego 1-3.isb', ark.robcoczy: 'Rozwinięcie', skala: 1 : 100, strona: 1:1 (1)

Żeromskiego 1


Żeromskiego 3

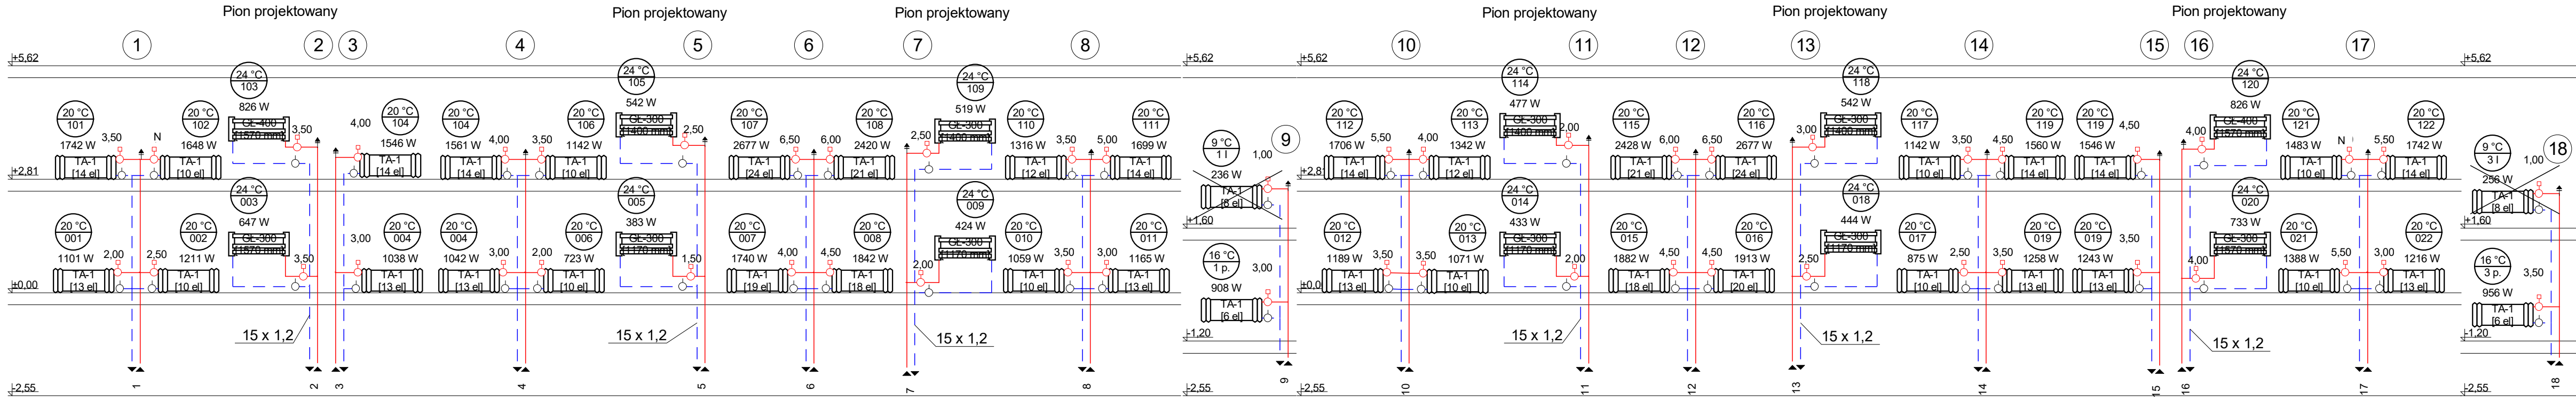

INSTALSYSTEM Magdalena Żydzik ul. Śląska 16, 44-105 Gliwice, tel. 503-107-104		
Temat	Projekt remontu instalacji c.o. w budynku przy ul. Kościuszki 8-10 w Jastrzębiu Zdroju	Faza PW
Tytuł rys.	Piony centralnego ogrzewania	Data 06-2023
Inwestor	Wspólnota mieszkaniowa budynku prz ul. Kościuszki 8-10 w Jastrzębiu Zdroju	Skala 1:100
Opracowała	Alicja Domka	Nr rys. 05
Projektowała	mgr inż. Magdalena Żydzik upr. bud. nr SLK/5351/POOS/14	

Żeromskiego 1

Żeromskiego 3

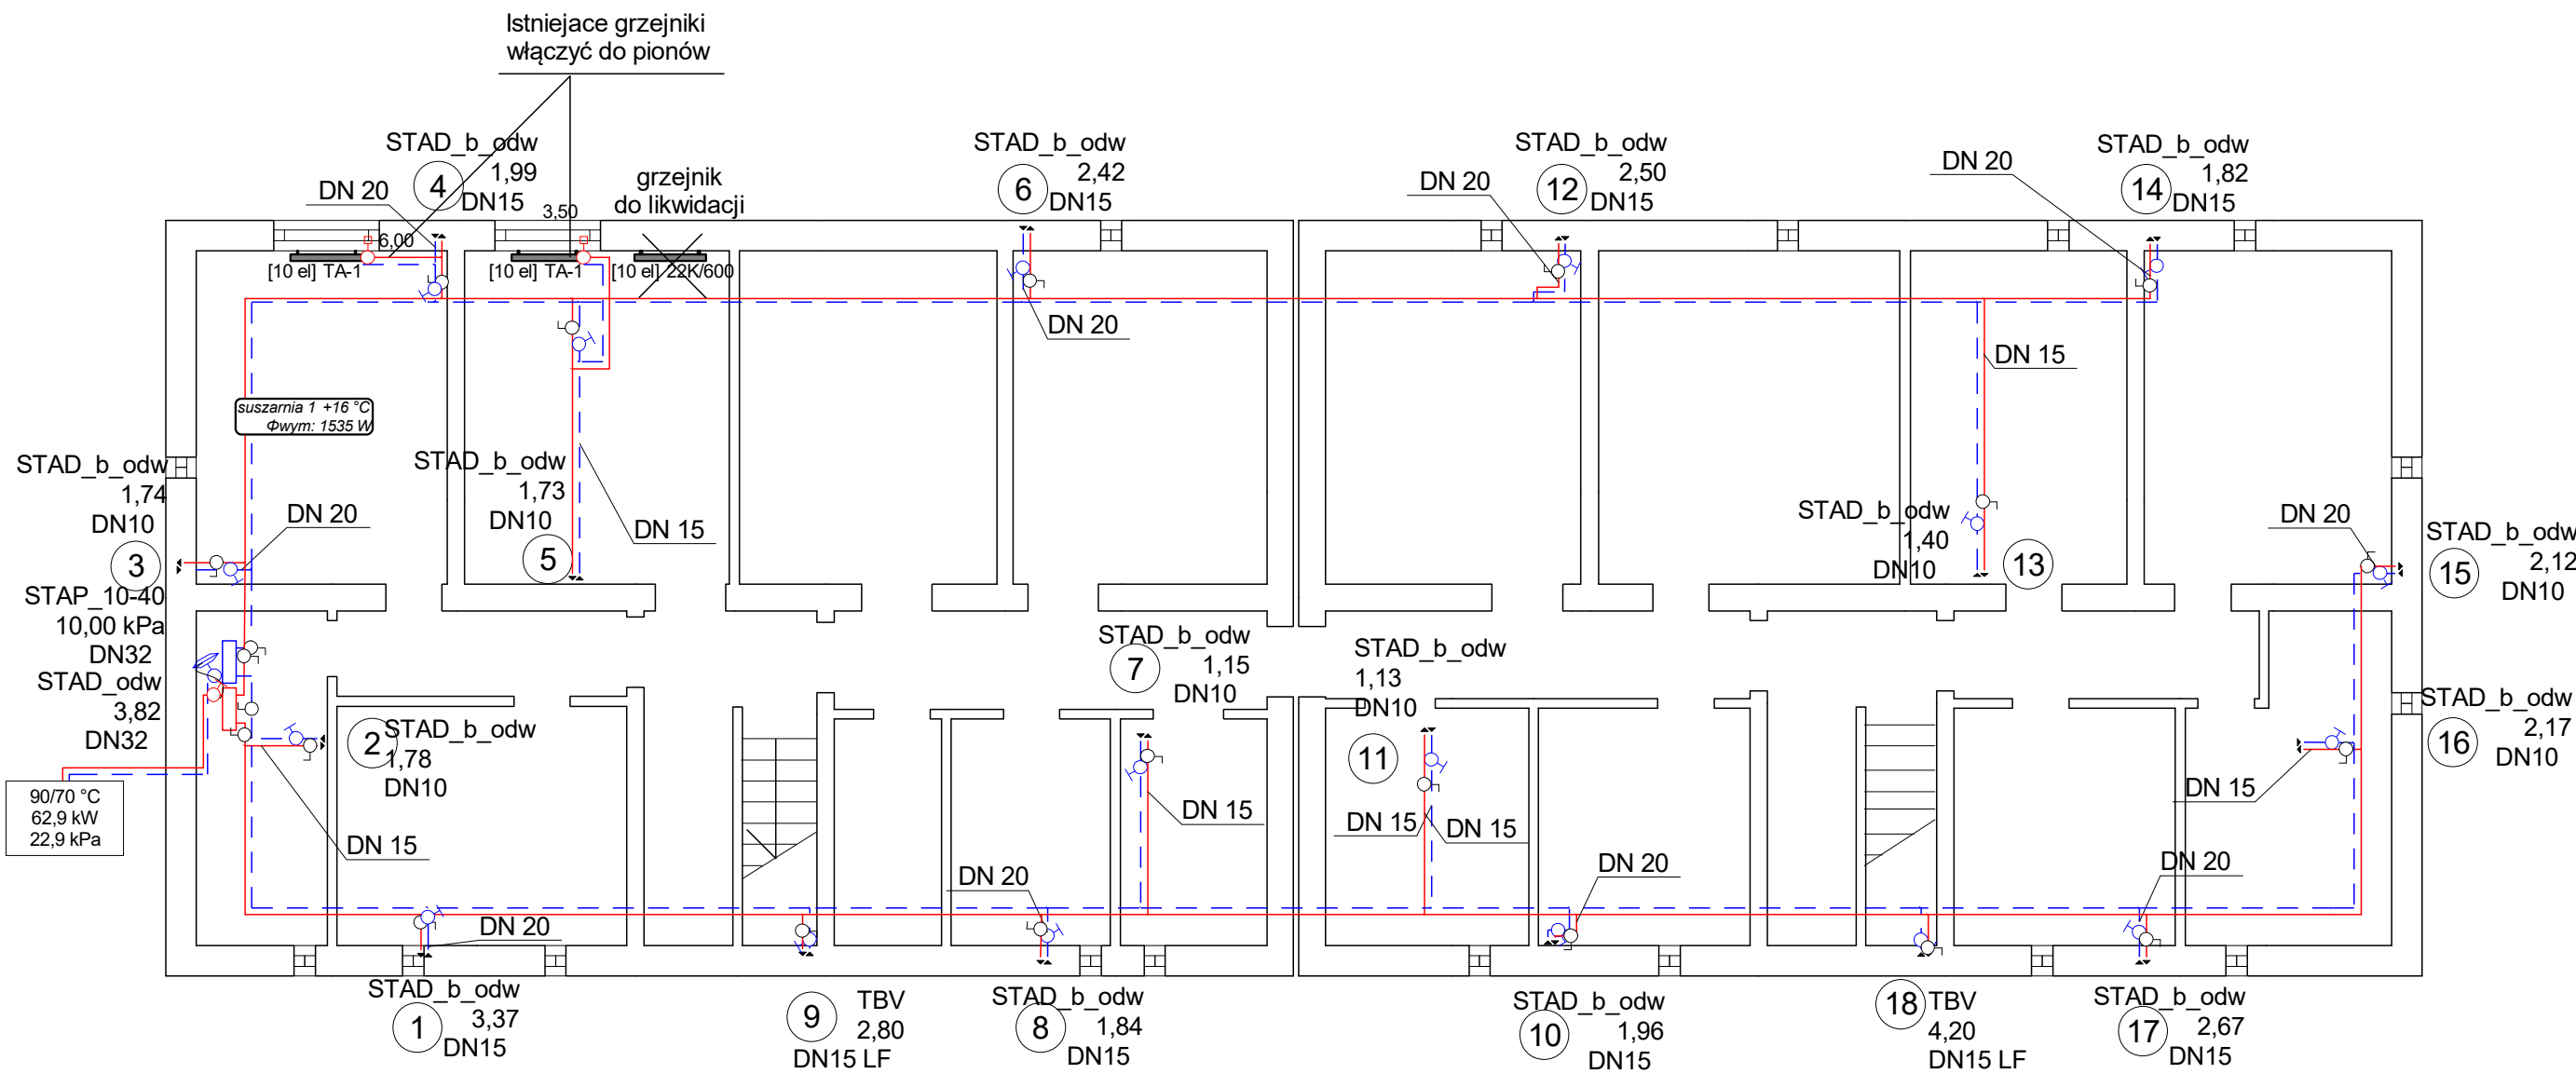

INSTALSYSTEM Magdalena Żydzik		
ul. Śląska 16, 44-105 Gliwice, tel. 503-107-104		
Temat	Projekt remontu instalacji c.o. w budynku przy ul. Żeromskiego 1-3 w Jastrzębiu Zdroju	Faza PW
Tytuł rys.	Rzut piwnic	Data 07-2023
Inwestor	Wspólnota mieszkaniowa budynku prz ul. Żeromskiego 1-3 w Jastrzębiu Zdroju	Skala 1:100
Opracowała	Alicja Domka	Nr rys. 01
Projektowała	mgr inż. Magdalena Żydzik upr. bud. nr SLK/5351/POOS/14	