




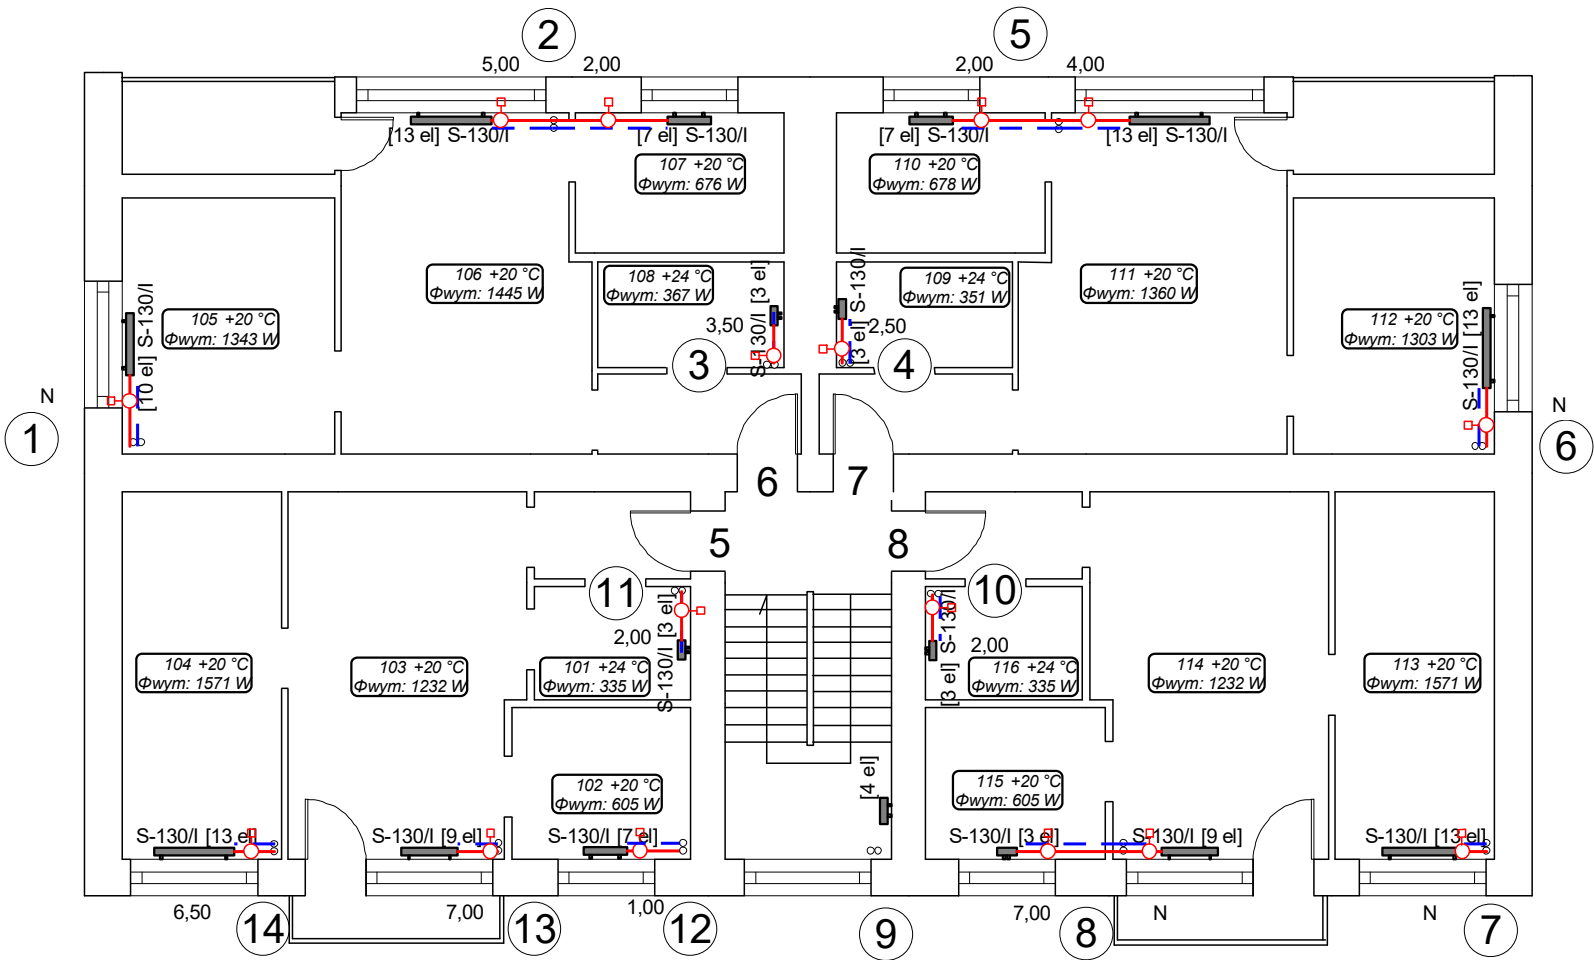

INSTALSYSTEM Magdalena Żydzik		
ul. Śląska 16, 44-105 Gliwice, tel. 503-107-104		
Temat	Projekt remontu instalacji c.o. w budynku przy ul. Piastów 1 w Jastrzębiu Zdroju	Faza PW
Tytuł rys.	Rzut I piętra	Data 08-2023
Inwestor	Wspólnota mieszkaniowa budynku przy ul. Piastów 1 w Jastrzębiu Zdroju	Skala 1:100
Opracowała	Alicja Domka	Nr rys. 03
Projektowała	mgr inż. Magdalena Żydzik upr. bud. nr SLK/5351/POOS/14	

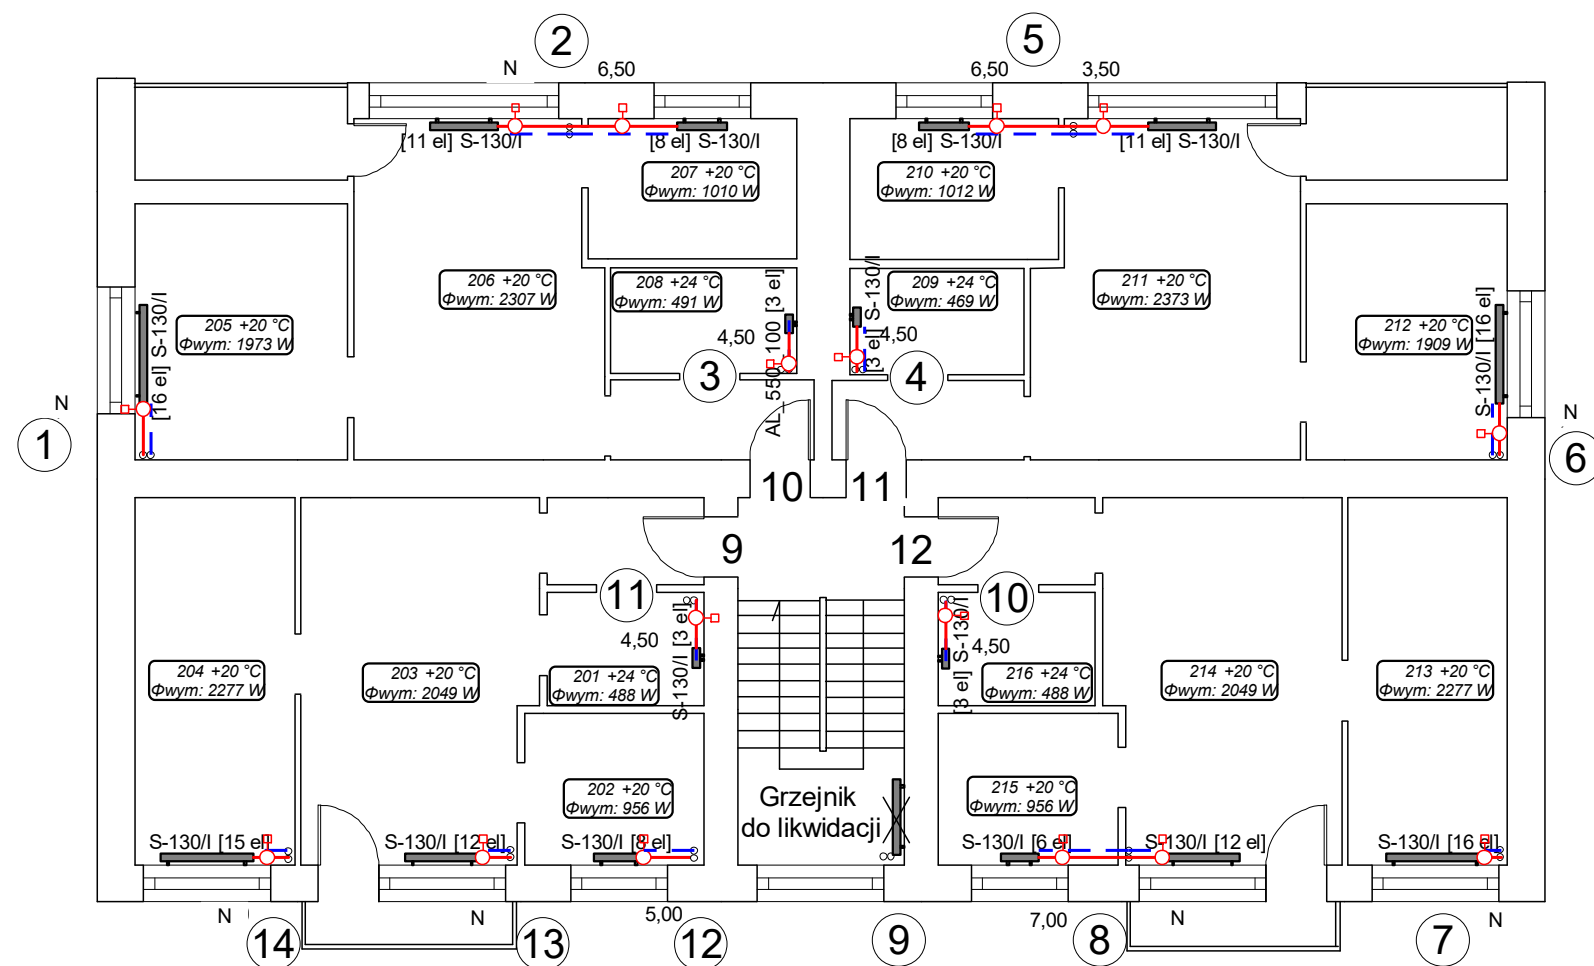

INSTALSYSTEM Magdalena Żydzik		
ul. Śląska 16, 44-105 Gliwice, tel. 503-107-104		
Temat	Projekt remontu instalacji c.o. w budynku przy ul. Piastów 1 w Jastrzębiu Zdroju	Faza PW
Tytuł rys.	Rzut II piętra	Data 08-2023
Inwestor	Wspólnota mieszkaniowa budynku przy ul. Piastów 1 w Jastrzębiu Zdroju	Skala 1:100
Opracowała	Alicja Domka	Nr rys. 04
Projektowała	mgr inż. Magdalena Żydzik upr. bud. nr SLK/5351/POOS/14	

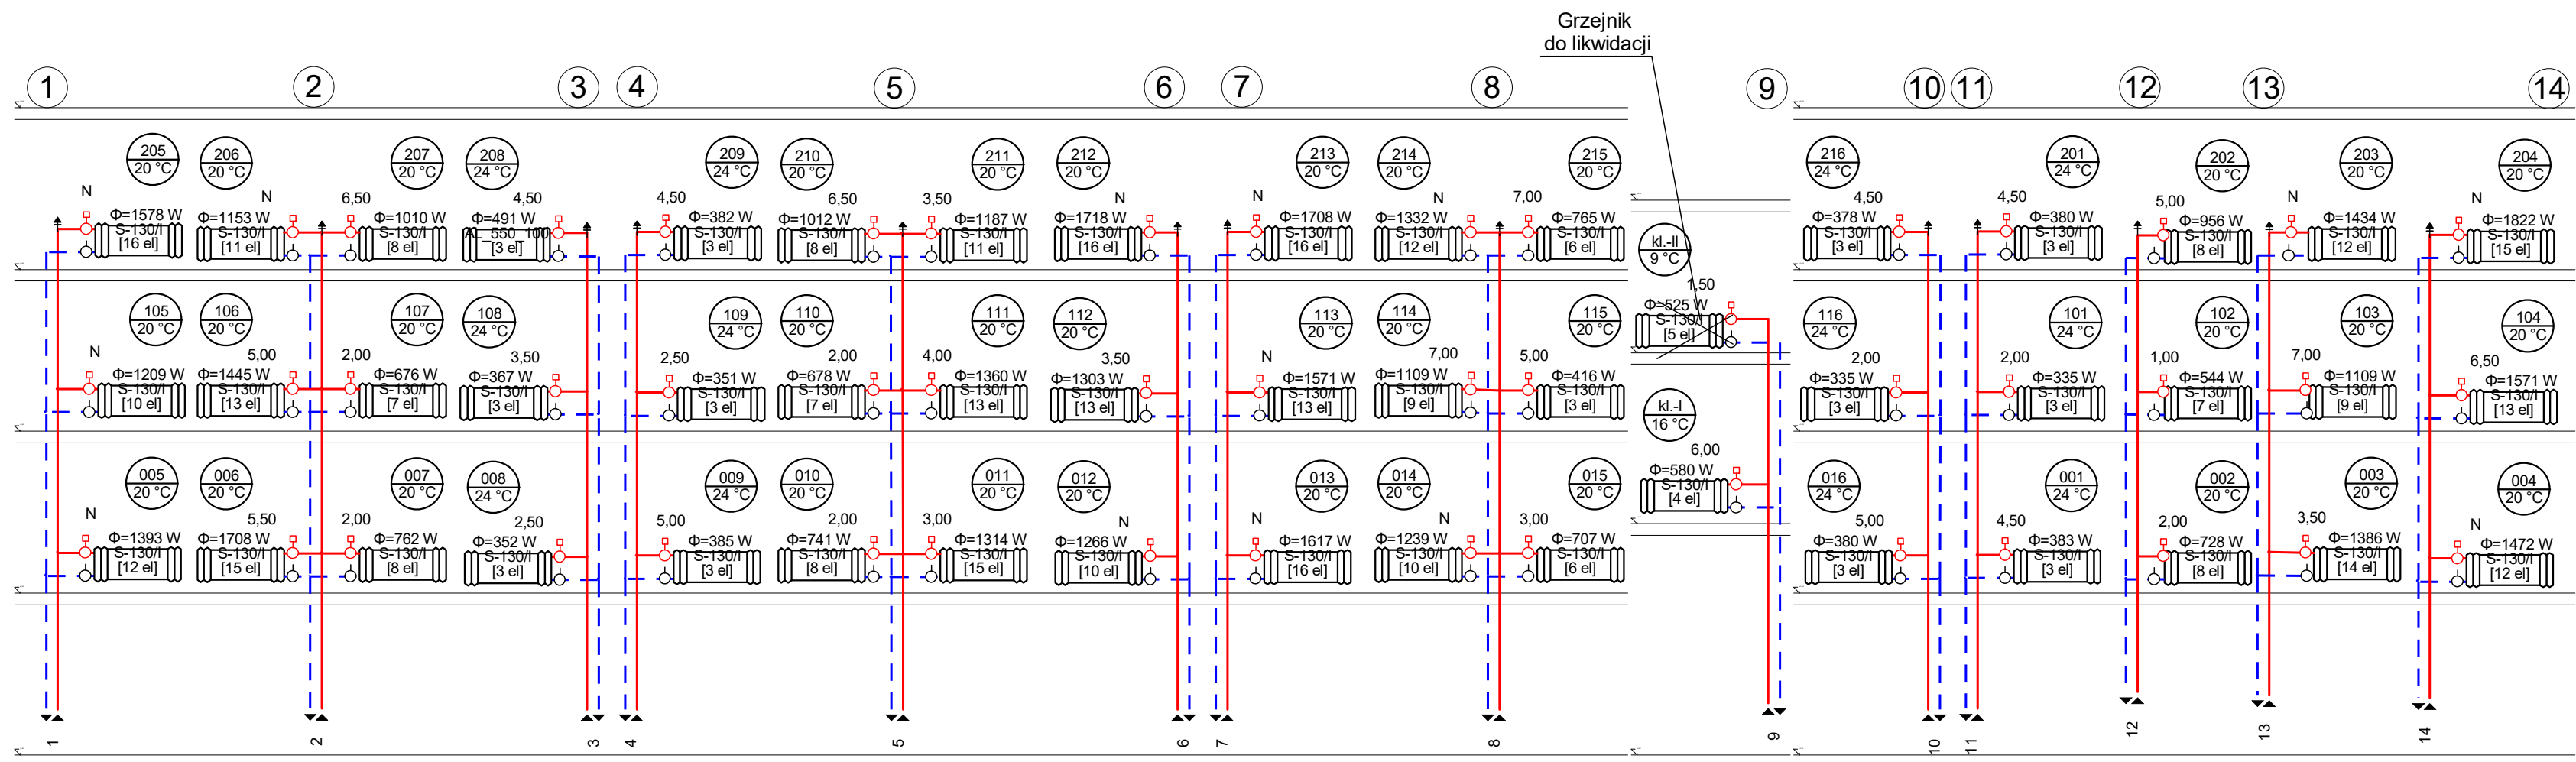

INSTALSYSTEM Magdalena Żydzik

ul. Śląska 16, 44-105 Gliwice, tel. 503-107-104

Temat Projekt remontu instalacji c.o. w budynku przy ul. Piastów 1 w Jastrzębiu Zdroju

Faza PW

Tytuł rys. Piony centralnego ogrzewania

Data 08-2023

Inwestor Wspólnota mieszkaniowa budynku przy ul. Piastów 1 w Jastrzębiu Zdroju


Skala 1:100

Opracowała Alicja Domka


Projektowała mgr inż. Magdalena Żydzik upr. bud. nr SLK/5351/POOS/14

Nr rys.

05

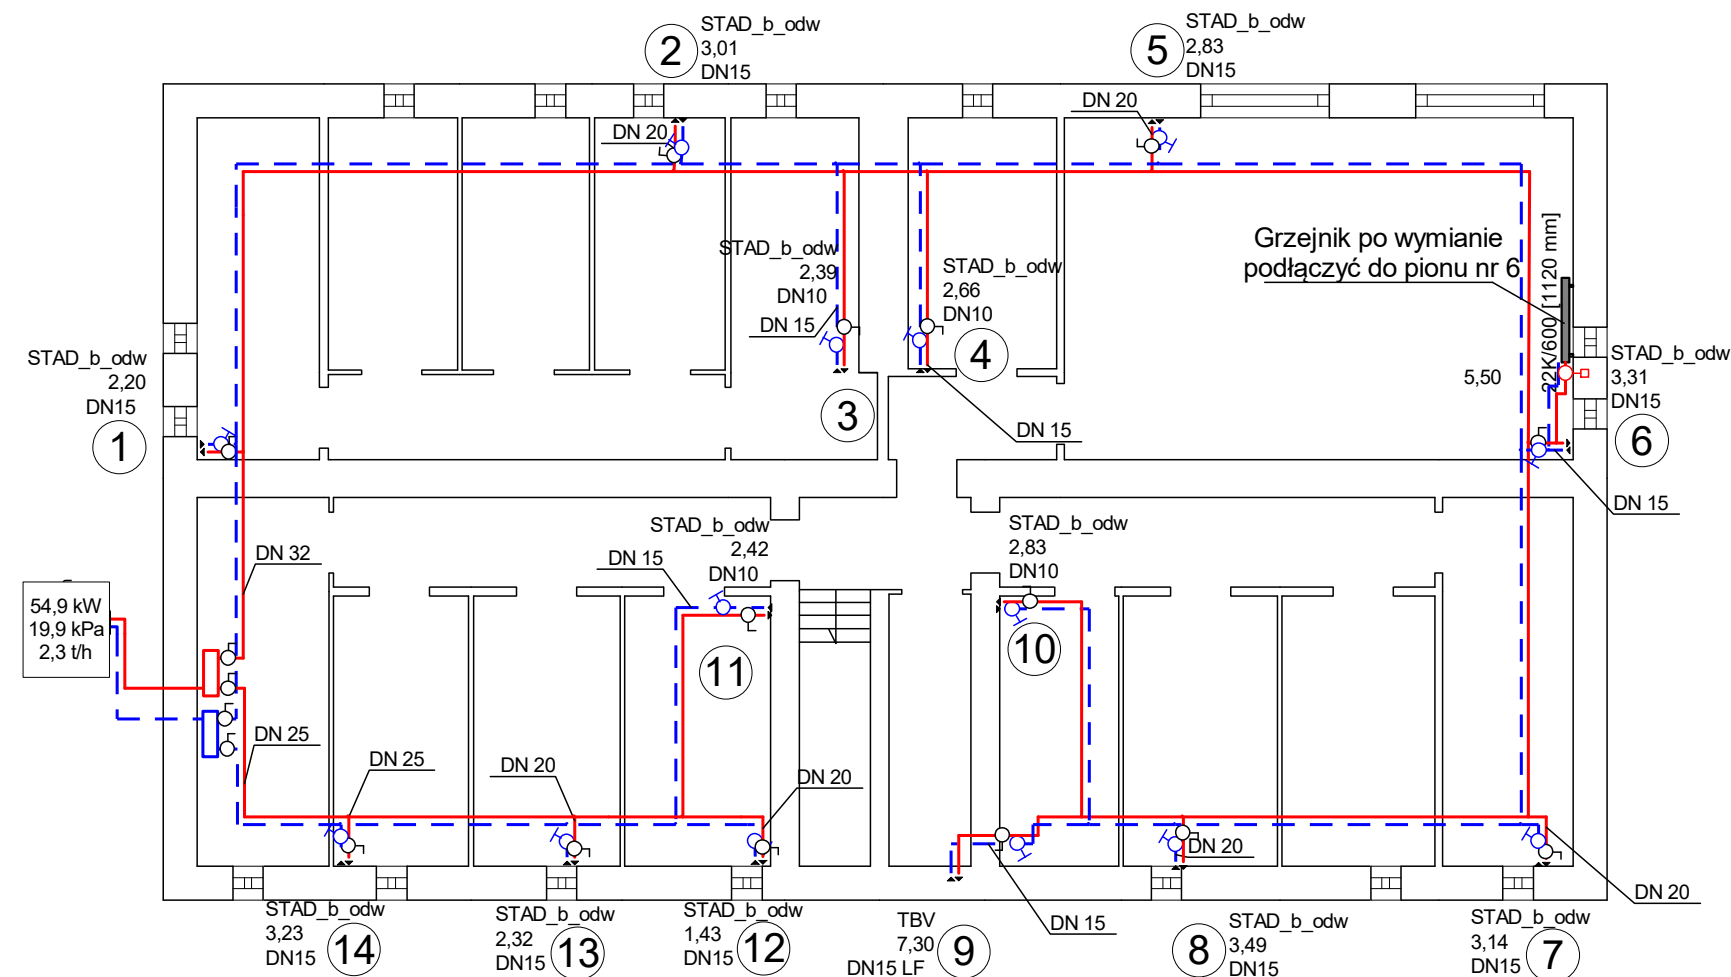

INSTALSYSTEM Magdalena Żydzik		
ul. Śląska 16, 44-105 Gliwice, tel. 503-107-104		
Temat	Projekt remontu instalacji c.o. w budynku przy ul. Piastów 1 w Jastrzębiu Zdroju	Faza PW
Tytuł rys.	Rzut piwnic	Data 08-2023
Inwestor	Wspólnota mieszkaniowa budynku przy ul. Piastów 1 w Jastrzębiu Zdroju	Skala 1:100
Opracowała	Alicja Domka	Nr rys. 01
Projektowała	mgr inż. Magdalena Żydzik upr. bud. nr SLK/5351/POOS/14	

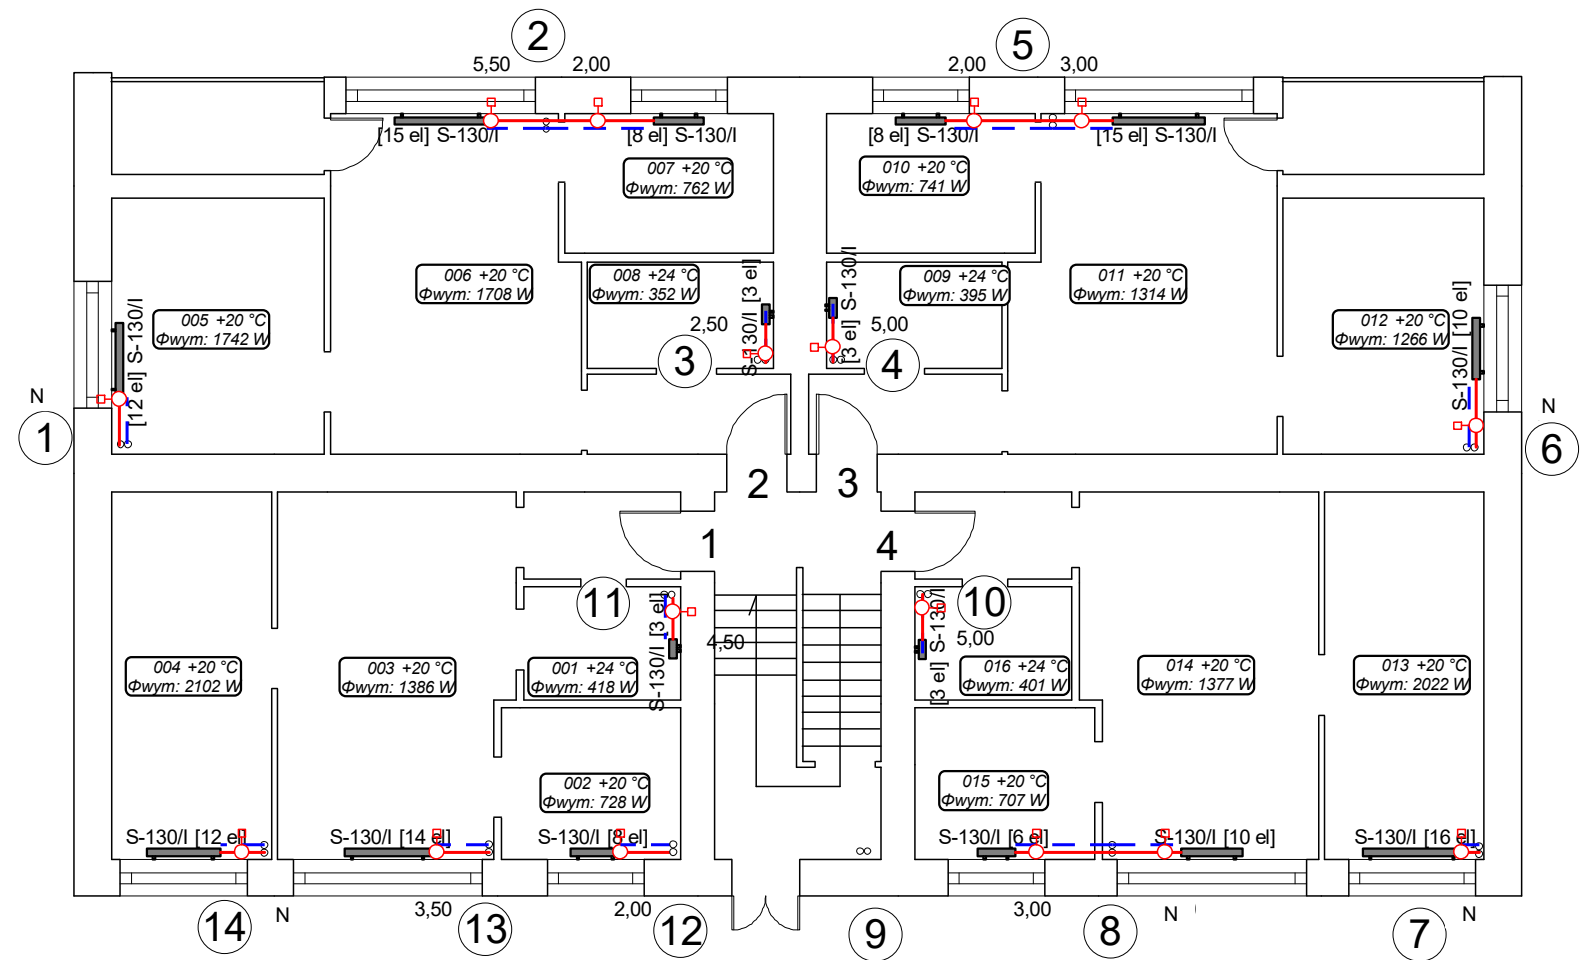

INSTALSYSTEM Magdalena Żydzik		
ul. Śląska 16, 44-105 Gliwice, tel. 503-107-104		
Temat	Projekt remontu instalacji c.o. w budynku przy ul. Piastów 1 w Jastrzębiu Zdroju	Faza PW
Tytuł rys.	Rzut parteru	Data 08-2023
Inwestor	Wspólnota mieszkaniowa budynku przy ul. Piastów 1 w Jastrzębiu Zdroju	Skala 1:100
Opracowała	Alicja Domka	Nr rys. 02
Projektowała	mgr inż. Magdalena Żydzik upr. bud. nr SLK/5351/POOS/14	