


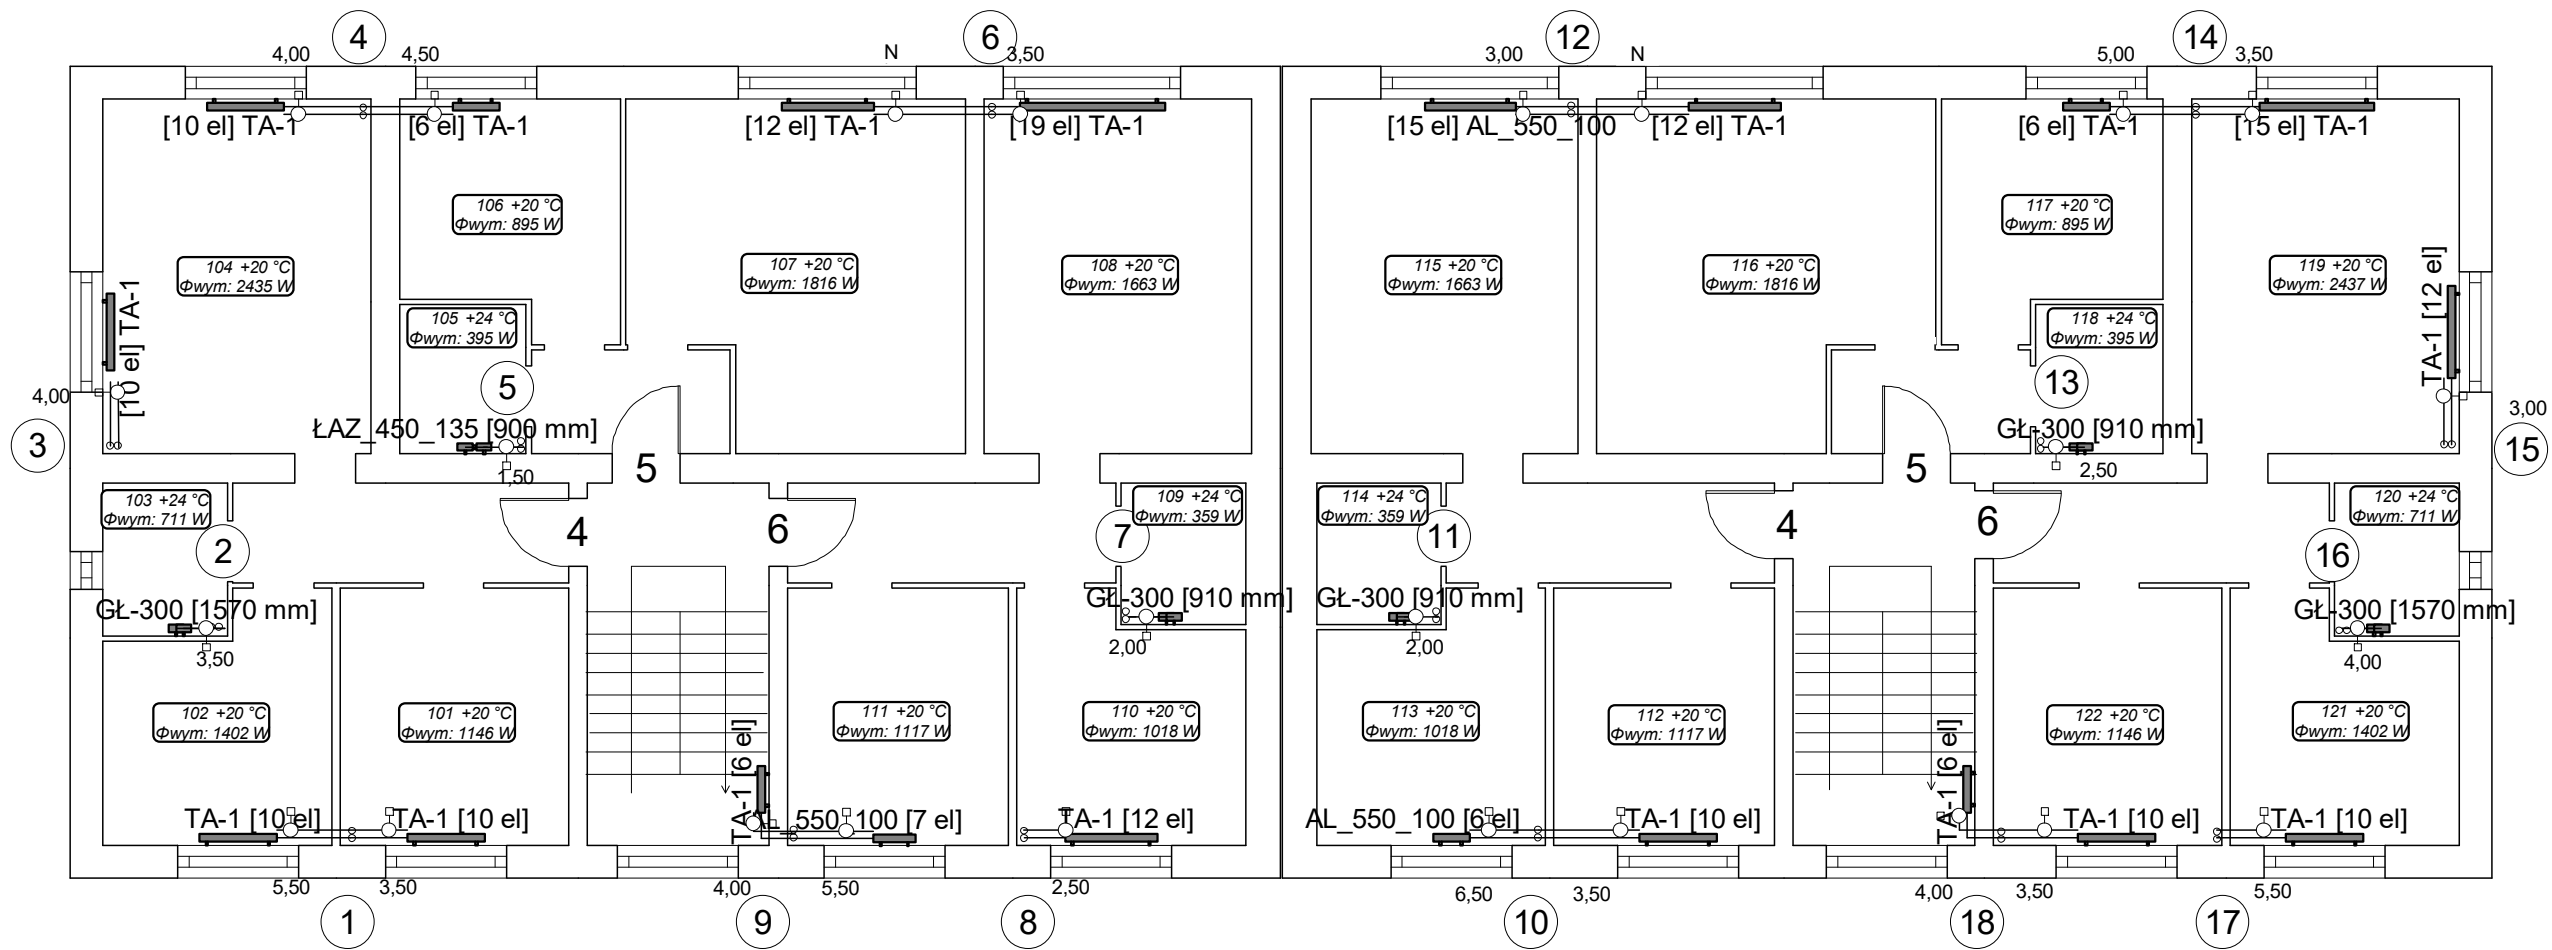


INSTALSYSTEM Magdalena Żydzik		
ul. Śląska 16, 44-105 Gliwice, tel. 503-107-104		
Temat	Projekt remontu instalacji c.o. w budynku przy ul. Żeromskiego 2-4 w Jastrzębiu Zdroju	Faza PW
Tytuł rys.	Rzut I piętra	Data 10-2024
Inwestor	Wspólnota mieszkaniowa budynku przy ul. Żeromskiego 2-4 w Jastrzębiu Zdroju	Skala 1:100
Opracowała	Podpis	Nr rys. 03
Projektowała	Podpis	

mgr inż. Magdalena Żydzik
upr. bud. nr SLK/5351/POOS/14




Instal-therm HCR V4.A0. Projekt: 'Żeromskiego 2-4.isb', ark.roboczy: 'Rozwiniecie', skala: 1 : 100, strona: 1-1 (1)

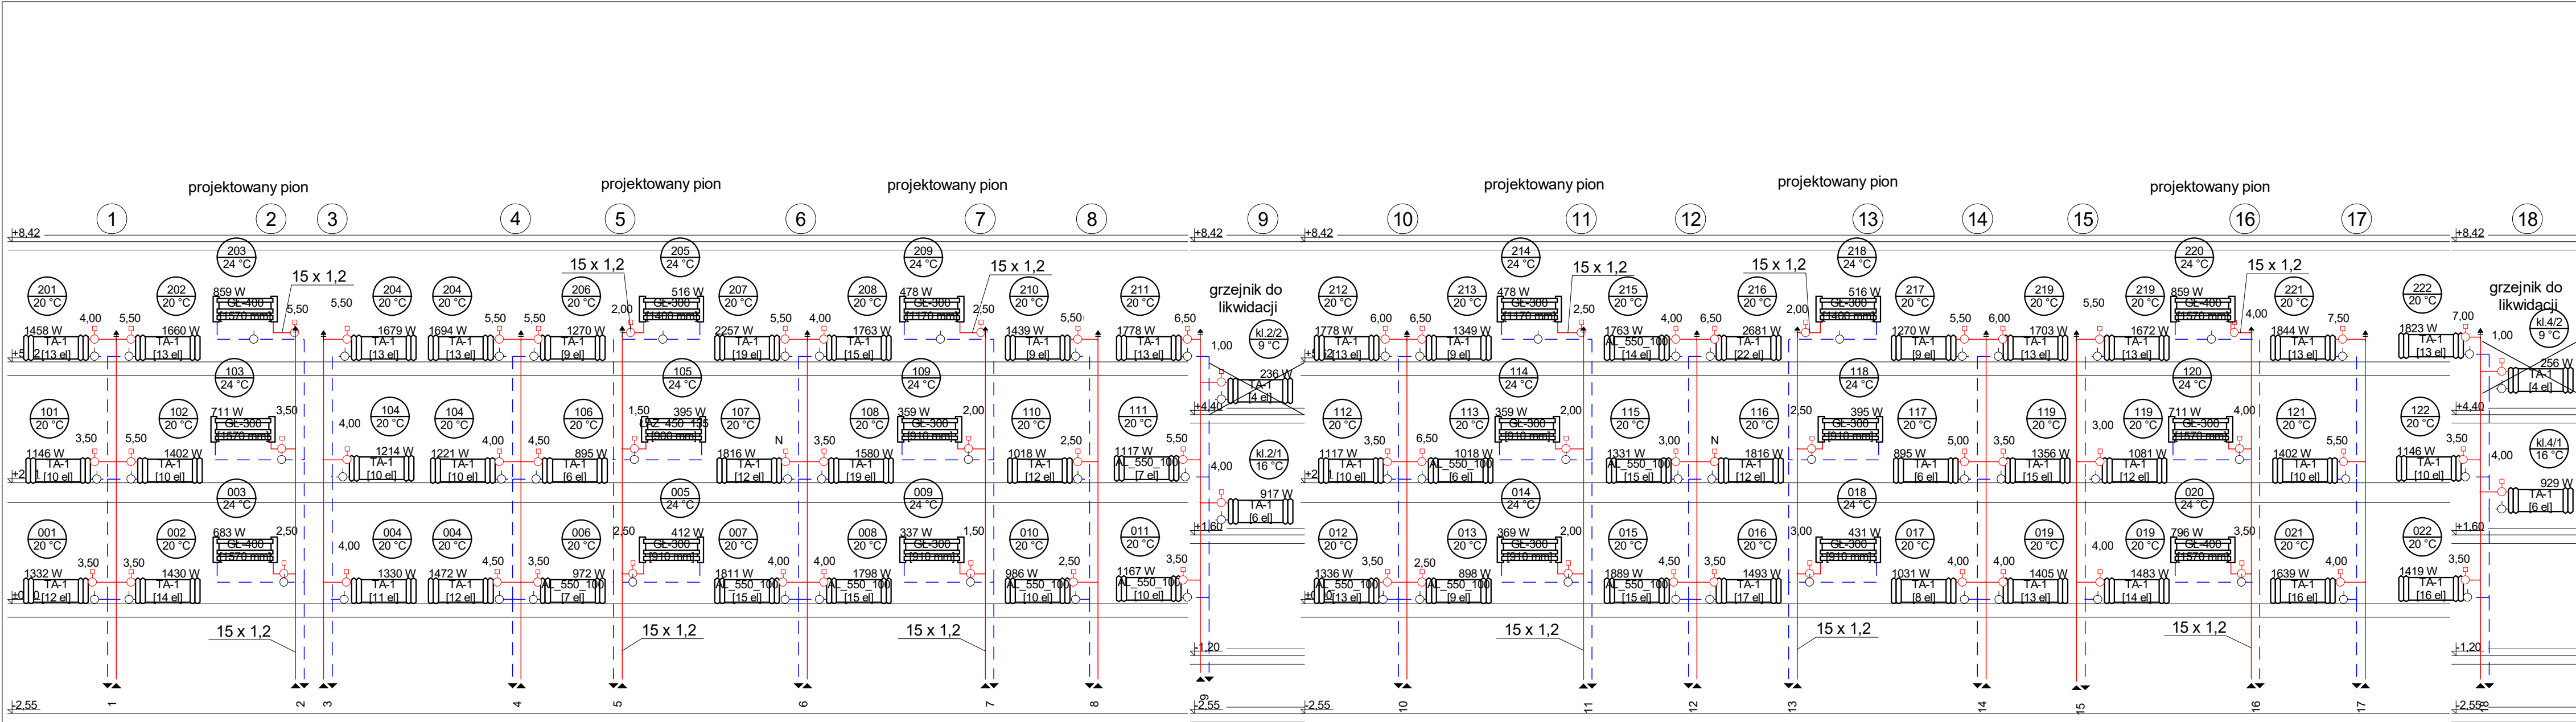

INSTALSYSTEM Magdalena Żydzik		
ul. Śląska 16, 44-105 Gliwice, tel. 503-107-104		
Temat	Projekt remontu instalacji c.o. w budynku przy ul. Żeromskiego 2-4 w Jastrzębiu Zdroju	Faza PW
Tytuł rys.	Piony centralnego ogrzewania	Data 10-2024
Inwestor	Wspólnota mieszkaniowa budynku przy ul. Żeromskiego 2-4 w Jastrzębiu Zdroju	Skala 1:100
Opracowała	Podpis	Nr rys. 05
Projektowała	mgr inż. Magdalena Żydzik upr. bud. nr SLK/5351/POOS/14	Podpis



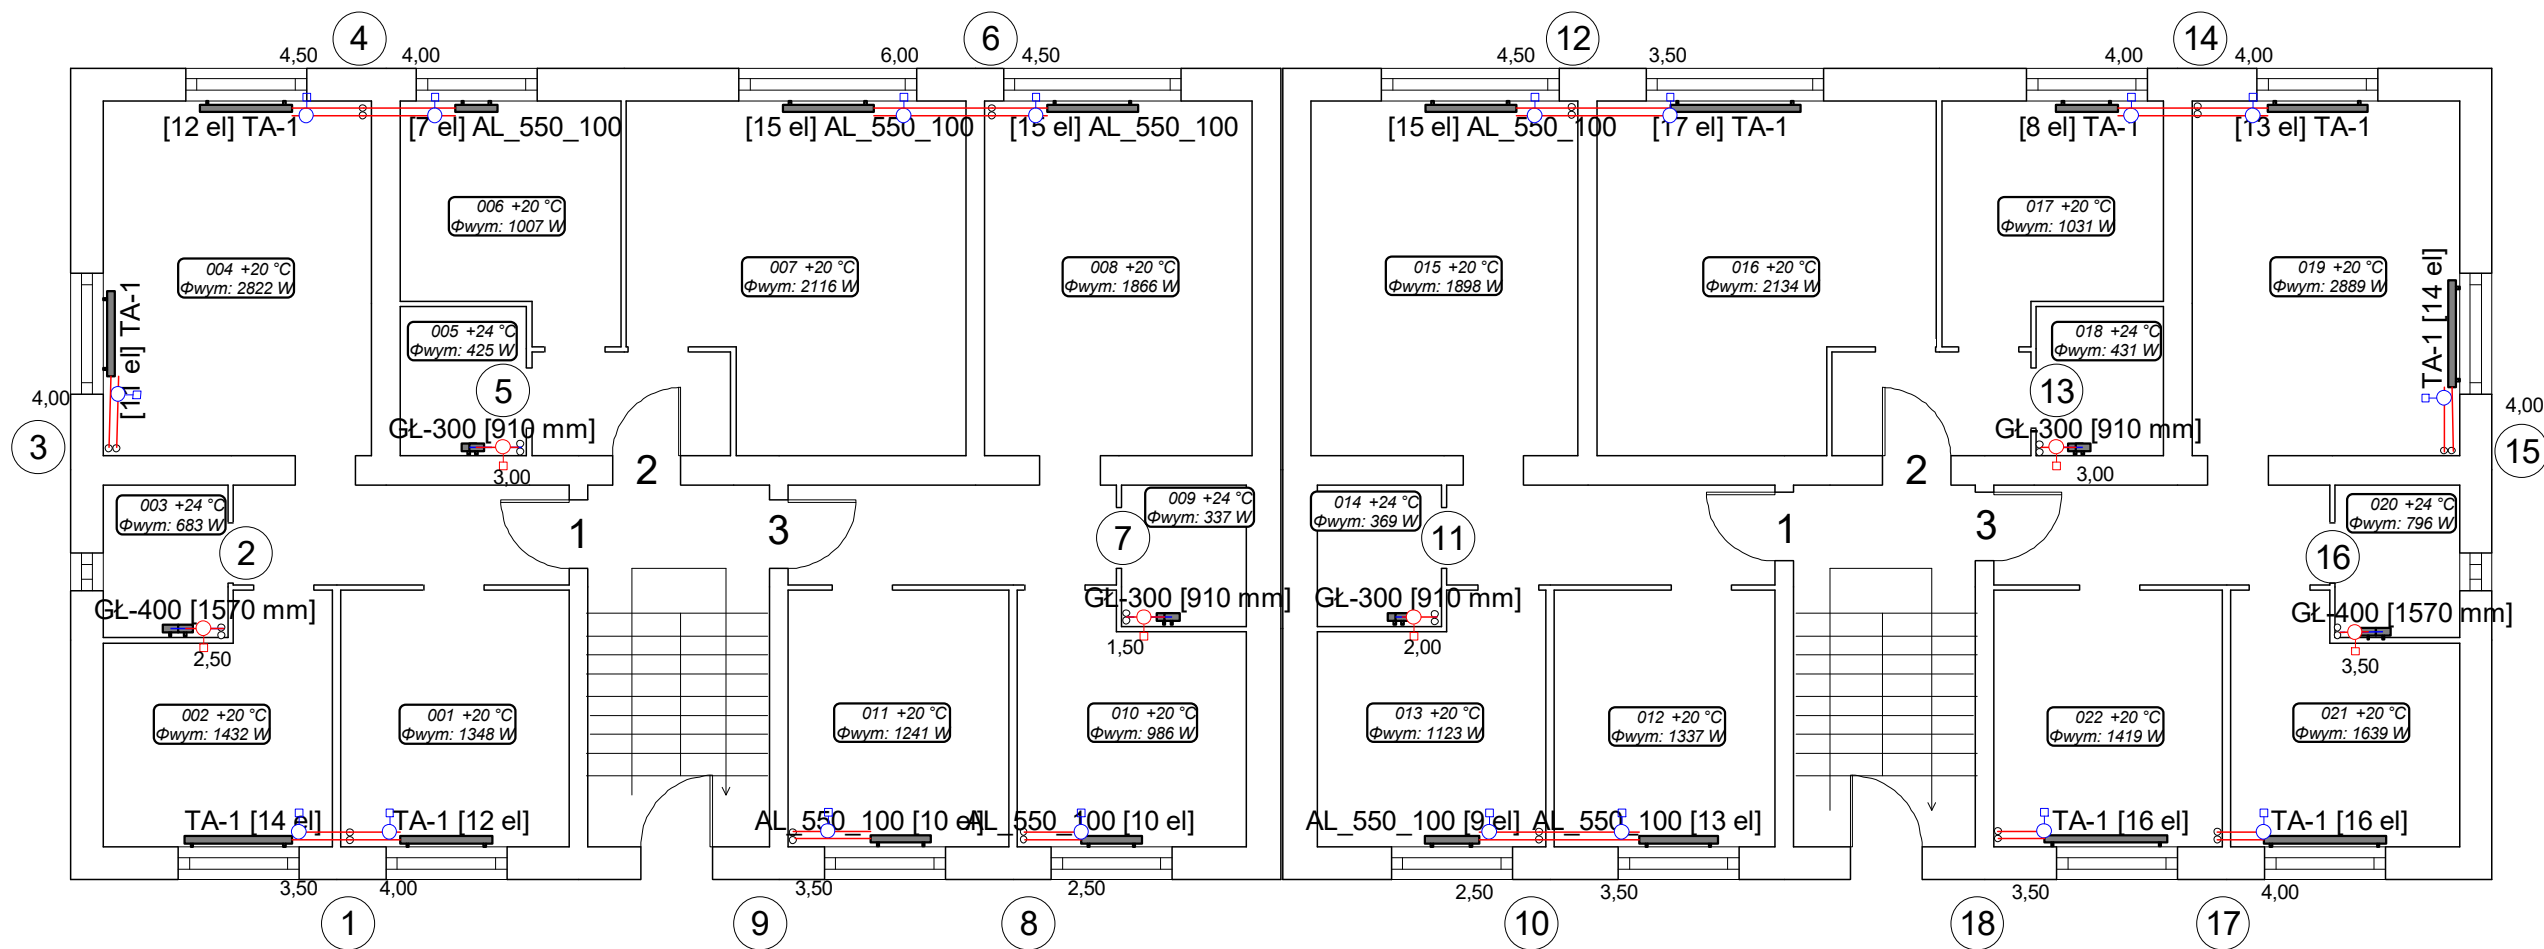

INSTALSYSTEM Magdalena Żydzik		
ul. Śląska 16, 44-105 Gliwice, tel. 503-107-104		
Temat	Projekt remontu instalacji c.o. w budynku przy ul. Żeromskiego 2-4 w Jastrzębiu Zdroju	Faza PW
Tytuł rys.	Rzut parteru	Data 10-2024
Inwestor	Wspólnota mieszkaniowa budynku przy ul. Żeromskiego 2-4 w Jastrzębiu Zdroju	Skala 1:100
Opracowała		Nr rys. 02
Projektowała	mgr inż. Magdalena Żydzik upr. bud. nr SLK/5351/POOS/14	Podpis