
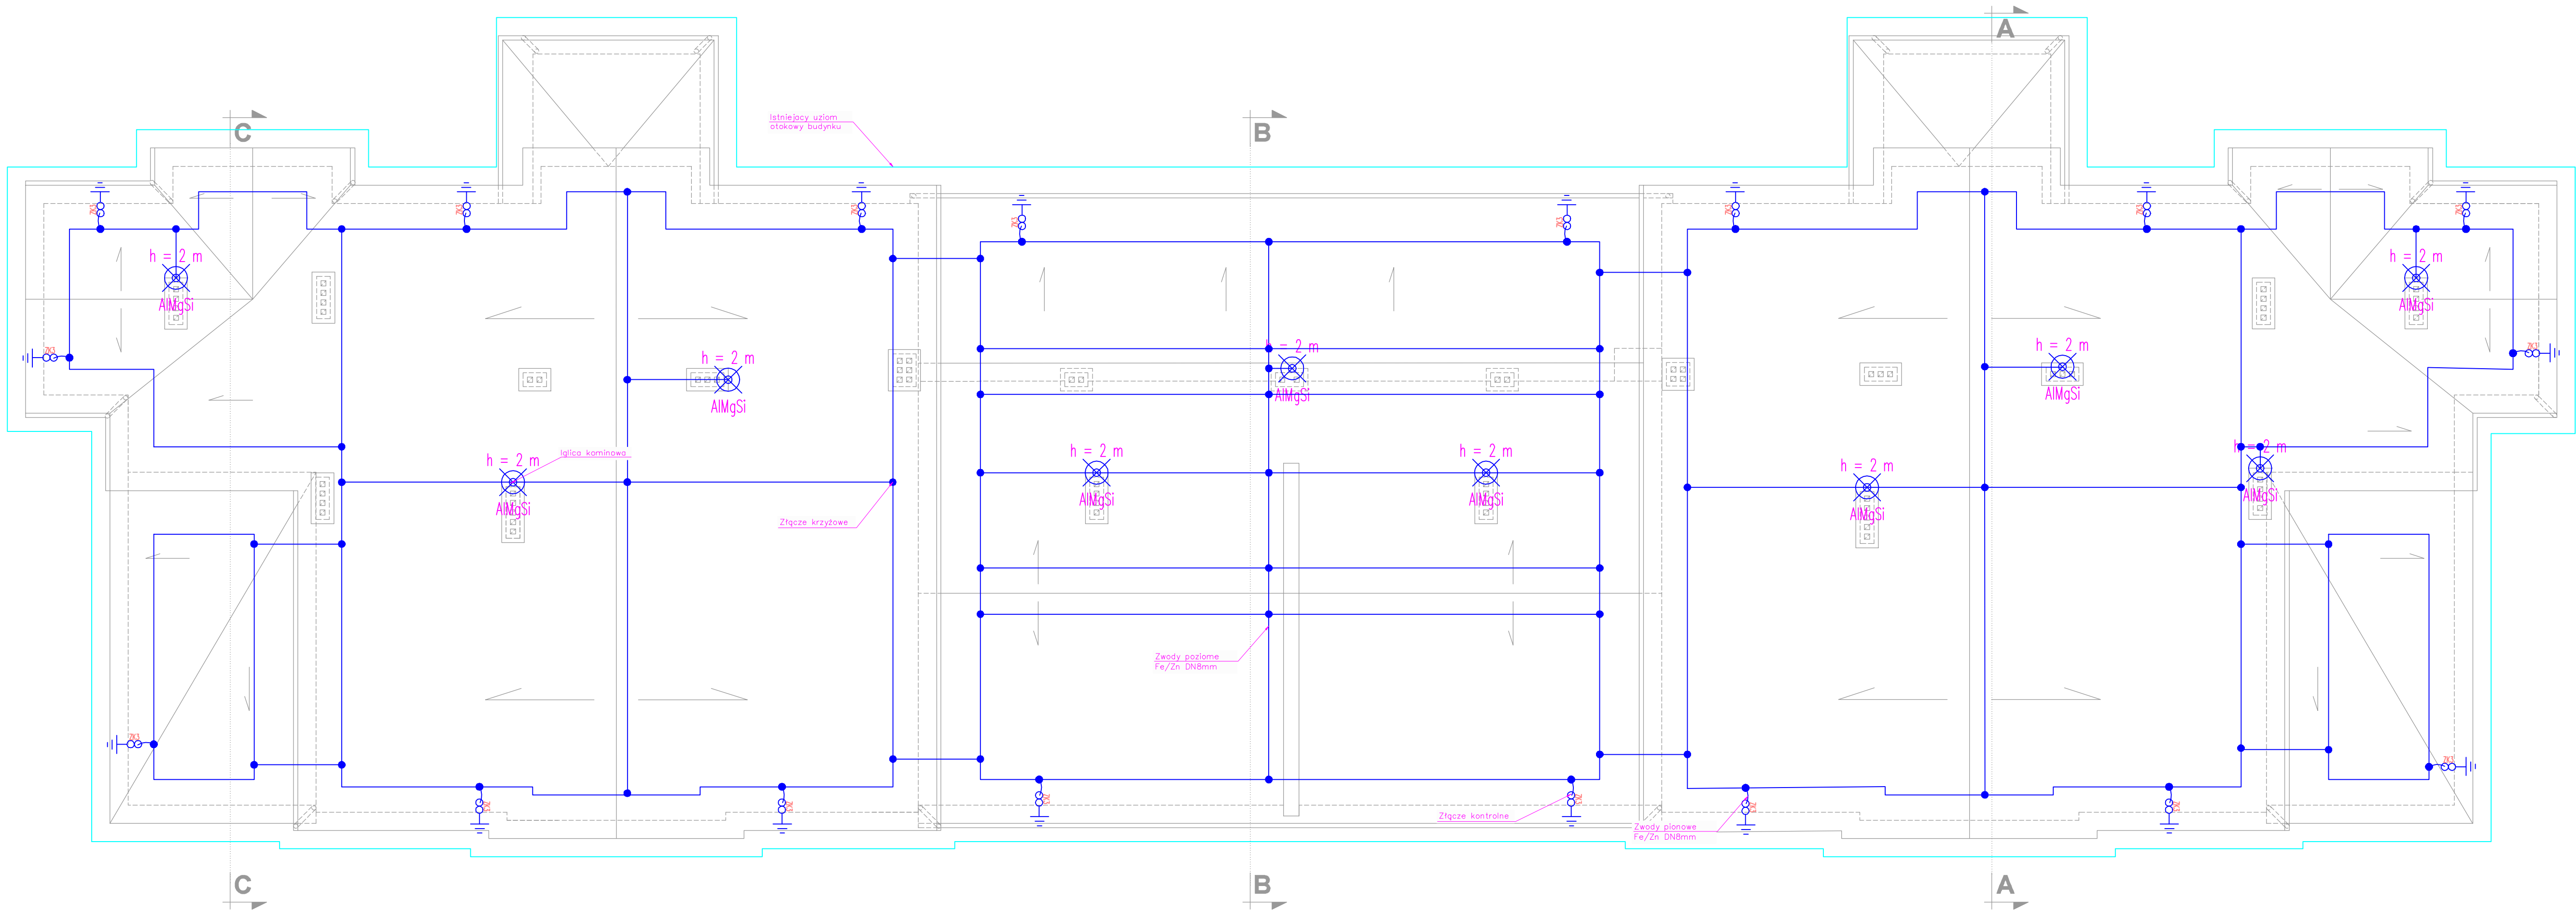


RZUT DACHU
INSTALACJA ODGROMOWA
skala 1:100

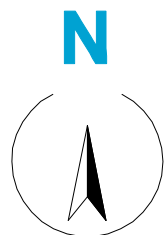

- UWAGI:
1. Rysunek inwentaryzacji należy rozpatrywać łącznie z całym wielobranżowym projektem technicznym, którego jest integralną częścią.
 2. Należy pracować tylko na podstawie wymiarów podanych na rysunku przed przystąpieniem do robót. Wykonawca powinien sprawdzić na budowie wszystkie rzędne wysokościowe oraz wymiary poziome. Rozwiązanie wynikające z różnic wymiarów podanych na rysunku i wymiarów rzeczywistych należy uzgodnić z Projektantem.
 3. Wszystkie wymiary podane na rysunku inwentaryzacji są w centymetrach.

PW	INSTALACJE ELEKTRYCZNE	Greg project Gregorz Michalski ul. S. Boroditsa 1a 06-400 Ciechanów Tel. 904-544-024 e-mail: gm.budownictwo@gmail.com
Projektant w specjalności elektrycznej: mgr inż. Arkadiusz Radosław Karwał upr. nr LUB/0212/POOE/11 w specjalności elektrycznej		Pieczęć, podpis:
Opiniotwórca w specjalności elektrycznej: mgr inż. Romigłusz Leszek Karwał upr. nr LUB/0090/PWOE/11 w specjalności elektrycznej		Pieczęć, podpis:
Temat projektu:	Roboty budowlane w zakresie zmniejszenia zużycia energii w budynku dydaktycznym 62A/28 Wyższej Szkoły Polity w Szczecinie	
Investor:	Wyższa Szkoła Polity w Szczecinie ul. Marasaka Józefa Piłsudskiego 111, Szczecin	
Adres inwestycji:	Szczecin, Dz. Nr 118/6, gmina Szczecin	
Nazwa rysunku:	RZUT DACHU - inst. odgromowa	
Numer projektu	Branoza: elektryczna	Faza projektu: PW
	Data: 28.04.2022	Skala: 1:100
		Numer rysunku: PW-E-01