


Szarych Szeregów 7


Szarych Szeregów 9

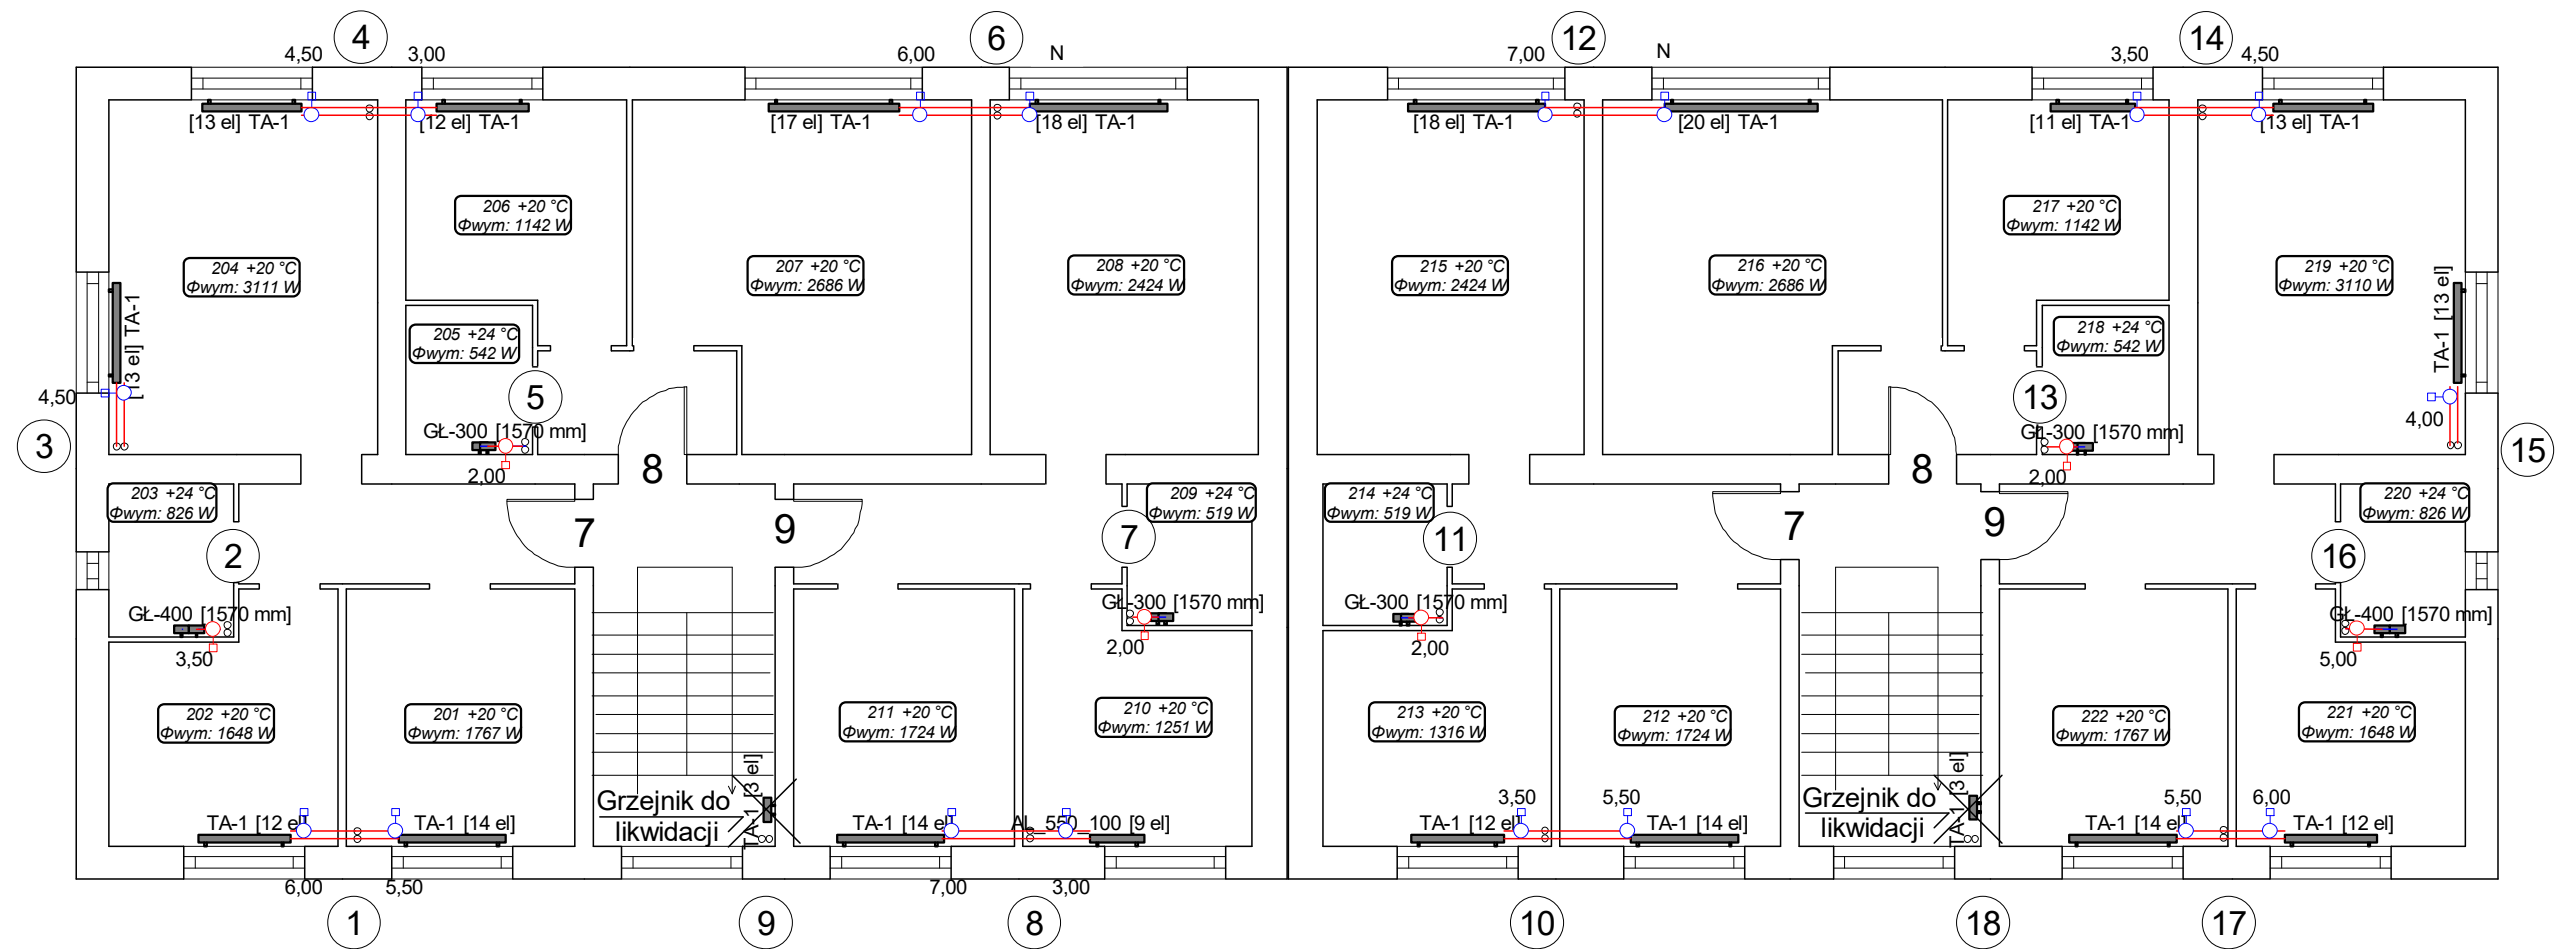

INSTALSYSTEM Magdalena Żydzik ul. Śląska 16, 44-105 Gliwice, tel. 503-107-104		
Temat	Projekt remontu instalacji c.o. w budynku przy ul. Szarych Szeregów 7-9 w Jastrzębiu Zdroju	Faza PW
Tytuł rys.	Rzut II pietra	Data 06-2023
Inwestor	Wspólnota mieszkaniowa budynku prz ul. Szarych Szeregów 7-9 w Jastrzębiu Zdroju	Skala 1:100
Opracowała	Alicja Domka	Nr rys.
Projektowała	mgr inż. Magdalena Żydzik upr. bud. nr SLK/5351/POOS/14	04

Szarych Szeregów 7


Szarych Szeregów 9

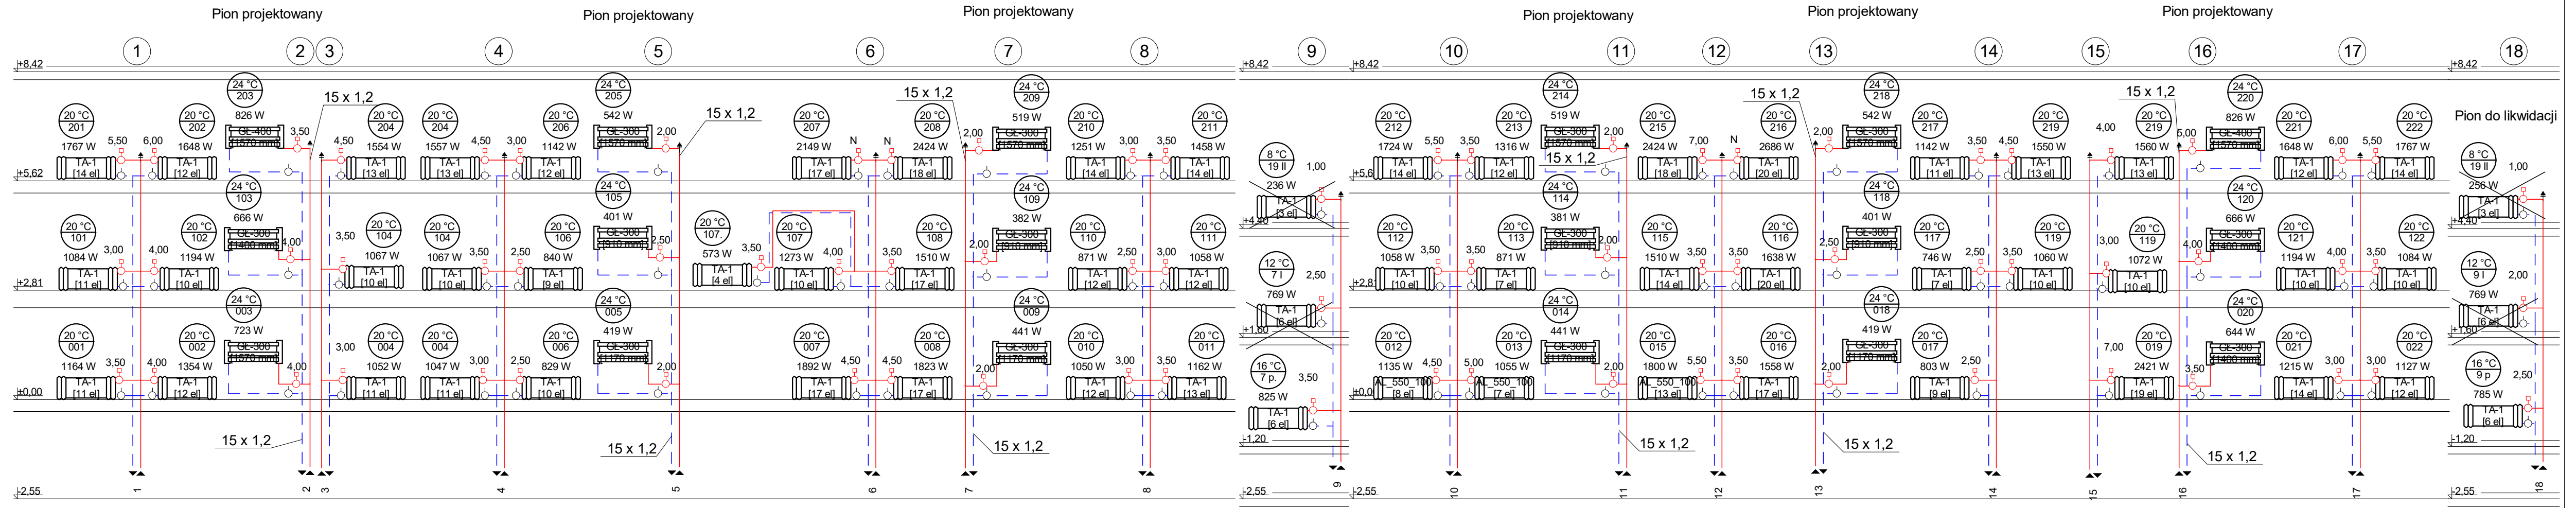

INSTALSYSTEM Magdalena Żydzik ul. Śląska 16, 44-105 Gliwice, tel. 503-107-104			
Temat	Projekt remontu instalacji c.o. w budynku przy ul. Szarych Szeregów 7-9 w Jastrzębiu Zdroju		Faza PW
Tytuł rys.	Piony centralnego ogrzewania		Data 06-2023
Inwestor	Wspólnota mieszkaniowa budynku prz ul. Szarych Szeregów 7-9 w Jastrzębiu Zdroju		Skala 1:100
Opracowała	Alicja Domka	Podpis	Nr rys. 05
Projektowała	mgr inż. Magdalena Żydzik upr. bud. nr SLK/5351/POOS/14	Podpis	

Szarych Szeregów 7


Szarych Szeregów 9

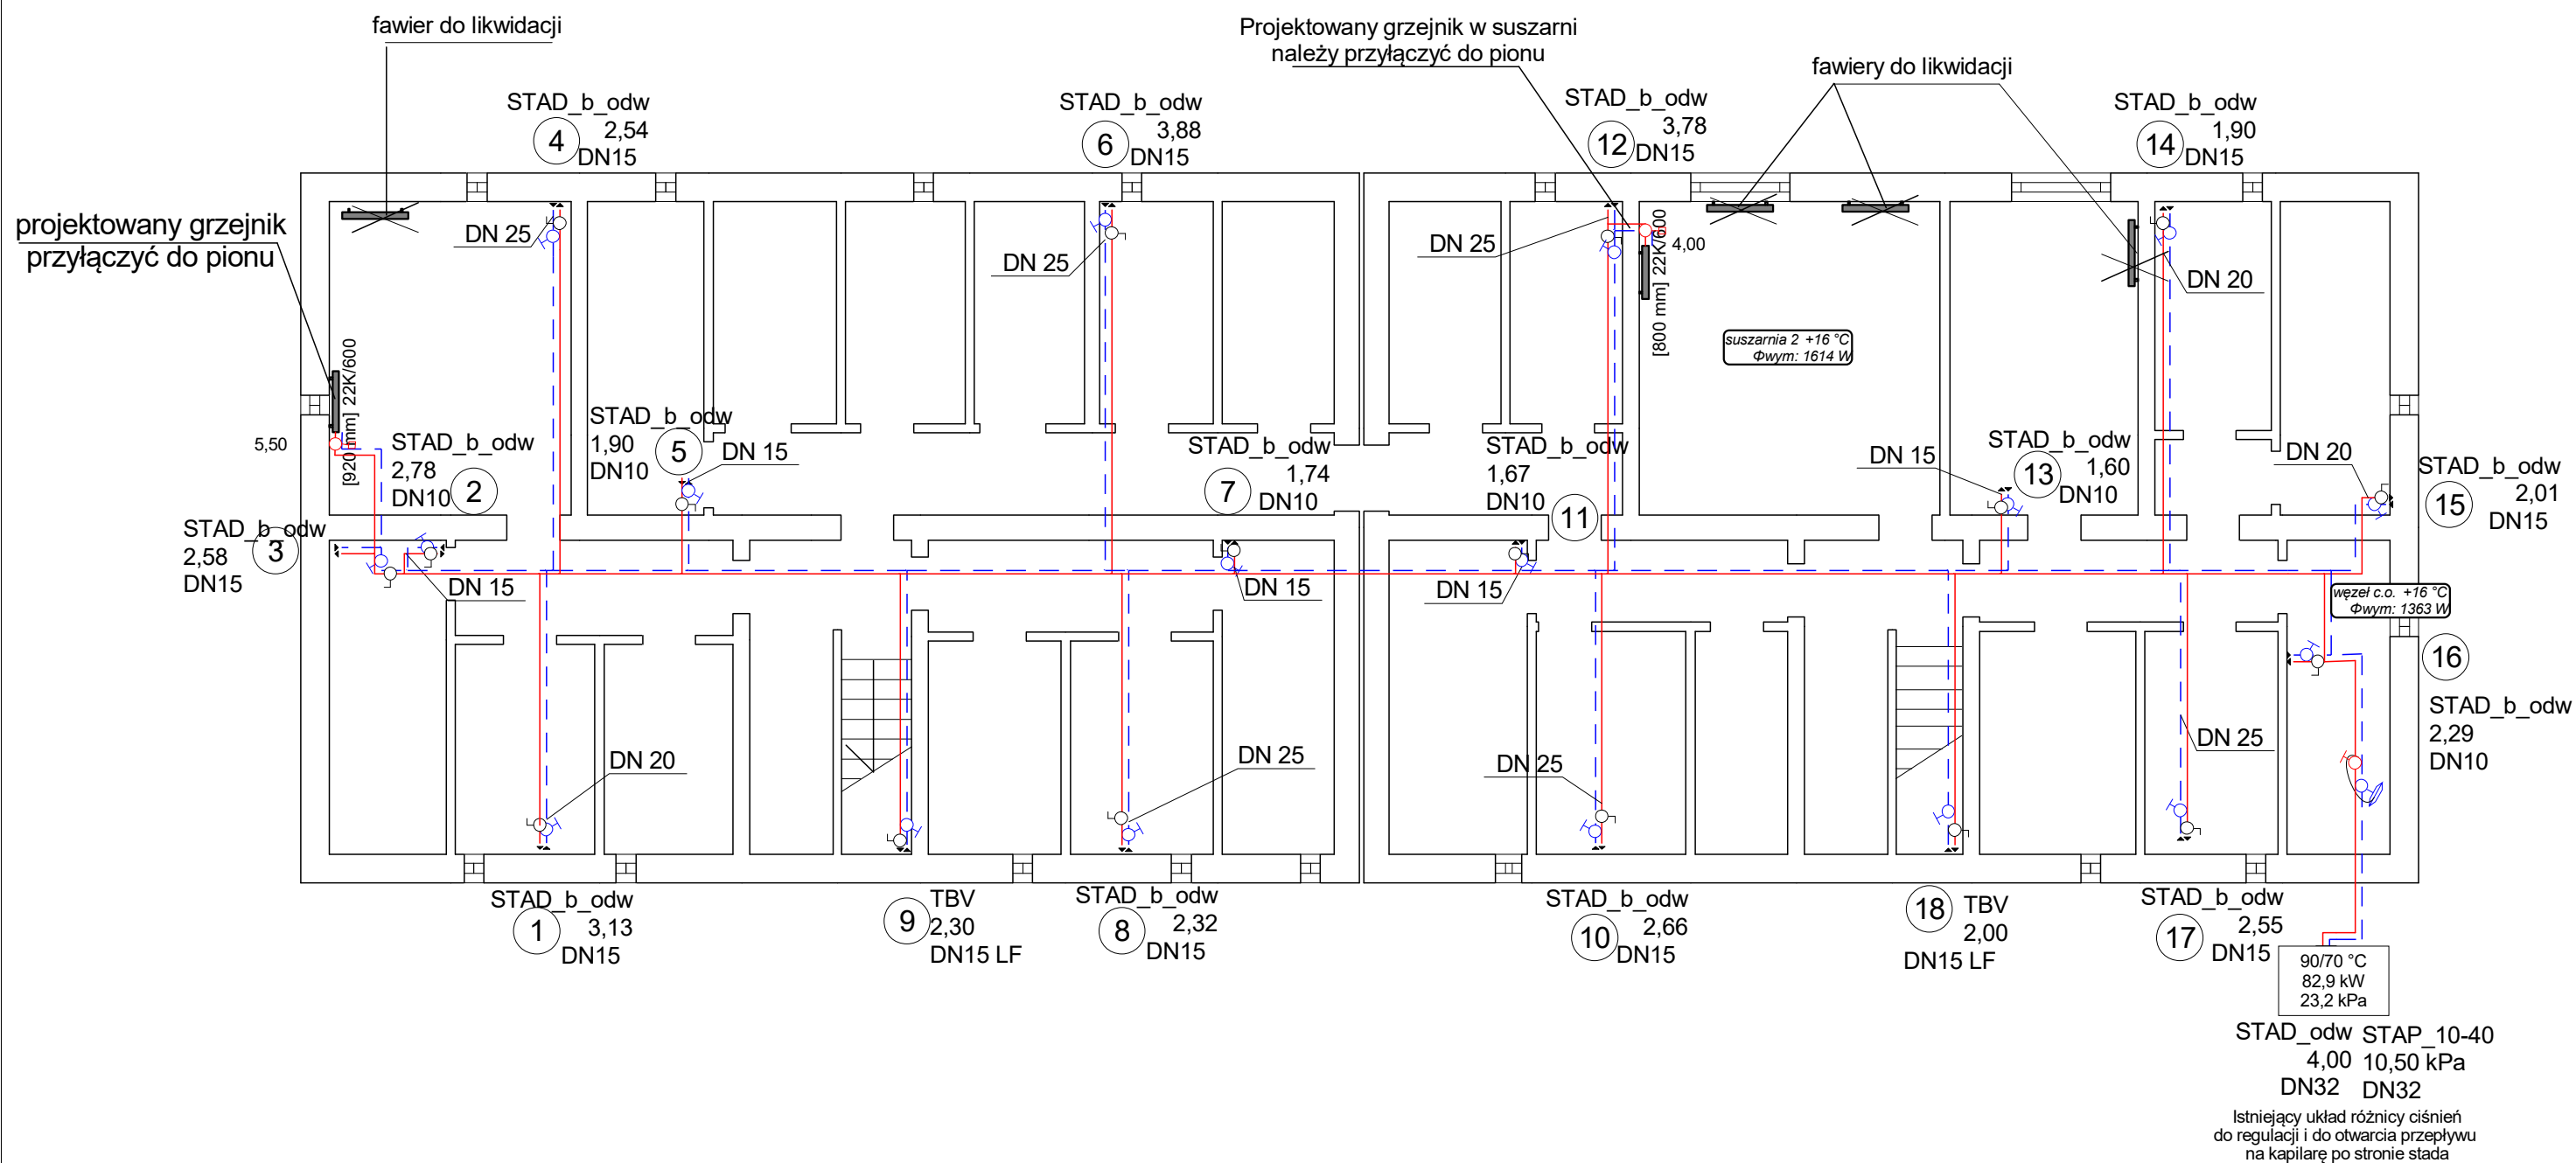

INSTALSYSTEM Magdalena Żydzik		
ul. Śląska 16, 44-105 Gliwice, tel. 503-107-104		
Temat	Projekt remontu instalacji c.o. w budynku przy ul. Szarych Szeregów 7-9 w Jastrzębiu Zdroju	Faza PW
Tytuł rys.	Rzut piwnic	Data 06-2023
Inwestor	Wspólnota mieszkaniowa budynku przy ul. Szarych Szeregów 7-9 w Jastrzębiu Zdroju	Skala 1:100
Opracowała	Alicja Domka	Podpis Nr rys. 01
Projektowała	mgr inż. Magdalena Żydzik upr. bud. nr SLK/5351/POOS/14	Podpis


Szarych Szeregów 7

Szarych Szeregów 9

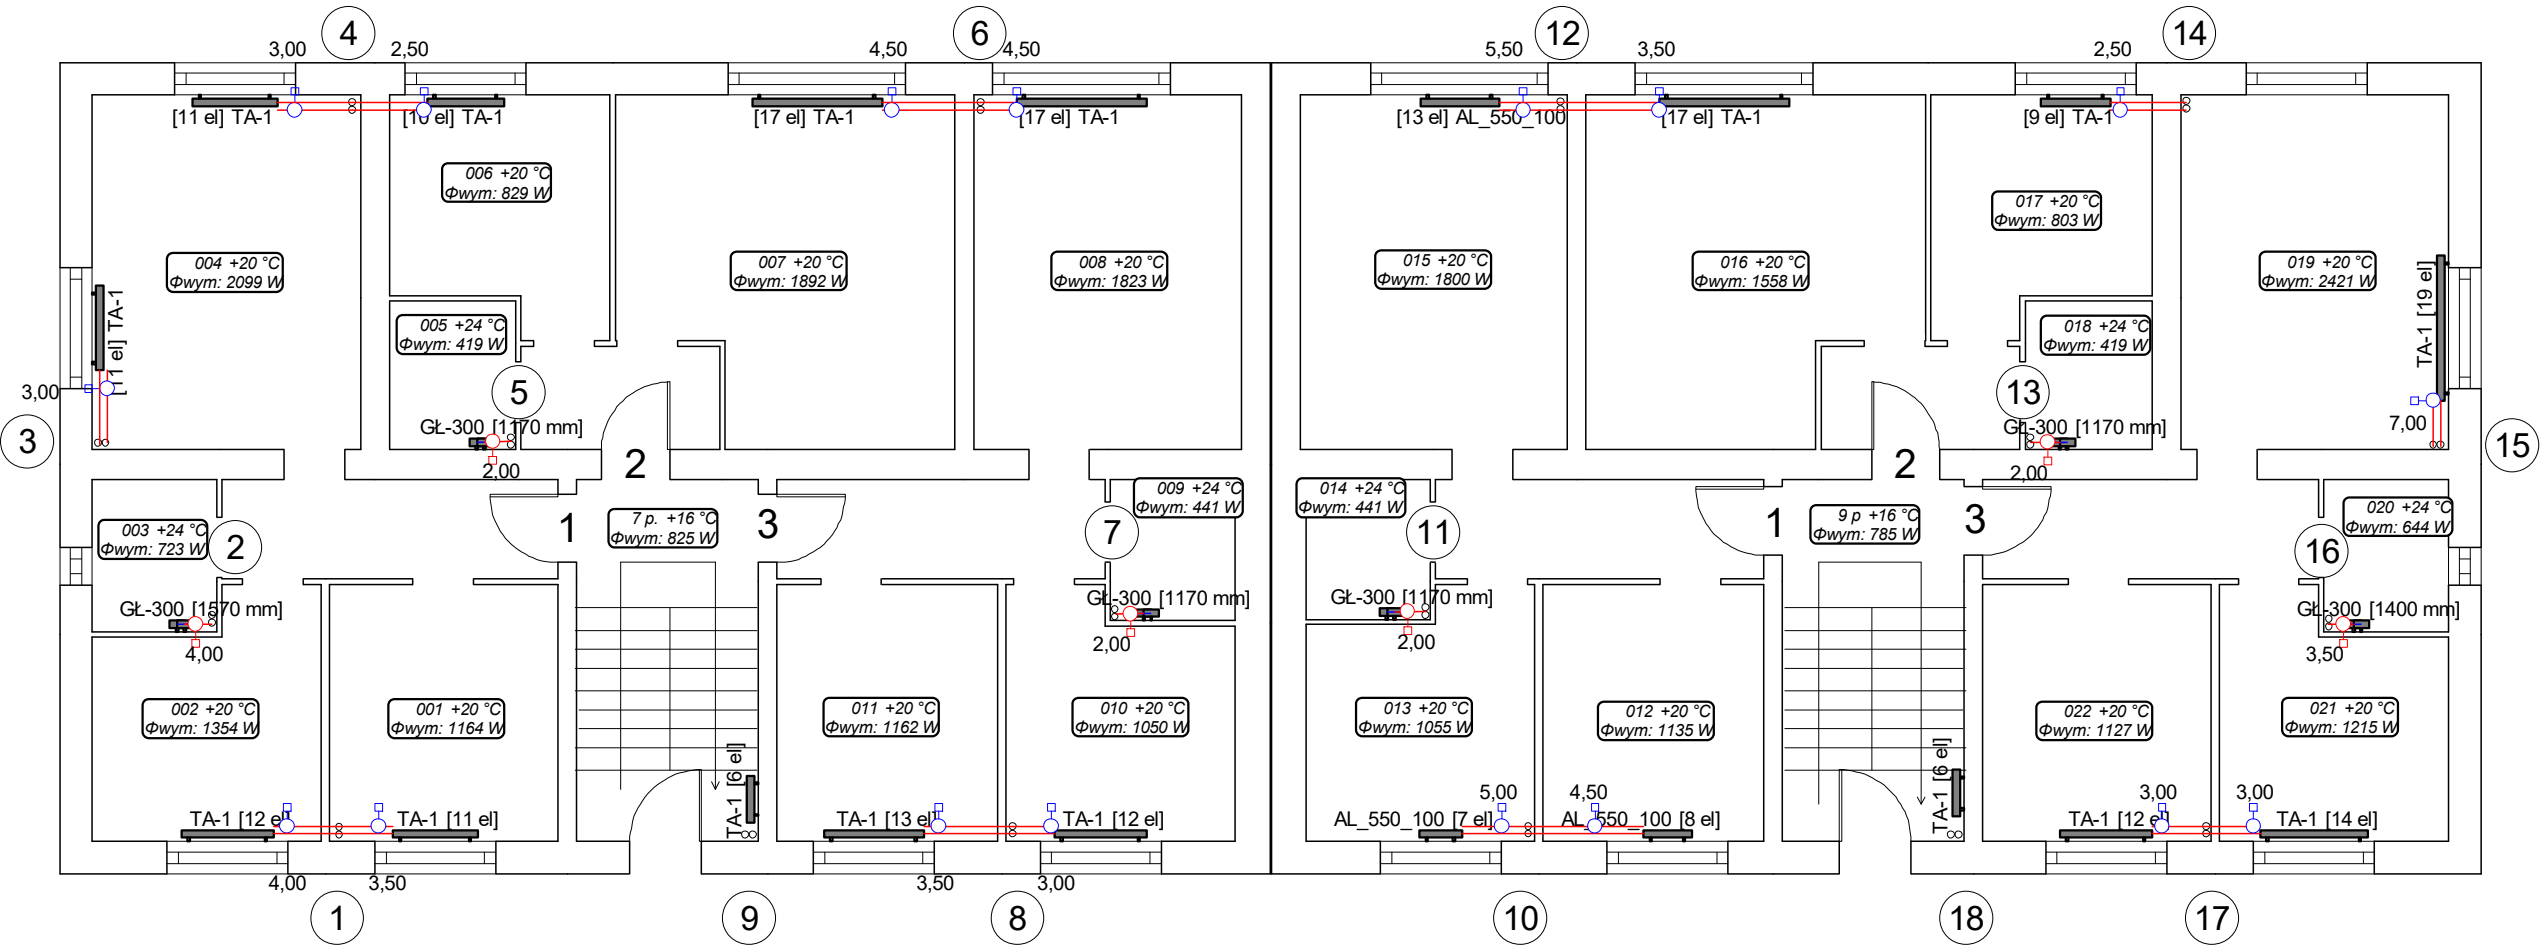

INSTALSYSTEM Magdalena Żydzik ul. Śląska 16, 44-105 Gliwice, tel. 503-107-104		
Temat	Projekt remontu instalacji c.o. w budynku przy ul. Szarych Szeregów 7-9 w Jastrzębiu Zdroju	Faza PW
Tytuł rys.	Rzut parteru	Data 06-2023
Inwestor	Wspólnota mieszkaniowa budynku prz ul. Szarych Szeregów 7-9 w Jastrzębiu Zdroju	Skala 1:100
Opracowała	Alicja Domka	Podpis Nr rys. 02
Projektowała	mgr inż. Magdalena Żydzik upr. bud. nr SLK/5351/POOS/14	Podpis

Szarych Szeregów 9

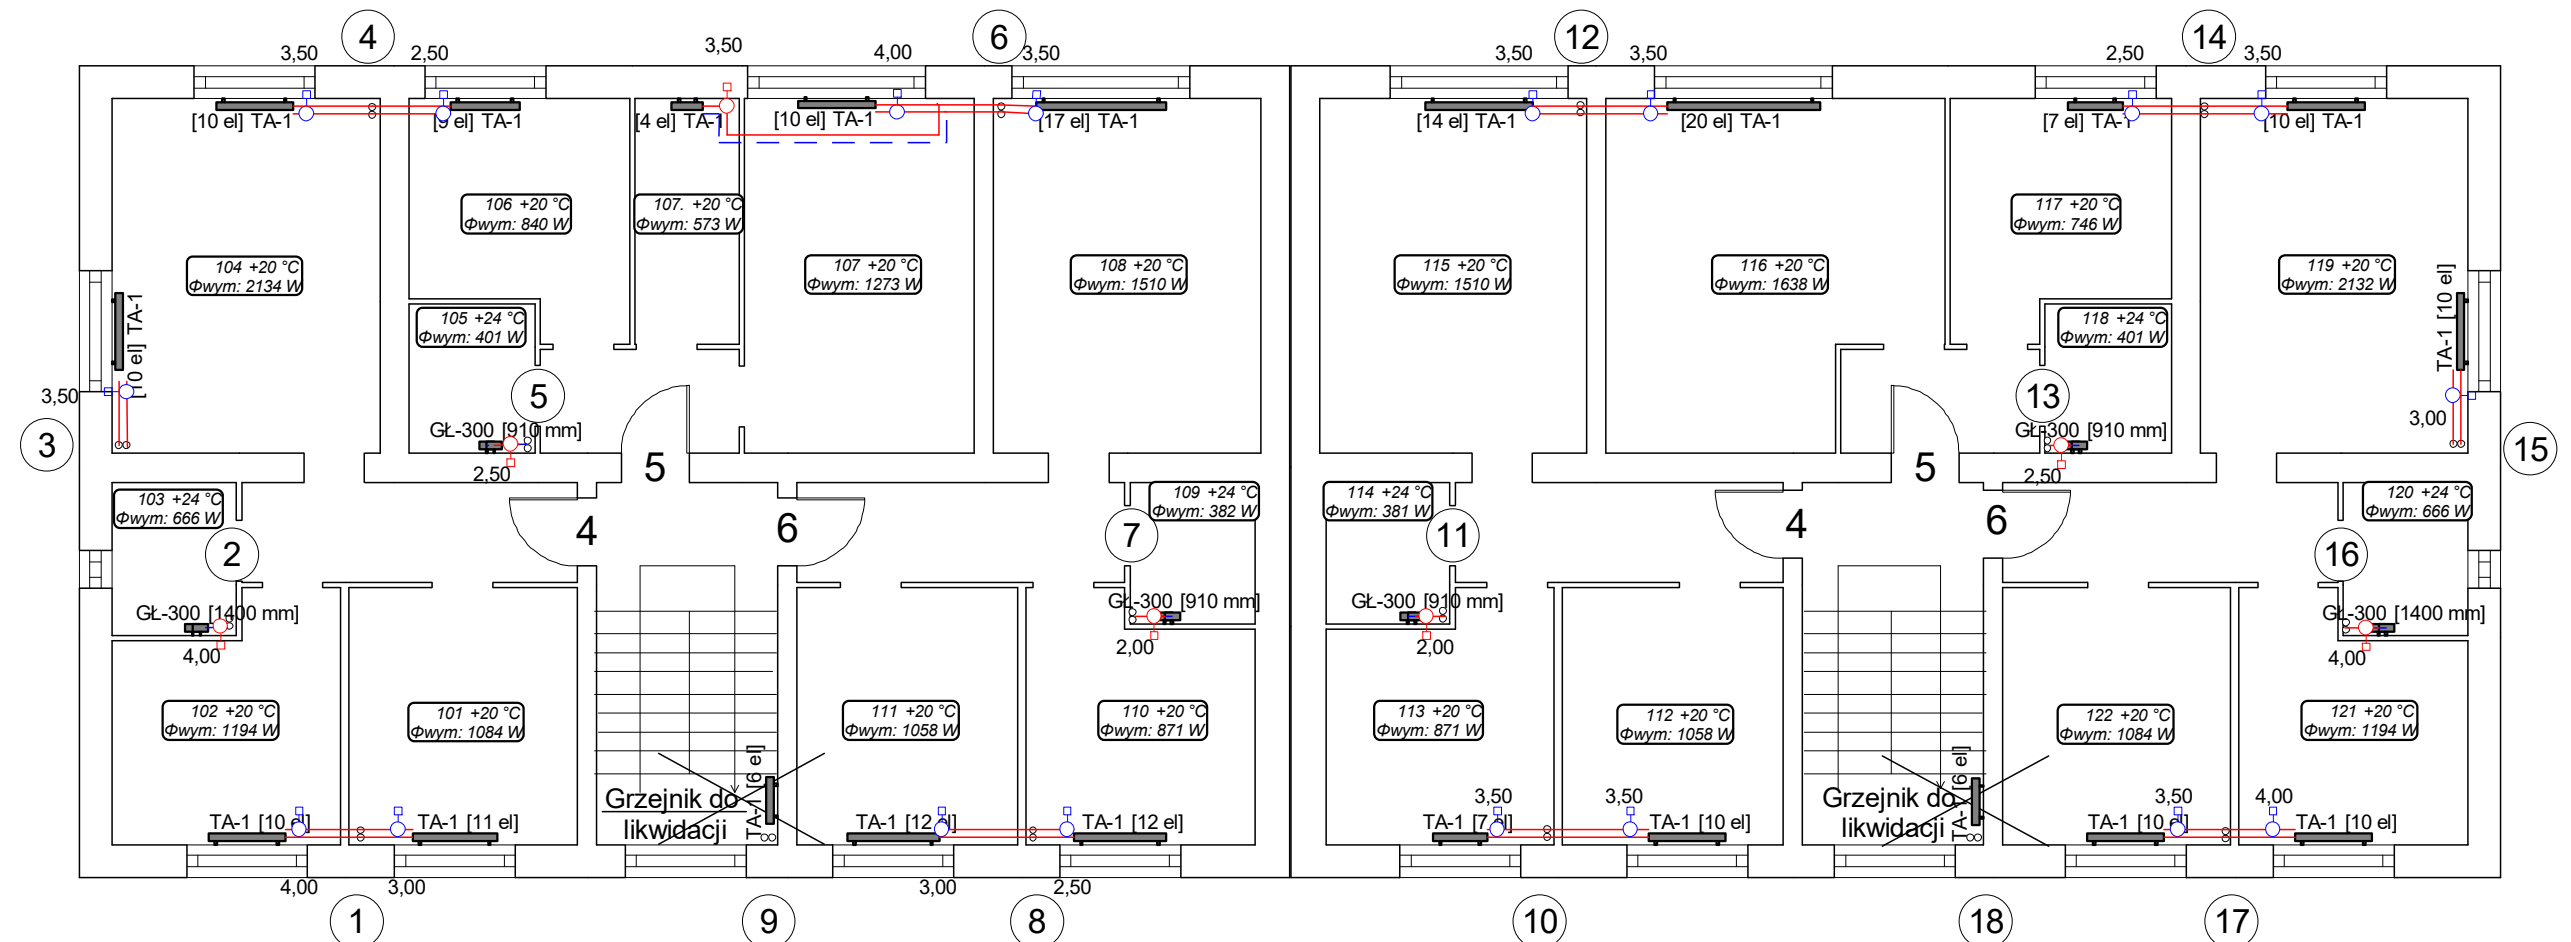

INSTALSYSTEM Magdalena Żydzik ul. Śląska 16, 44-105 Gliwice, tel. 503-107-104		
Temat	Projekt remontu instalacji c.o. w budynku przy ul. Szarych Szeregów 7-9 w Jastrzębiu Zdroju	Faza PW
Tytuł rys.	Rzut I pietra	Data 06-2023
Inwestor	Wspólnota mieszkaniowa budynku prz ul. Szarych Szeregów 7-9 w Jastrzębiu Zdroju	Skala 1:100
Opracowała	Alicja Domka	Nr rys. 03
Projektowała	mgr inż. Magdalena Żydzik upr. bud. nr SLK/5351/POOS/14	Podpis