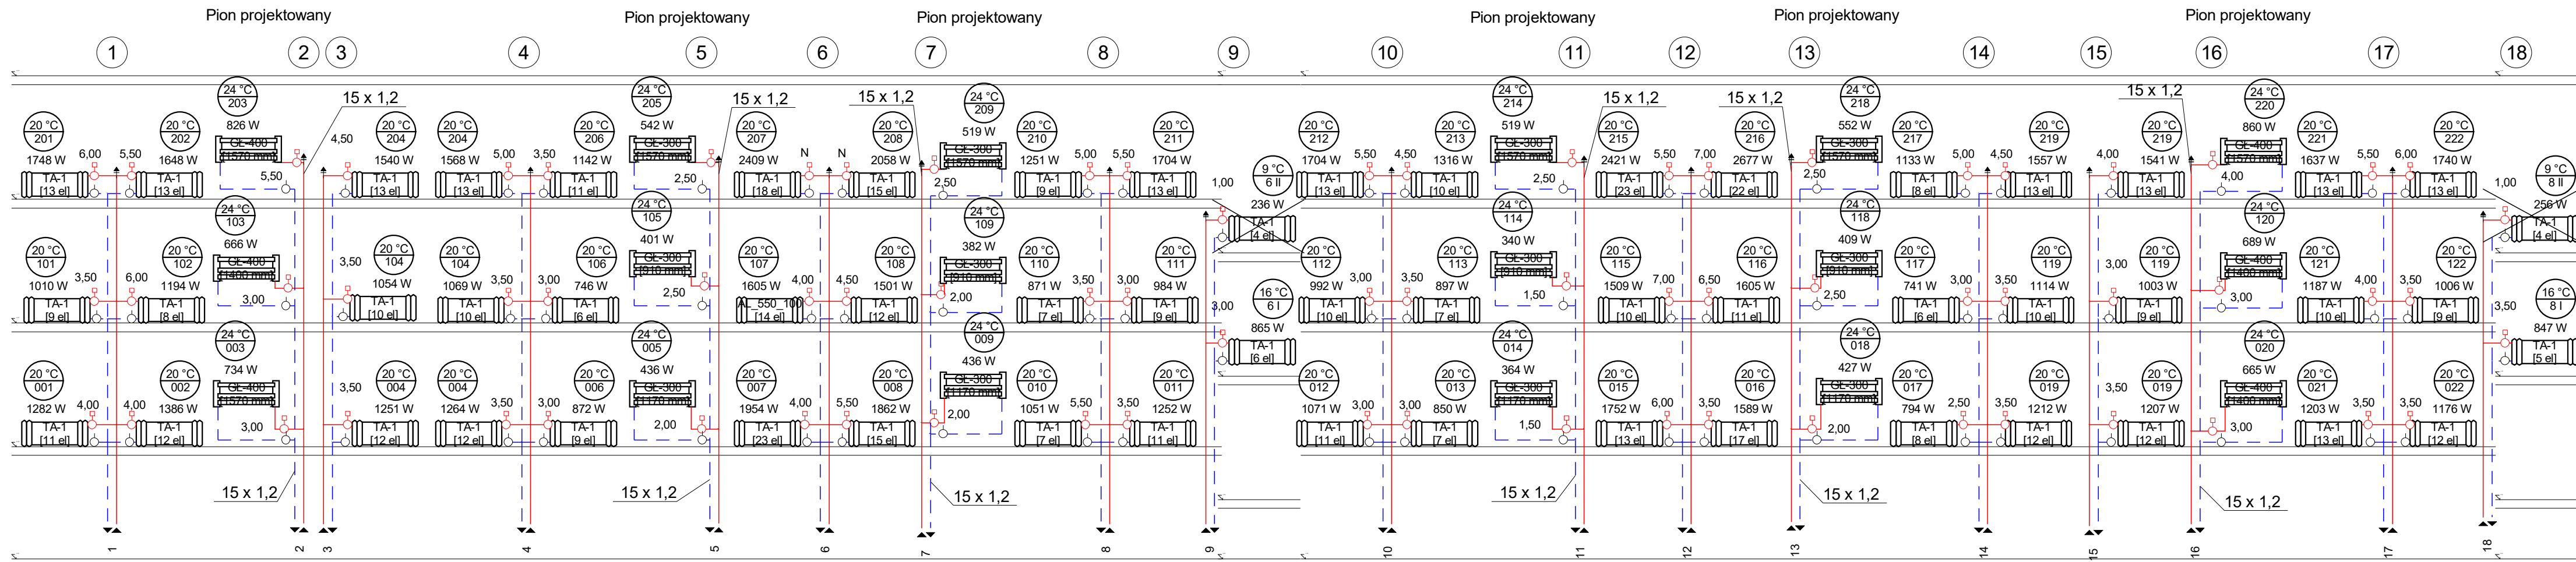


Żeromskiego 6


Żeromskiego 8

**INSTALSYSTEM Magdalena Żydzik**
ul. Śląska 16, 44-105 Gliwice, tel. 503-107-104

Temat	Projekt remontu instalacji c.o. w budynku przy ul. Żeromskiego 6-8 w Jastrzębiu Zdroju	Faza	PW
Tytuł rys.	Piony centralnego ogrzewania	Data	10-2023
Inwestor	Wspólnota mieszkaniowa budynku przy ul. Żeromskiego 6-8 w Jastrzębiu Zdroju	Skala	1:100
Opracowała		Podpis	05
Projektowała	mgr inż. Magdalena Żydzik upr. bud. nr SLK/5351/POOS/14	Podpis	

Żeromskiego 6

Żeromskiego 8

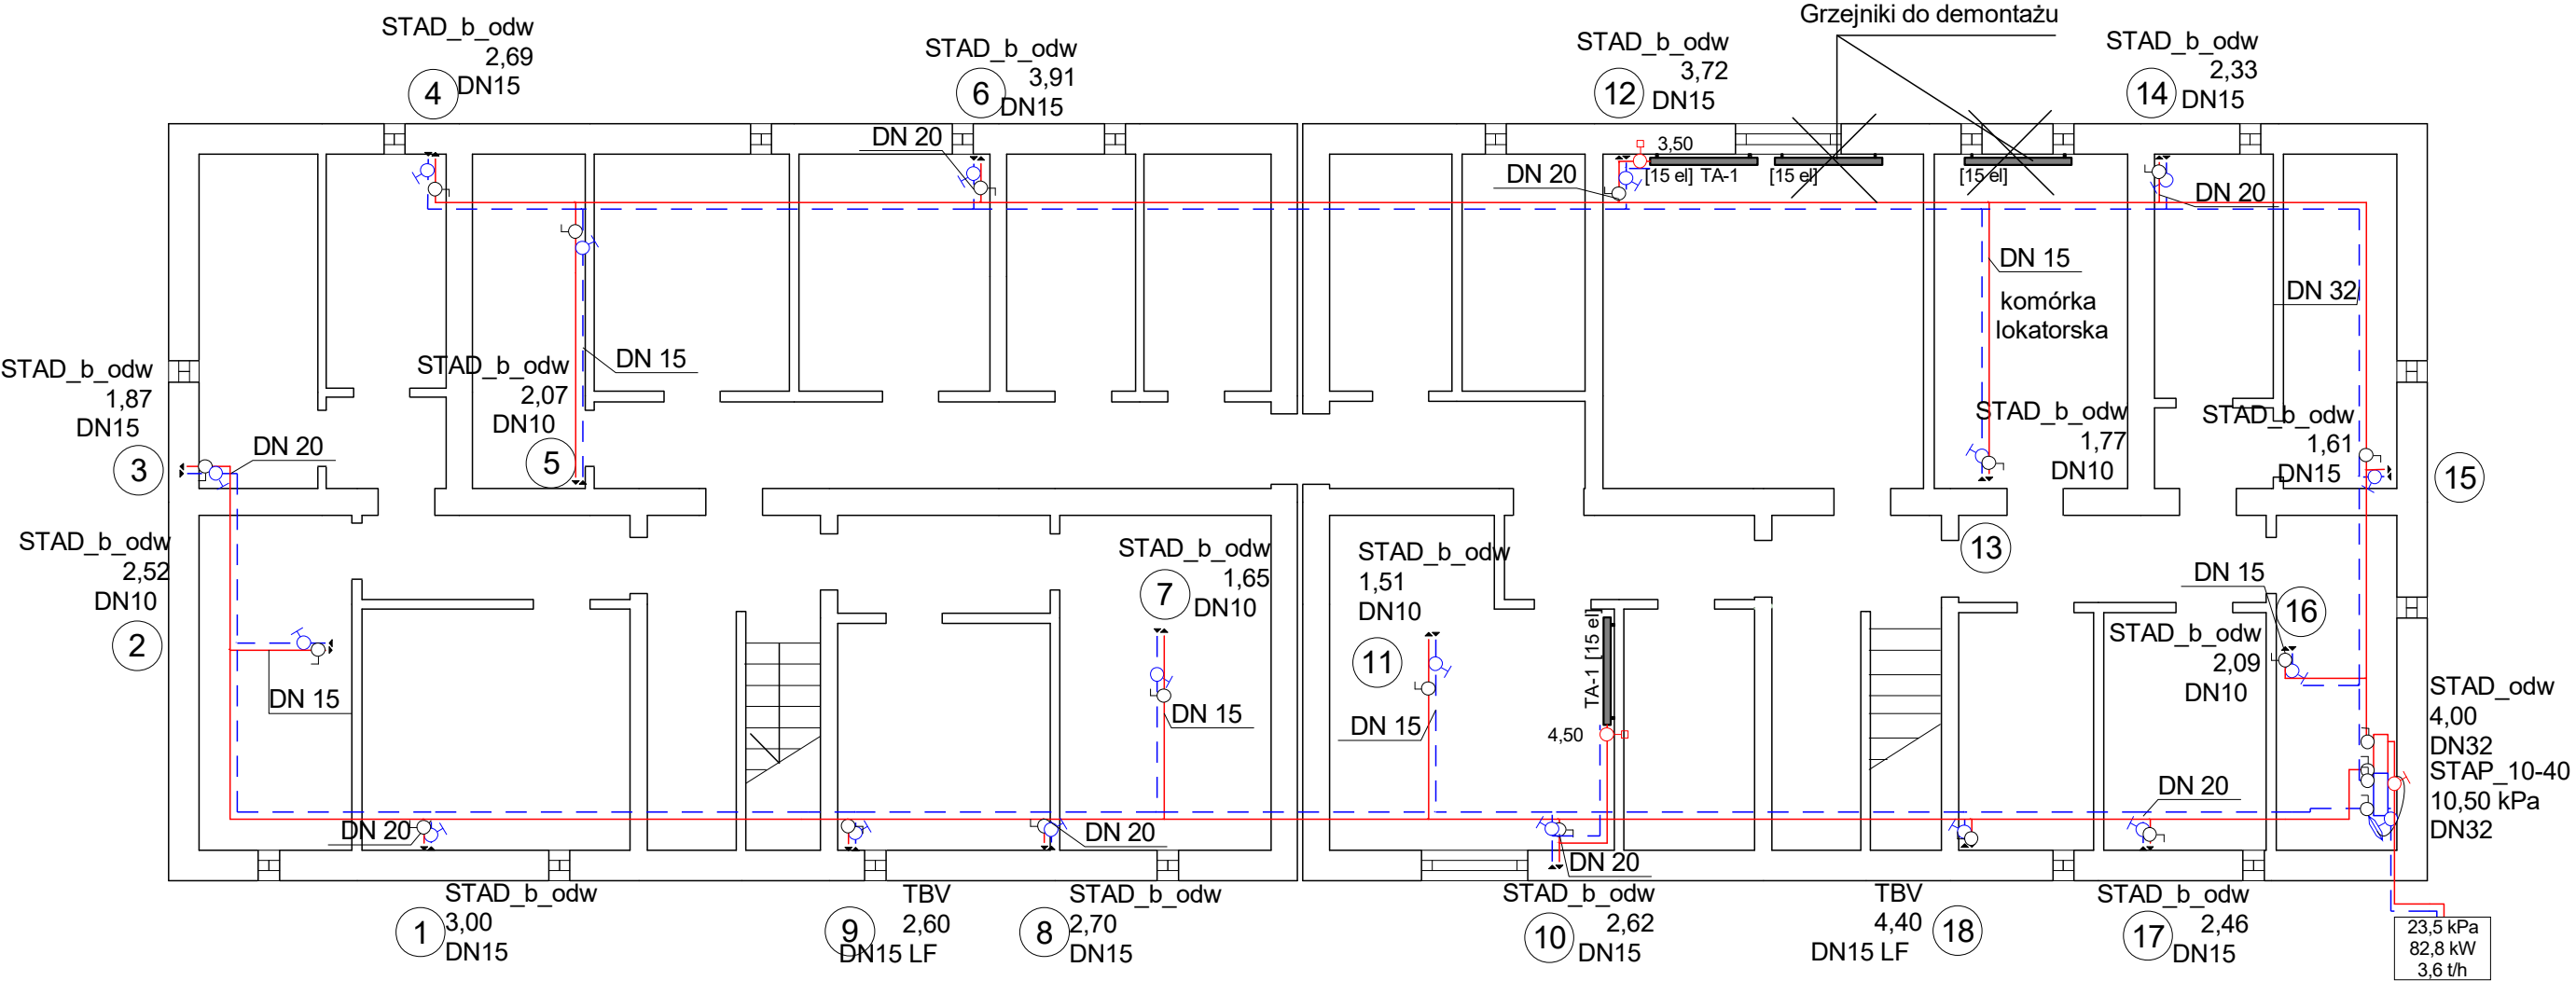


UWAGA
Grzejniki w suszarniach przyłączyć do pionów.
Zasilanie grzejników bezpośrednio z poziomów powoduje nadprzepływy.

INSTALSYSTEM Magdalena Żydzik		
ul. Śląska 16, 44-105 Gliwice, tel. 503-107-104		
Temat	Projekt remontu instalacji c.o. w budynku przy ul. Żeromskiego 6-8 w Jastrzębiu Zdroju	Faza PW
Tytuł rys.	Rzut piwnic	Data 10-2023
Inwestor	Wspólnota mieszkaniowa budynku przy ul. Żeromskiego 6-8 w Jastrzębiu Zdroju	Skala 1:100
Opracowała		Podpis Nr rys. 01
Projektowała	mgr inż. Magdalena Żydzik upr. bud. nr SLK/5351/POOS/14	Podpis

Żeromskiego 6

Żeromskiego 8

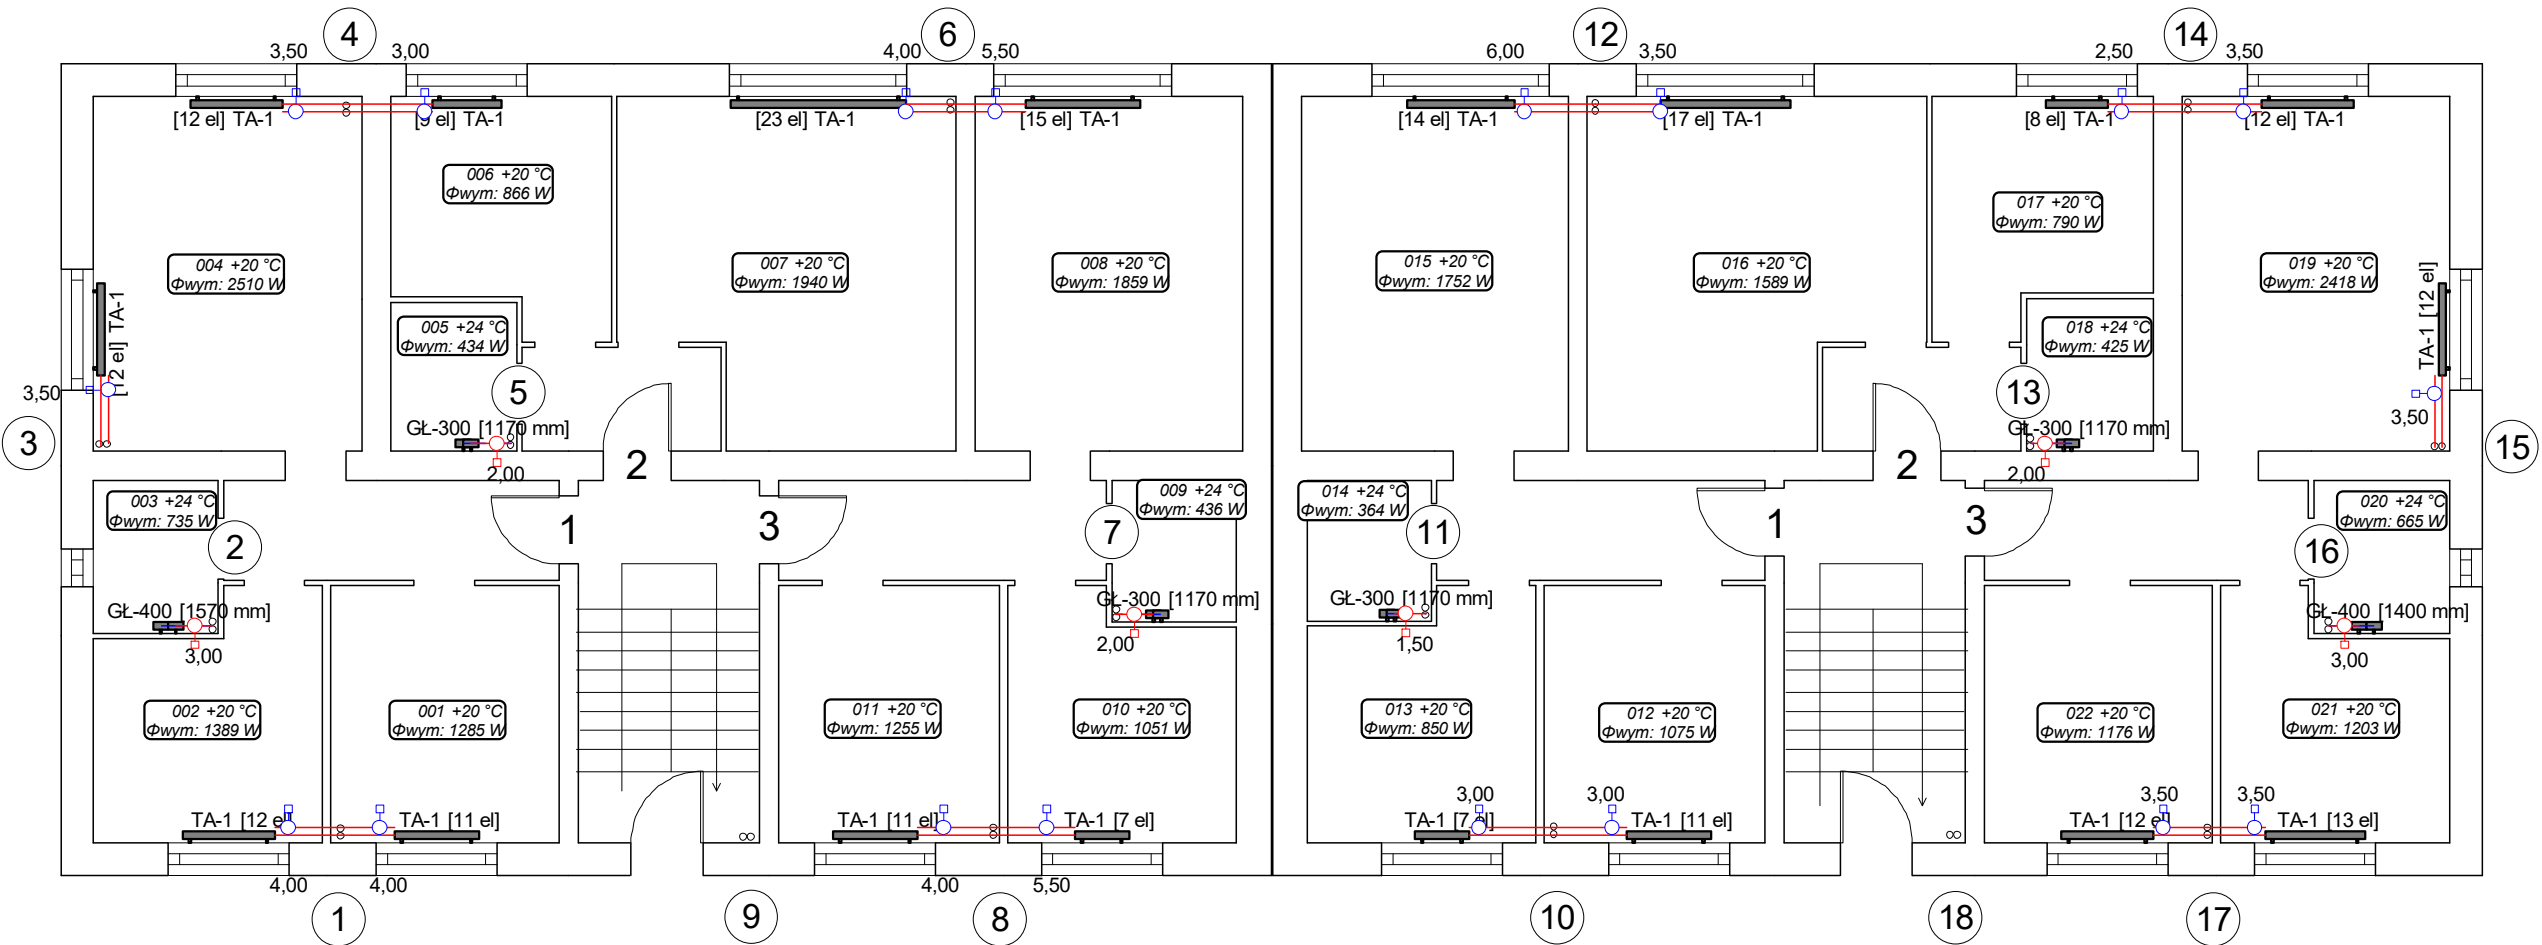

INSTALSYSTEM Magdalena Żydzik		
ul. Śląska 16, 44-105 Gliwice, tel. 503-107-104		
Temat	Projekt remontu instalacji c.o. w budynku przy ul. Żeromskiego 6-8 w Jastrzębiu Zdroju	Faza PW
Tytuł rys.	Rzut parteru	Data 10-2023
Inwestor	Wspólnota mieszkaniowa budynku przy ul. Żeromskiego 6-8 w Jastrzębiu Zdroju	Skala 1:100
Opracowała	Podpis	Nr rys. 02
Projektowała	Podpis	

mgr inż. Magdalena Żydzik
upr. bud. nr SLK/5351/POOS/14

Żeromskiego 6


Żeromskiego 8



INSTALSYSTEM Magdalena Żydzik		
ul. Śląska 16, 44-105 Gliwice, tel. 503-107-104		
Temat	Projekt remontu instalacji c.o. w budynku przy ul. Żeromskiego 6-8 w Jastrzębiu Zdroju	Faza PW
Tytuł rys.	Rzut I pietra	Data 10-2023
Inwestor	Wspólnota mieszkaniowa budynku przy ul. Żeromskiego 6-8 w Jastrzębiu Zdroju	Skala 1:100
Opracowała	Podpis	Nr rys. 03
Projektowała	Podpis	

Żeromskiego 6

Żeromskiego 8

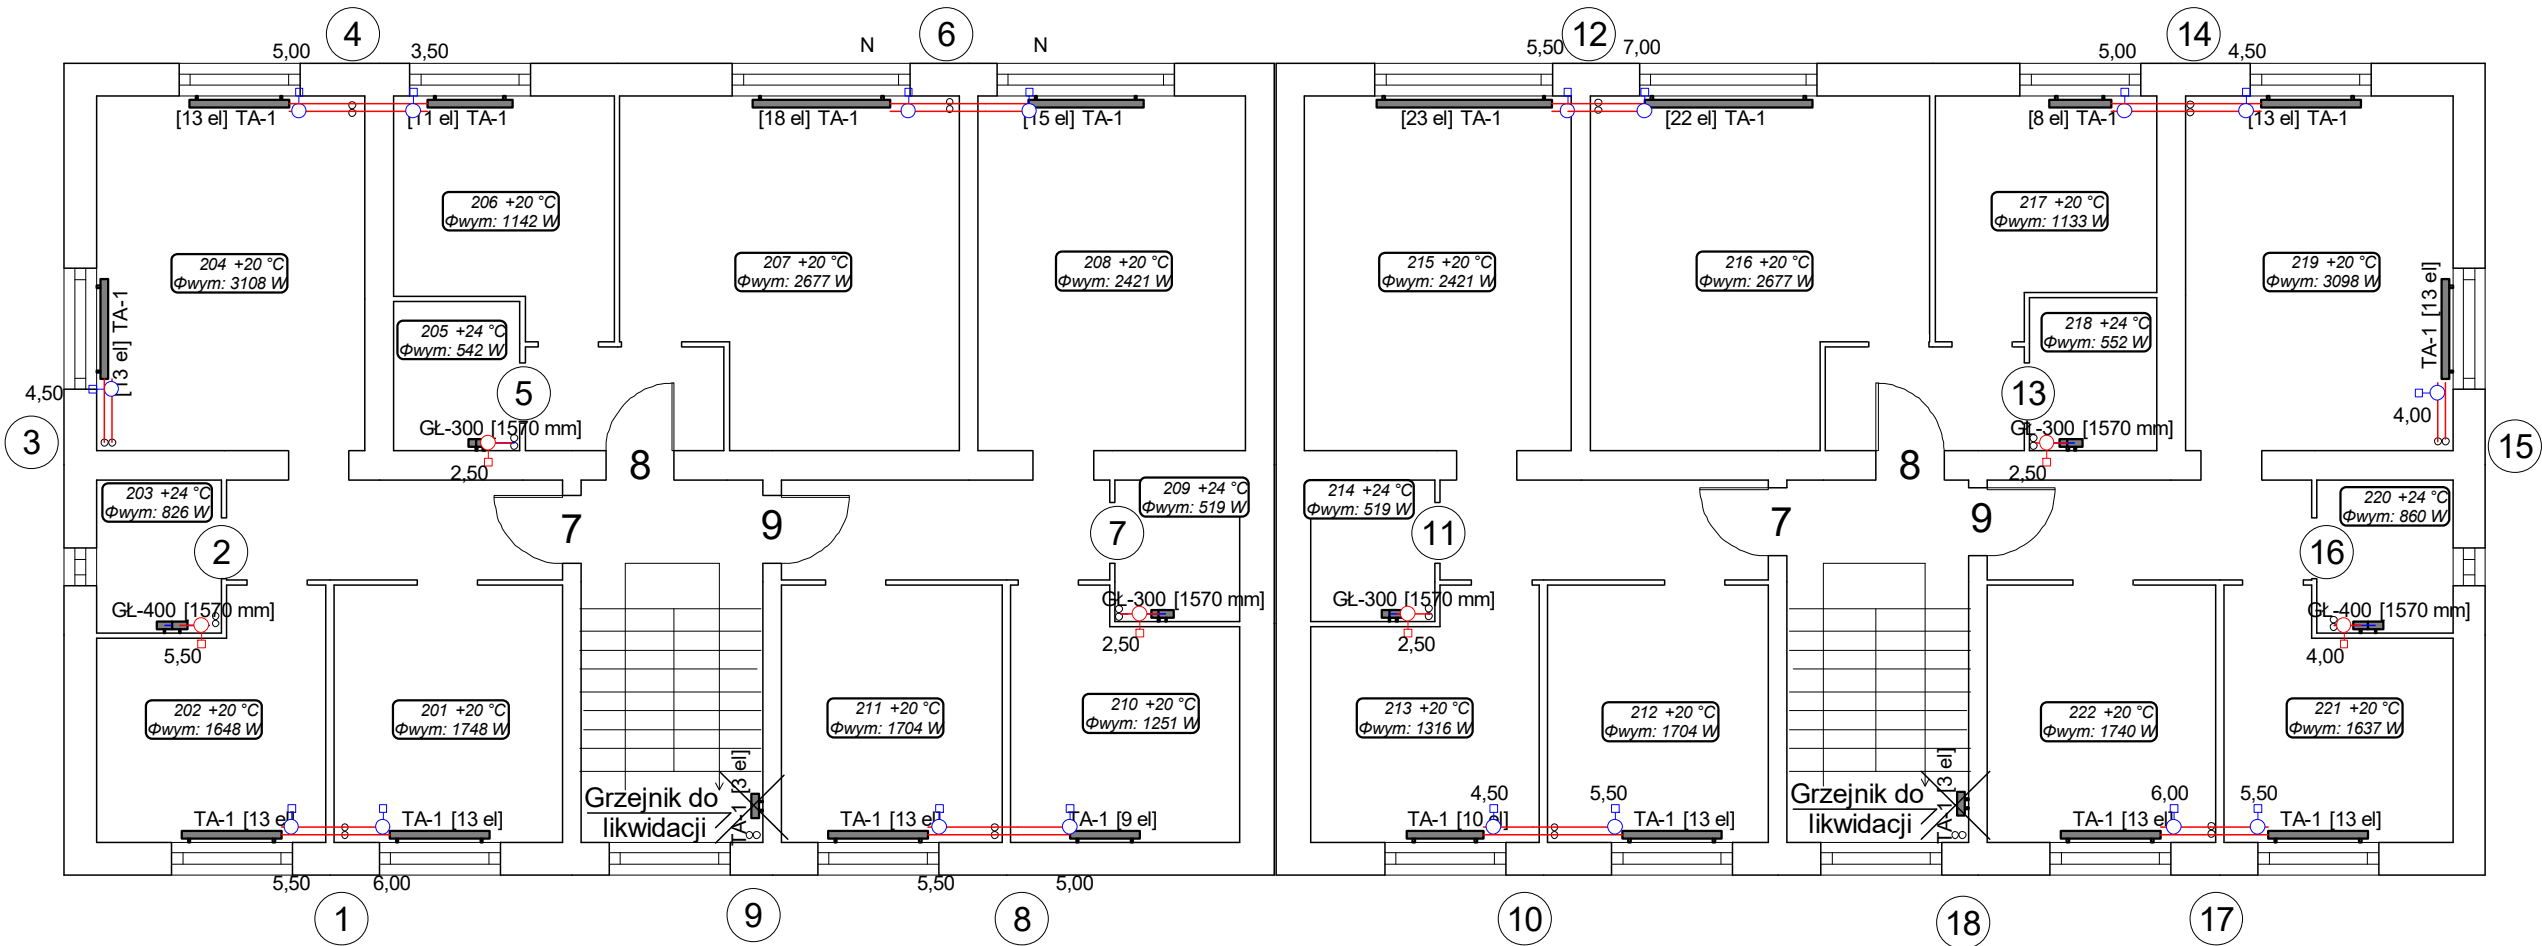

INSTALSYSTEM Magdalena Żydzik		
ul. Śląska 16, 44-105 Gliwice, tel. 503-107-104		
Temat	Projekt remontu instalacji c.o. w budynku przy ul. Żeromskiego 6-8 w Jastrzębiu Zdroju	Faza PW
Tytuł rys.	Rzut II pietra	Data 10-2023
Inwestor	Wspólnota mieszkaniowa budynku przy ul. Żeromskiego 6-8 w Jastrzębiu Zdroju	Skala 1:100
Opracowała		Nr rys. 04
Projektował	mgr inż. Magdalena Żydzik upr. bud. nr SLK/5351/POOS/14	Podpis