


Szarych Szeregów 19


Szarych Szeregów 21

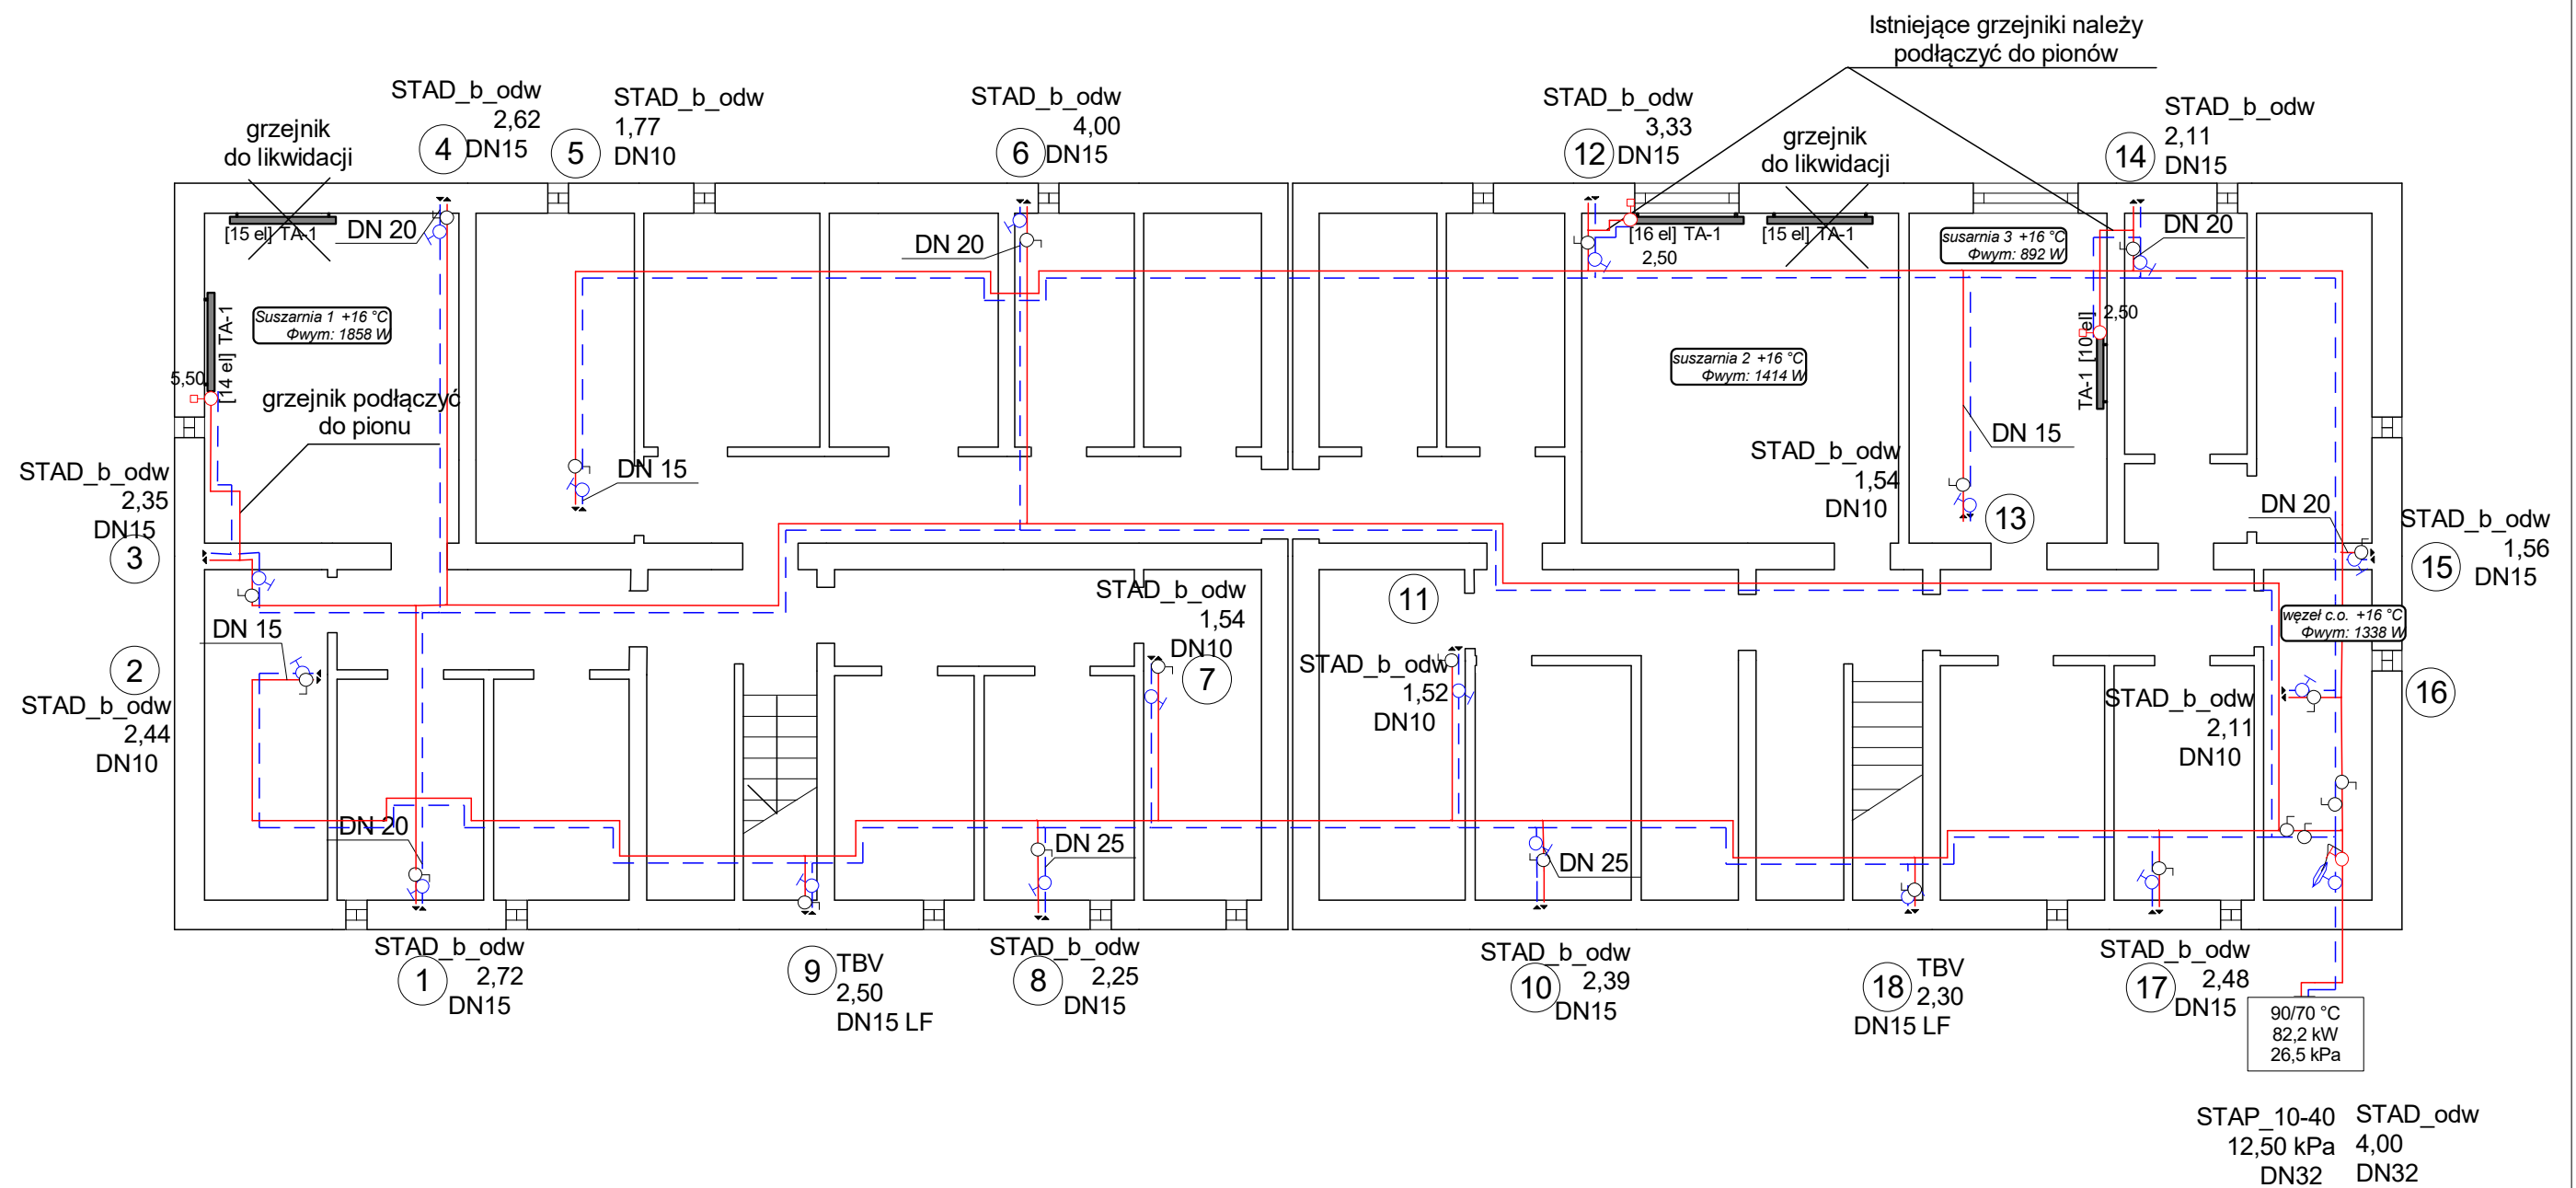

INSTALSYSTEM Magdalena Żydzik		
ul. Śląska 16, 44-105 Gliwice, tel. 503-107-104		
Temat	Projekt remontu instalacji c.o. w budynku przy ul. Szarych Szeregów 19-21 w Jastrzębiu Zdroju	Faza PW
Tytuł rys.	Rzut piwnic	Data 06-2023
Inwestor	Wspólnota mieszkaniowa budynku prz ul. Szarych Szeregów 19-21 w Jastrzębiu Zdroju	Skala 1:100
Opracowała	Alicja Domka	Nr rys. 01
Projektowała	mgr inż. Magdalena Żydzik upr. bud. nr SLK/5351/POOS/14	Podpis

Szarych Szeregów 19


Szarych Szeregów 21

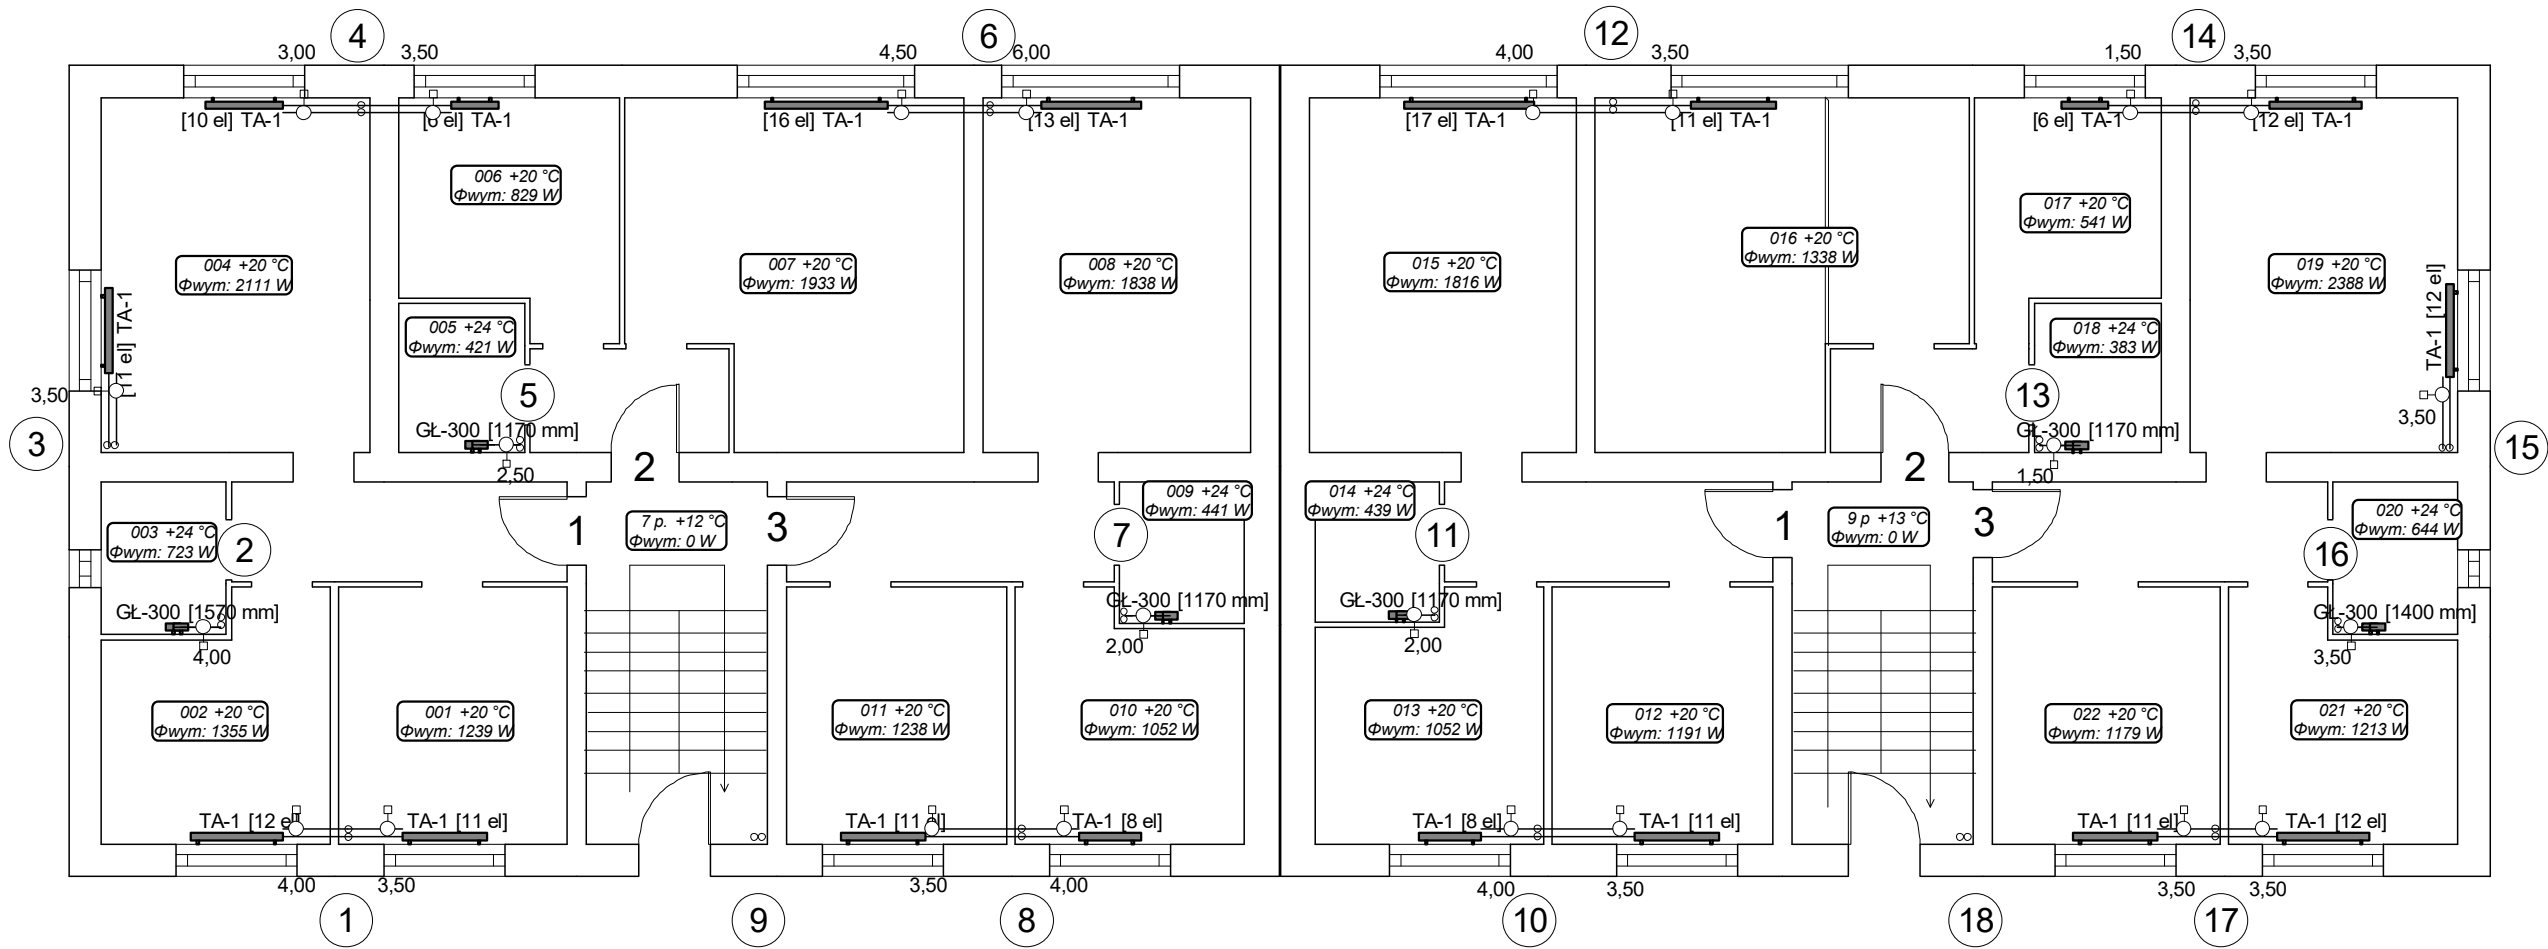

INSTALSYSTEM Magdalena Żydzik		
ul. Śląska 16, 44-105 Gliwice, tel. 503-107-104		
Temat	Projekt remontu instalacji c.o. w budynku przy ul. Szarych Szeregów 19-21 w Jastrzębiu Zdroju	Faza PW
Tytuł rys.	Rzut parteru	Data 06-2023
Inwestor	Wspólnota mieszkaniowa budynku prz ul. Szarych Szeregów 19-21 w Jastrzębiu Zdroju	Skala 1:100
Opracowała	Alicja Domka	Podpis
Projektowała	mgr inż. Magdalena Żydzik upr. bud. nr SLK/5351/POOS/14	Podpis
		Nr rys. 02

Szarych Szeregów 19


Szarych Szeregów 21

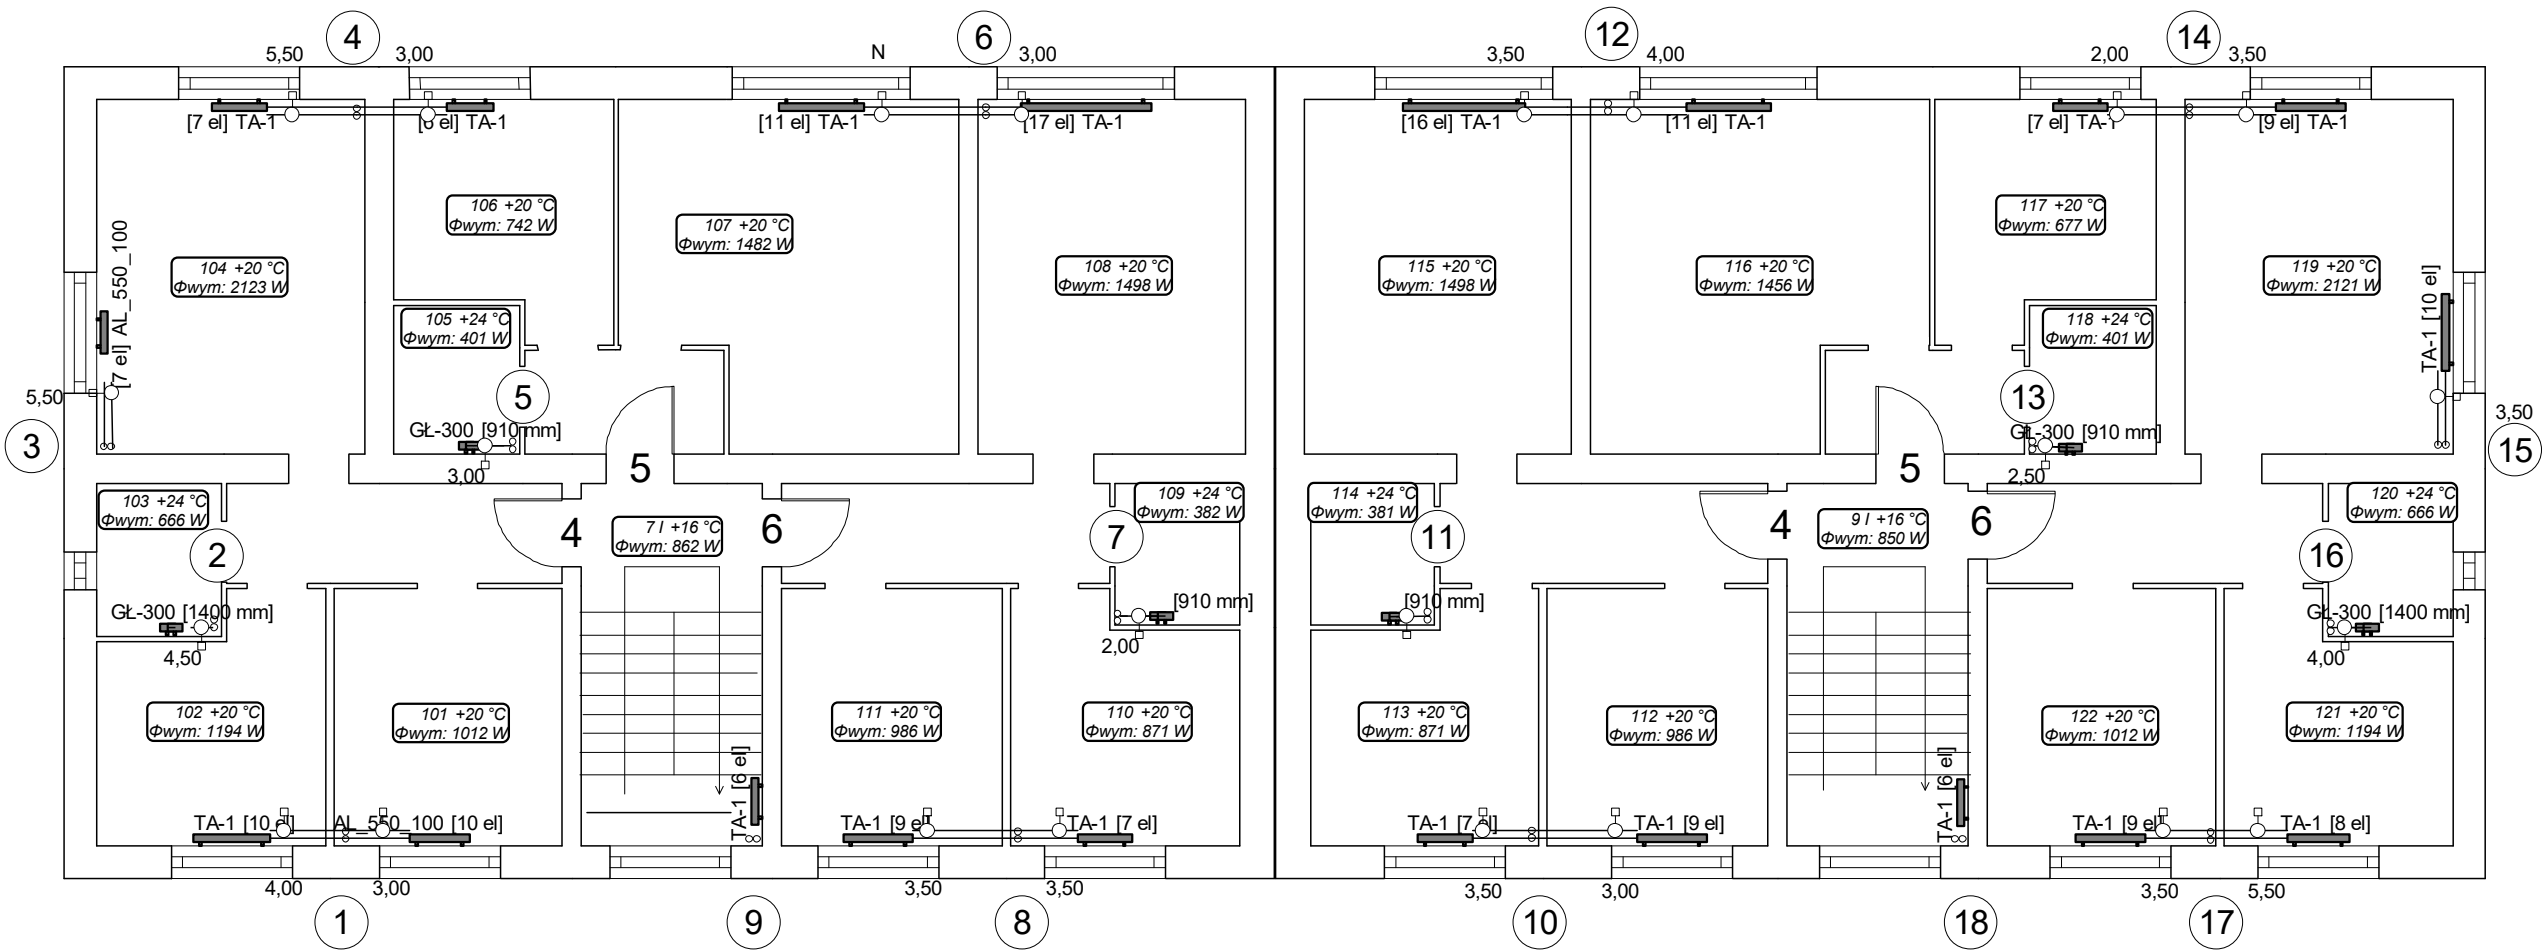

INSTALSYSTEM Magdalena Żydzik		
ul. Śląska 16, 44-105 Gliwice, tel. 503-107-104		
Temat	Projekt remontu instalacji c.o. w budynku przy ul. Szarych Szeregów 19-21 w Jastrzębiu Zdroju	Faza PW
Tytuł rys.	Rzut I pietra	Data 06-2023
Inwestor	Wspólnota mieszkaniowa budynku prz ul. Szarych Szeregów 19-21 w Jastrzębiu Zdroju	Skala 1:100
Opracowała	Alicja Domka	Podpis
Projektowała	mgr inż. Magdalena Żydzik upr. bud. nr SLK/5351/POOS/14	Podpis
		Nr rys. 03

Szarych Szeregów 19

Szarych Szeregów 21

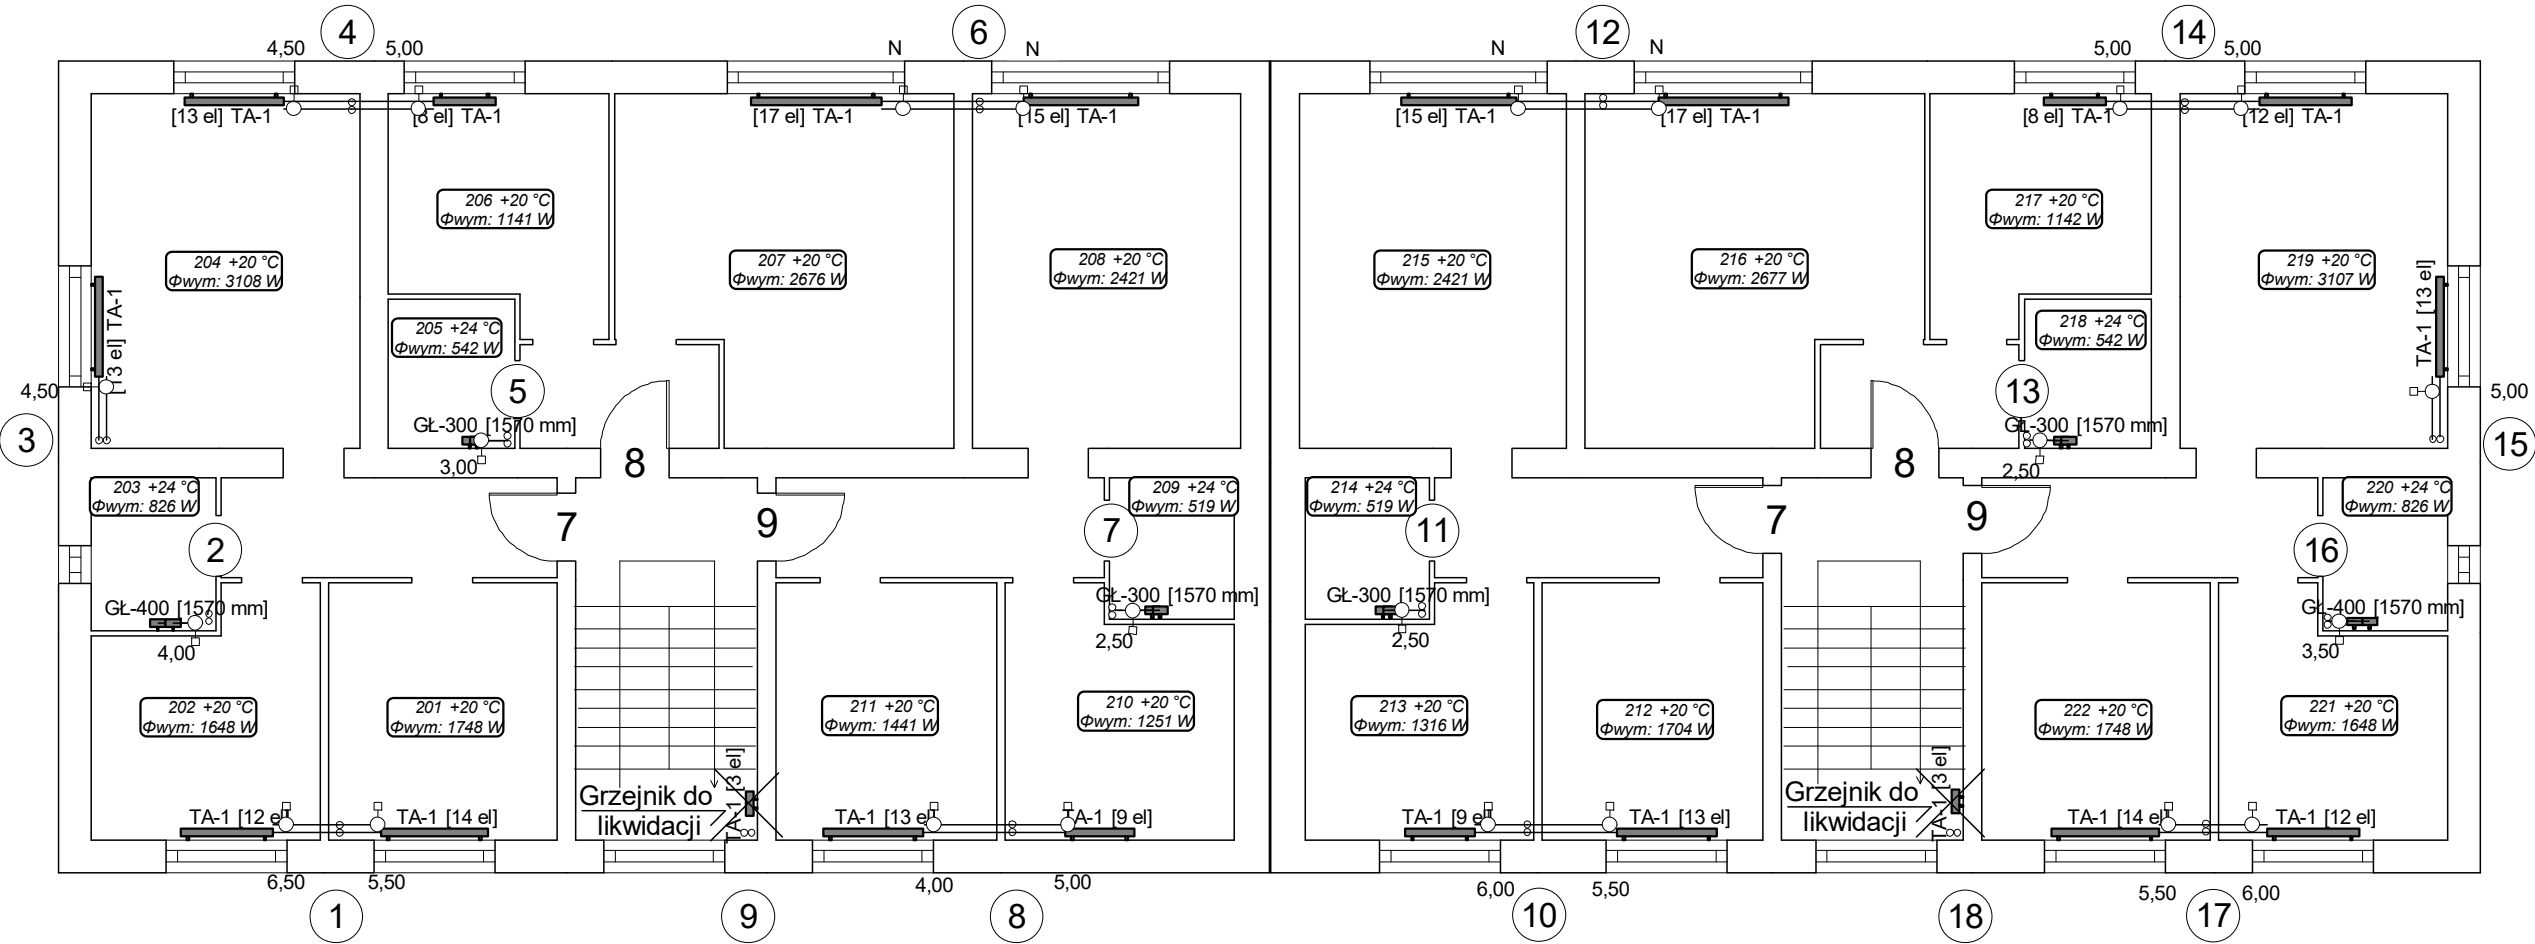


INSTALSYSTEM Magdalena Żydzik		
ul. Śląska 16, 44-105 Gliwice, tel. 503-107-104		
Temat	Projekt remontu instalacji c.o. w budynku przy ul. Szarych Szeregów 19-21 w Jastrzębiu Zdroju	Faza PW
Tytuł rys.	Rzut II piętra	Data 06-2023
Inwestor	Wspólnota mieszkaniowa budynku prz ul. Szarych Szeregów 19-21 w Jastrzębiu Zdroju	Skala 1:100
Opracowała	Alicja Domka	Podpis
Projektowała	mgr inż. Magdalena Żydzik upr. bud. nr SLK/5351/POOS/14	Podpis
		Nr rys. 04

Instal-therm HCR V4.A0. Projekt: 'Szarych Szeregów 19-21' isb', ark.robooczny: 'Szarych Szeregów 19-21.isb', skala: 1 : 100, strona: 1-1 (1)

Szarych Szeregów 19

Szarych Szeregów 21

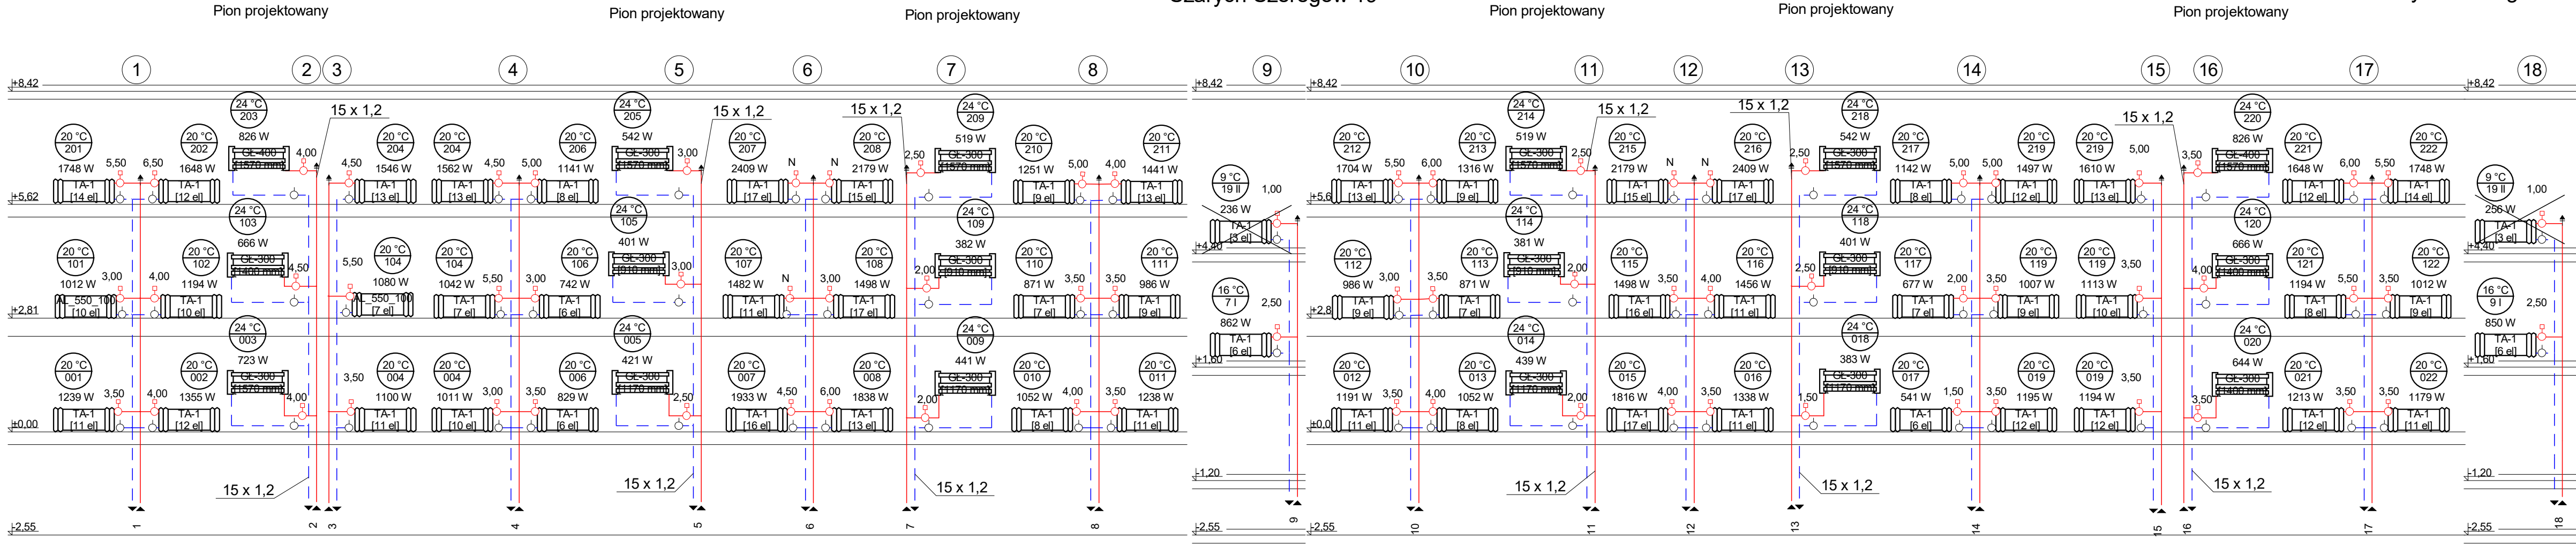

INSTALSYSTEM Magdalena Żydzik ul. Ślaska 16, 44-105 Gliwice, tel. 503-107-104		
Temat	Projekt remontu instalacji c.o. w budynku przy ul. Szarych Szeregów 19-21 w Jastrzębiu Zdroju	Faza PW
Tytuł rys.	Piony centralnego ogrzewania	Data 06-2023
Investor	Wspólnota mieszkaniowa budynku prz ul. Szarych Szeregów 19-21 w Jastrzębiu Zdroju	Skala 1:100
Opracowała	Alicja Domka	Podpis
Projektowała	mgr inż. Magdalena Żydzik upr. bud. nr SLK/5351/POOS/14	Podpis 05