


Broniewskiego 6

Broniewskiego 4

Broniewskiego 2

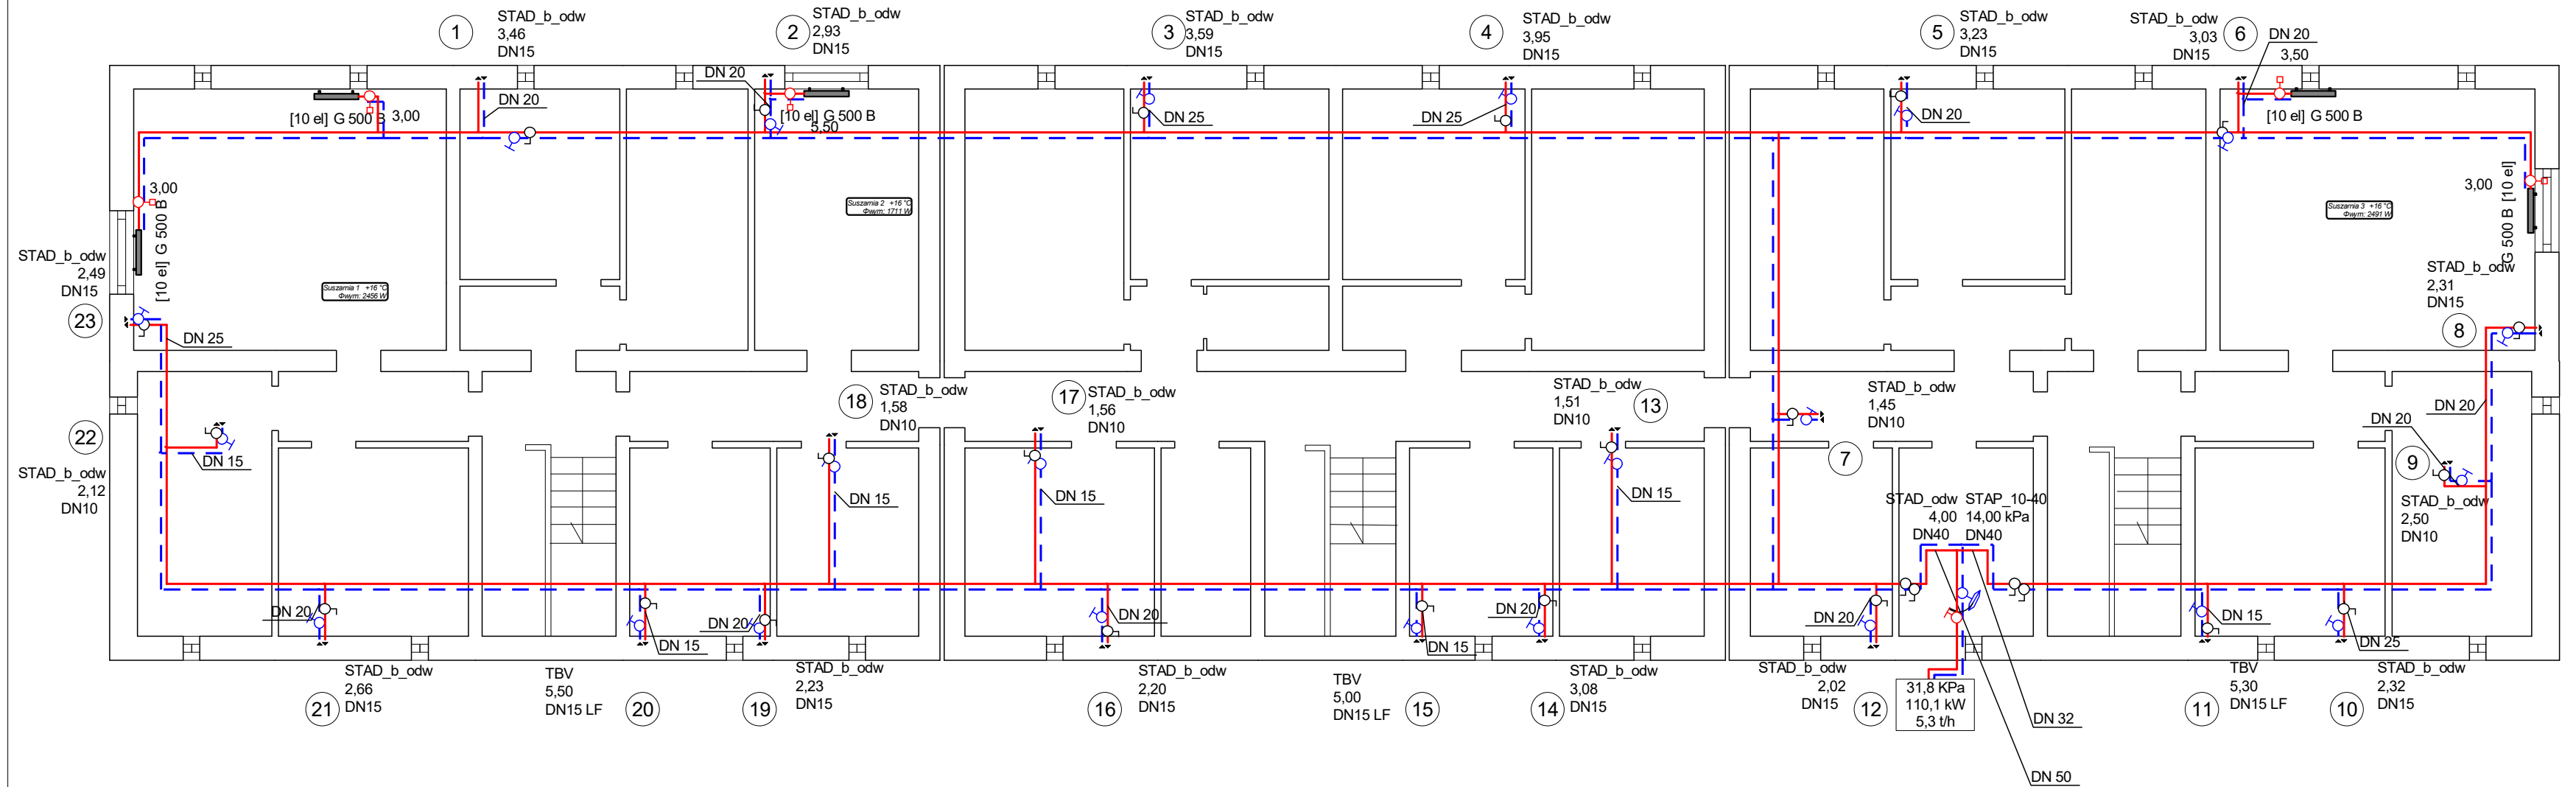


INSTALSYSTEM Magdalena Żydzik ul. Śląska 16, 44-105 Gliwice, tel. 503-107-104			
Temat	AKTUALIZACJA - PW modernizacji instalacji c.o. (2017r.) w budynku przy ul. Broniewskiego 2-6 w Jastrzębiu Zdroju.		Faza PW
Tytuł rys.	Rzut piwnic		Data 12-2023
Investor	Wspólnota mieszkaniowa budynku przy ul. Broniewskiego 2-6 w Jastrzębiu Zdroju		Skala 1:100
Opracowała		Podpis	Nr rys. 01
Projektowała	mgr inż. Magdalena Żydzik upr. bud. nr SLK/5351/POOS/14	Podpis	

Instal-therm HCR V4.A0. Projekt: 'Broniewskiego 2-4-6.isb', ark.roboczy: 'parter', skala: 1 : 100, strona: 1:1 (1)

Broniewskiego 6

Broniewskiego 4

Broniewskiego 2

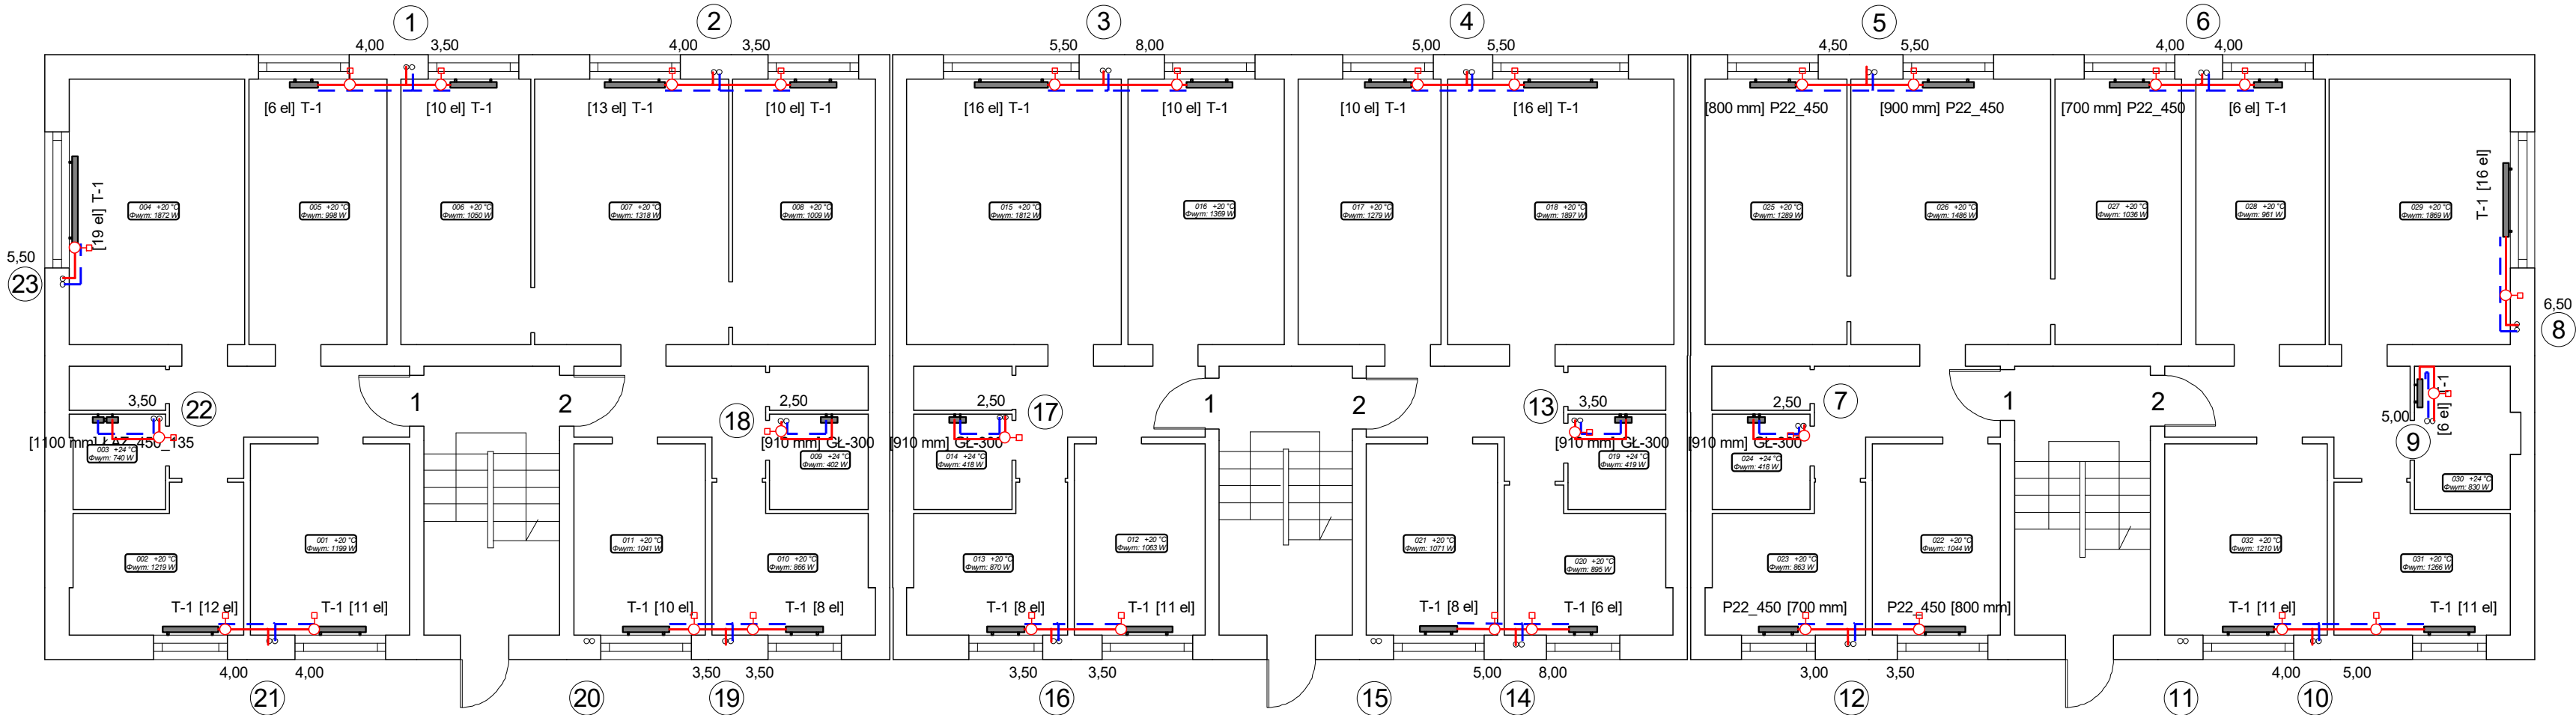


INSTALSYSTEM Magdalena Żydzik			
ul. Śląska 16, 44-105 Gliwice, tel. 503-107-104			
Temat	AKTUALIZACJA - PW modernizacji instalacji c.o. (2017r.) w budynku przy ul. Broniewskiego 2-6 w Jastrzębiu Zdroju.	Faza	PW
Tytuł rys.		Data	12-2023
Investor	Wspólnota mieszkaniowa budynku przy ul. Broniewskiego 2-6 w Jastrzębiu Zdroju	Skala	1:100
Opracowała		Nr rys.	02
Projektowała	mgr inż. Magdalena Żydzik upr. bud. nr SLK/5351/POOS/14	Podpis	

Broniewskiego 6

Broniewskiego 4

Broniewskiego 2

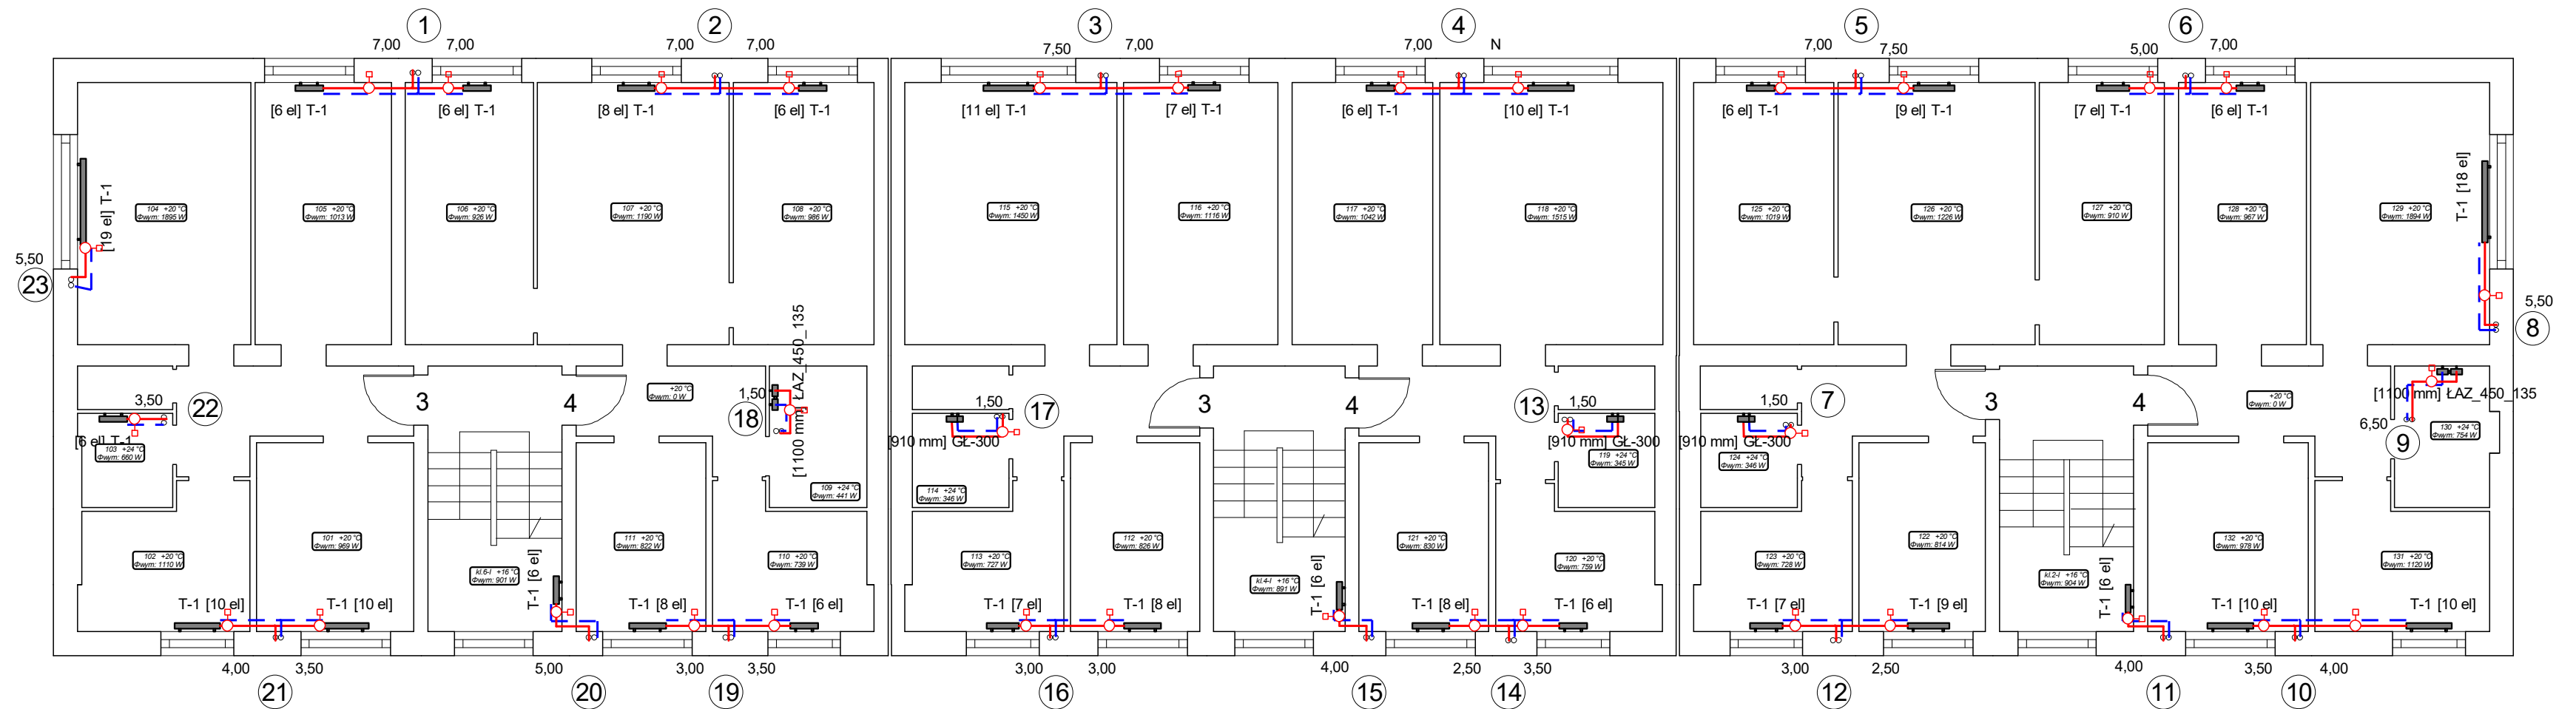


INSTALSYSTEM Magdalena Żydzik ul. Śląska 16, 44-105 Gliwice, tel. 503-107-104		
Temat AKTUALIZACJA - PW modernizacji instalacji c.o. (2017r.) w budynku przy ul. Broniewskiego 2-6 w Jastrzębiu Zdroju.	Faza PW	
Tytuł rys. Rzut I piętra	Data 12-2023	
Inwestor Wspólnota mieszkaniowa budynku przy ul. Broniewskiego 2-6 w Jastrzębiu Zdroju	Skala 1:100	
Opracowała	Podpis	Nr rys. 03
Projektowała mgr inż. Magdalena Żydzik upr. bud. nr SLK/5351/POOS/14	Podpis	

Instal-therm HCR V4.A0. Projekt: 'Broniewskiego 2-4-6.isb', ark.robcocz: 'II', skala: 1 : 100, strona: 1:1 (1)


Broniewskiego 6

Broniewskiego 4

Broniewskiego 2

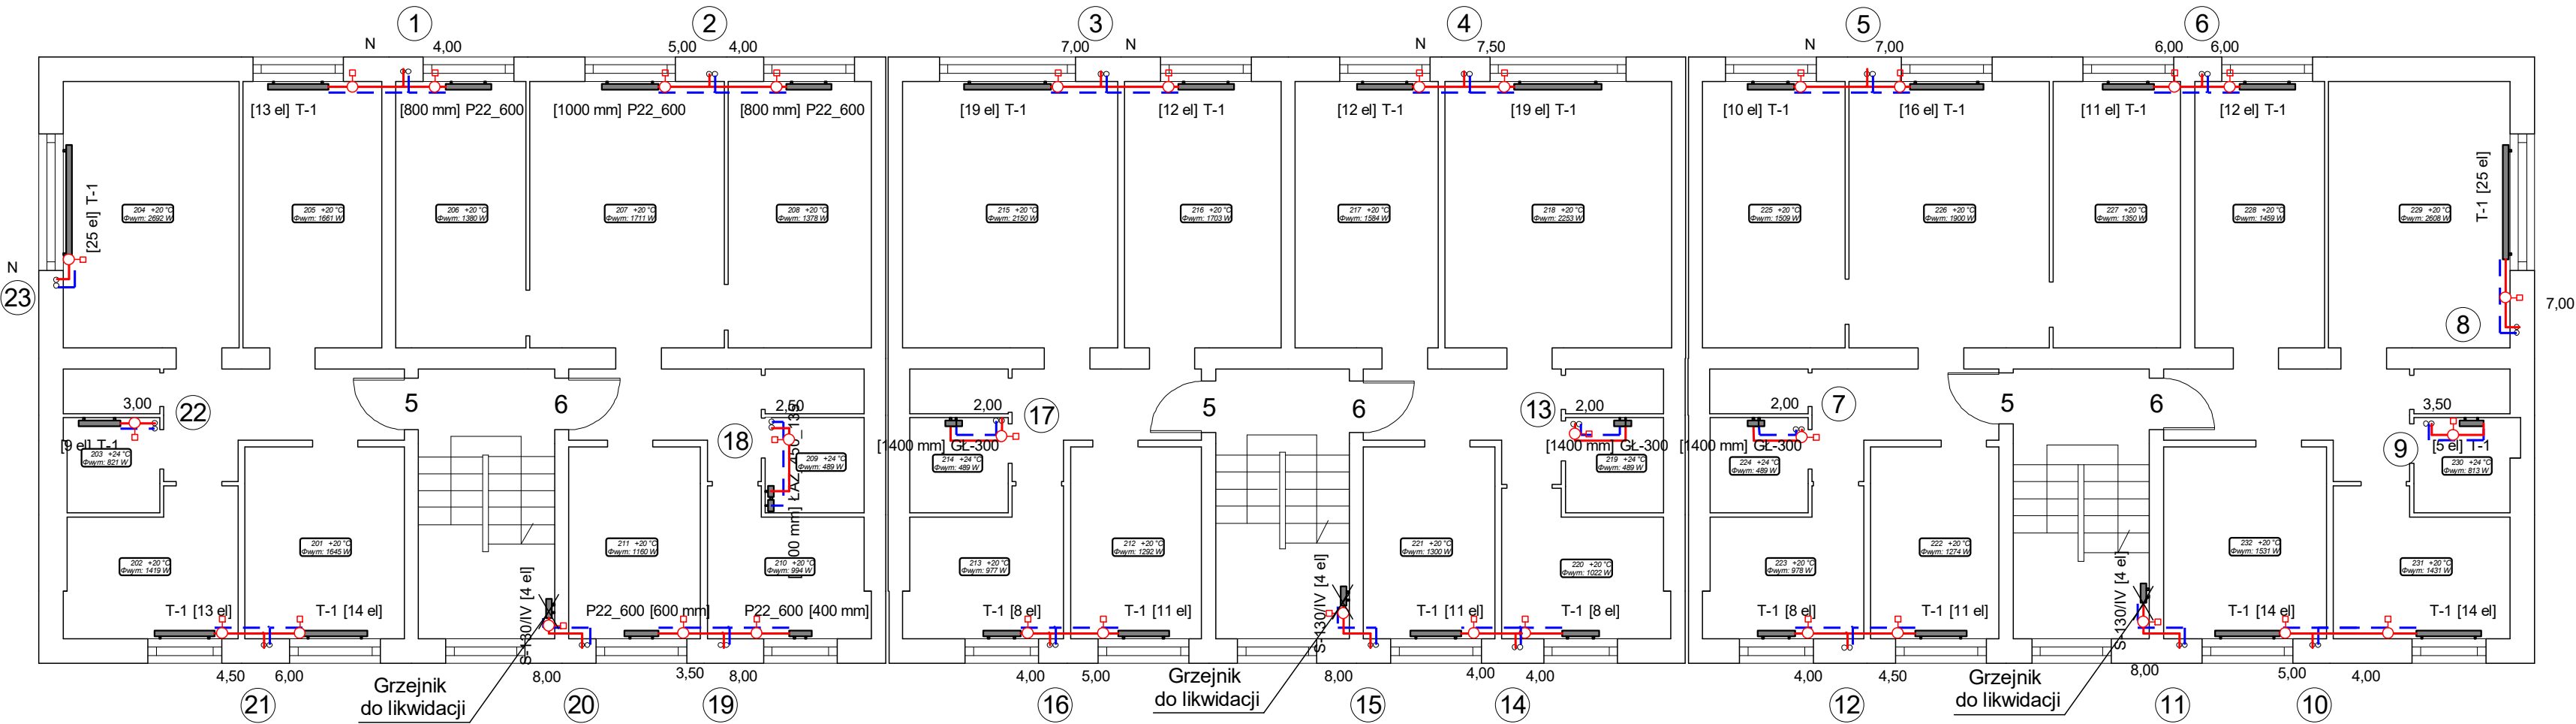

INSTALSYSTEM Magdalena Żydzik ul. Śląska 16, 44-105 Gliwice, tel. 503-107-104		
Temat AKTUALIZACJA - PW modernizacji instalacji c.o. (2017r.) w budynku przy ul. Broniewskiego 2-6 w Jastrzębiu Zdroju.	Faza PW	
Tytuł rys. Rzut II piętra	Data 12-2023	
Inwestor Wspólnota mieszkaniowa budynku przy ul. Broniewskiego 2-6 w Jastrzębiu Zdroju	Skala 1:100	
Opracowała	Podpis	Nr rys. 04
Projektowała mgr inż. Magdalena Żydzik upr. bud. nr SLK/5351/POOS/14	Podpis	

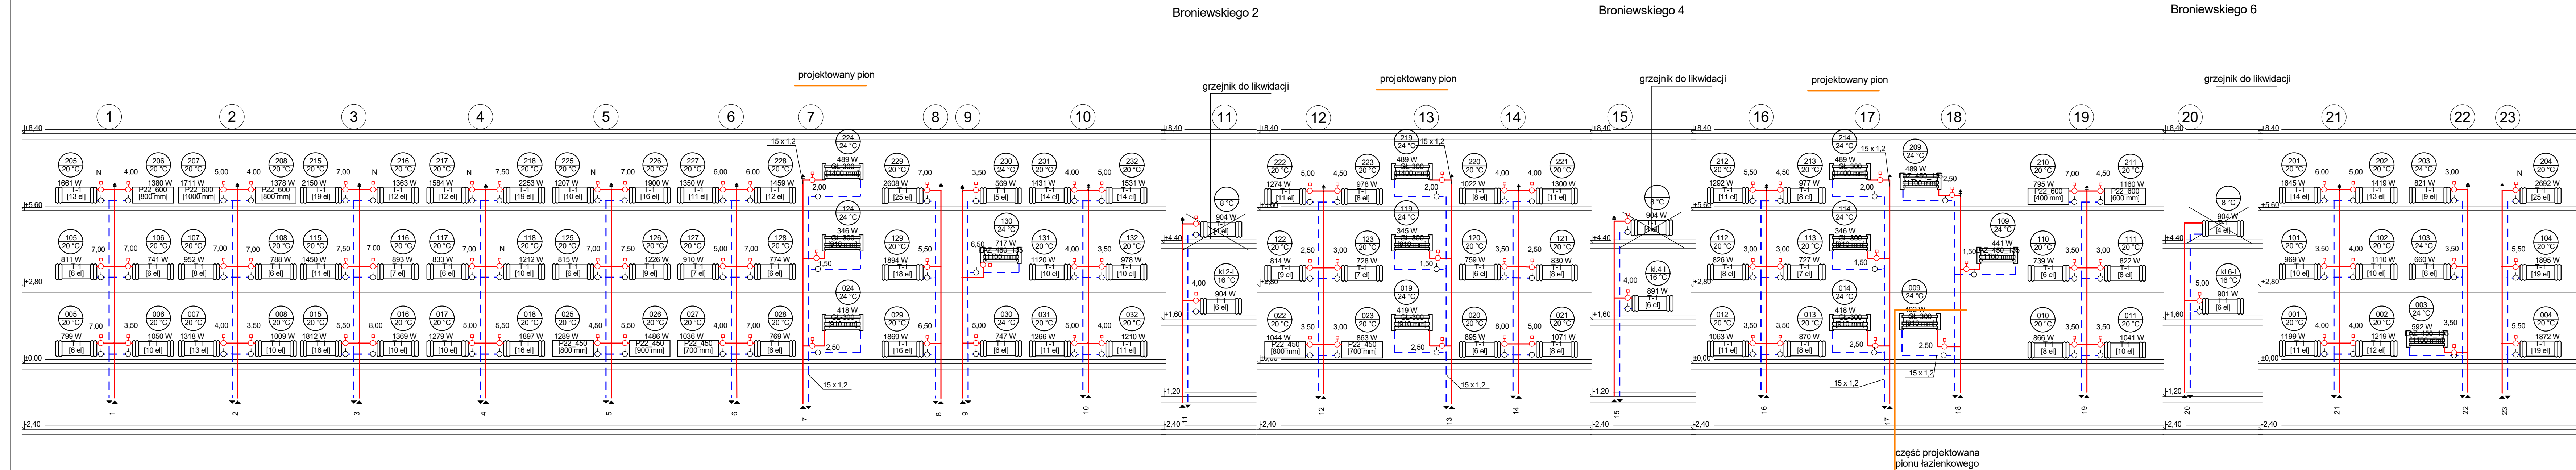

INSTALSYSTEM Magdalena Żydzik ul. Śląska 16, 44-105 Gliwice, tel. 503-107-104		
Temat	AKTUALIZACJA - PW modernizacji instalacji c.o. (2017r.) w budynku przy ul. Broniewskiego 2-6 w Jastrzębiu Zdroju.	Faza
Tytuł rys.	Piony centralnego ogrzewania	PW
Inwestor	Wspólnota mieszkaniowa budynku przy ul. Broniewskiego 2-6 w Jastrzębiu Zdroju	12-2023 Skala 1:100
Opracowała	Podpis	Nr rys.
Projektowała	Podpis	05
mgr inż. Magdalena Żydzik upr. bud. nr SLK/5351/POOS/14		